


Znak: Gk.6642...6675.....2024.MB

Kopia mapy zasadniczej
Skala 1:500 s.m.6.120.30.07.2.1

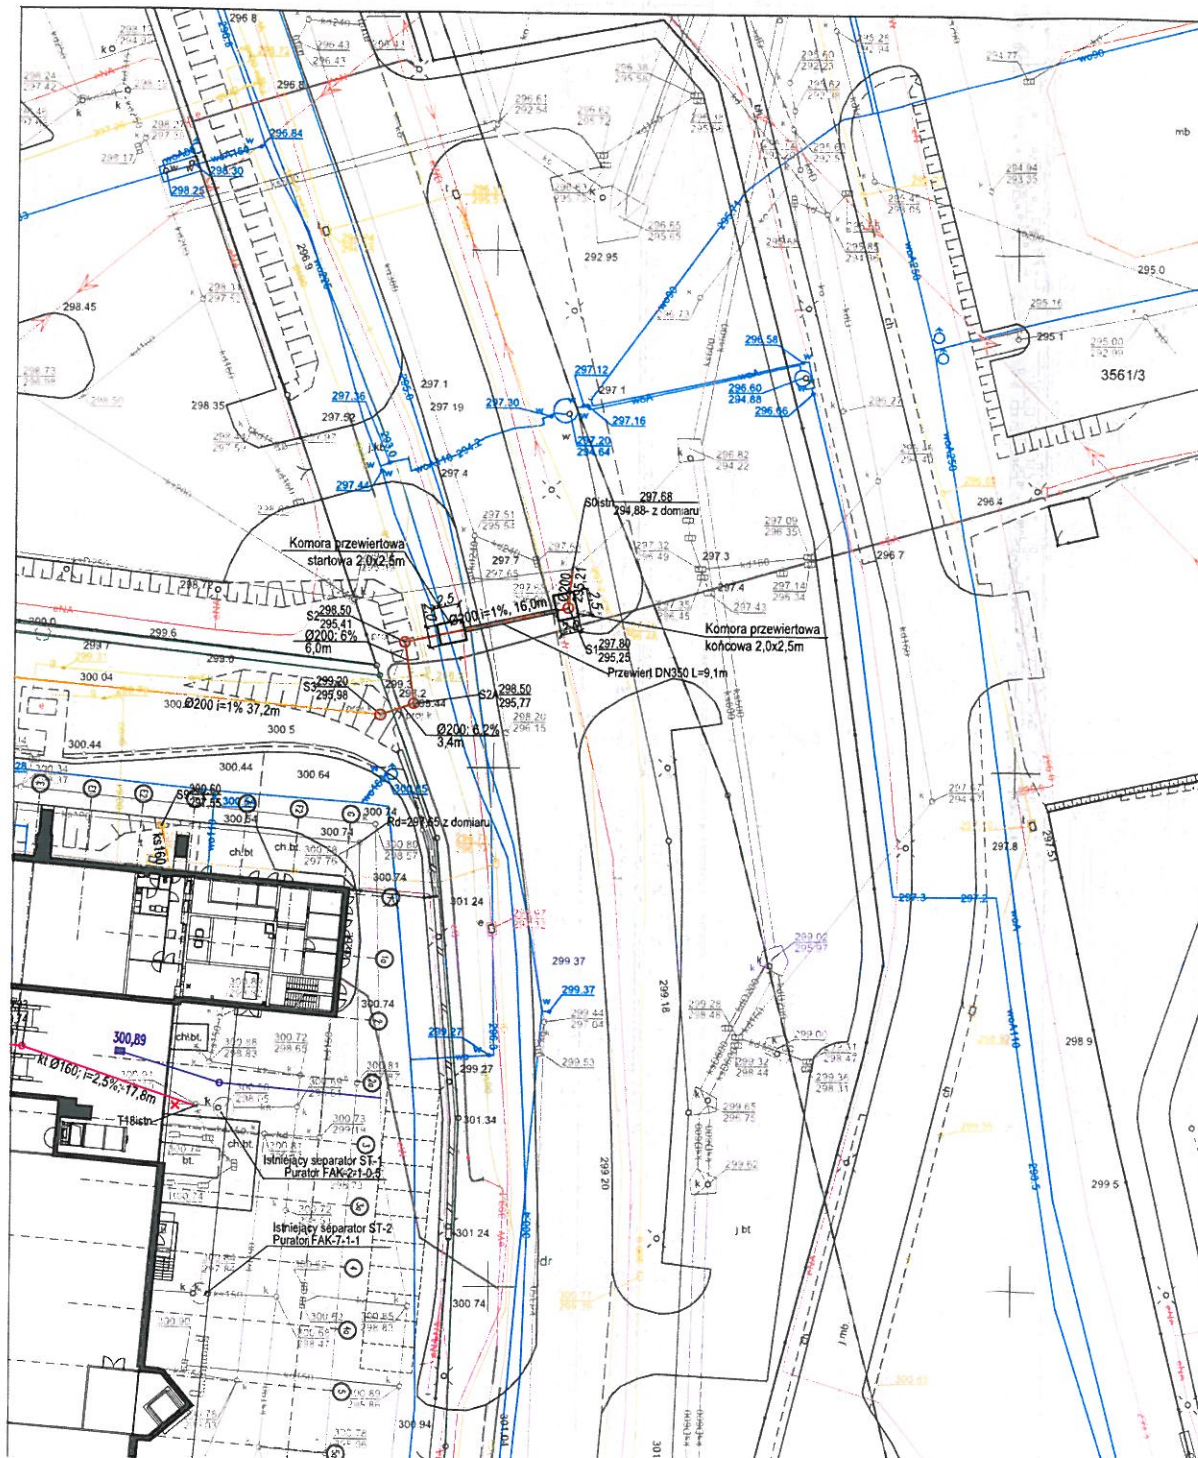

	PROJEKTOWANE PRZYŁĄCZE KANALIZACJI SANITARNEJ Ø200 PCV-U LITE SN8 oraz Ø200 PE100 PN10 NA ODCINKU S1-S2
	ZEWNIĘTRZNA INSTALACJA KANALIZACJI SANITARNEJ Ø160-200 PCV-U LITE SN8 - WG PROJEKTU PRZEBUDOWY BUDYNKU
	ZEWNIĘTRZNA INSTALACJA KANALIZACJI DESZCZOWEJ - WG PROJEKTU PRZEBUDOWY BUDYNKU
	ZEWNIĘTRZNA INSTALACJA KANALIZACJI TECHNOLOGICZNEJ "TLUSTEJ" - WG PROJEKTU PRZEBUDOWY BUDYNKU
	ISTNIEJĄCE SIECI WODOCIĄGOWE
	ISTNIEJĄCE SIECI KANALIZACJI SANITARNEJ, DESZCZOWEJ
	ISTNIEJĄCE SIECI GAZU
	ISTNIEJĄCE SIECI ENERGETYCZNE
	ISTNIEJĄCE SIECI TELETECHNICZNE
✗	UZBROJENIE PRZEZNACZONE DO TRWAŁEGO WYŁĄCZENIA Z UŻYTKOWANIA I LIKWIDACJI W MIEJSCACH KOLIZJI I POD ZABUDOWĄ GRANICE DZIAŁEK
✗	

Załącznik do pisma
TIT/ML/01548/2024
Znak.....
z dnia 25.09.2024r.

dr. hab. s. nauk med. Wiesława Kiczmer

KOPIOWANIE BEZ PISEMNEJ ZGODY AUTORA ZABRONIONE PRAWA AUTORSKIE ZASTRZEŻONE

ALFA
PRACOWNIA

IMIE I NAZWISKO PROJEKTANTA	PODPIS
PROJEKTANT: mgr inż. Agnieszka Szczepaniuk uprawnienia budowlane do projektowania bez ograniczeń w specjalności instalacyjnej w zakresie sieci, instalacji i urządzeń cieplnych, wentylacyjnych, gazowych, wodociągowych i kanalizacyjnych nr 65/DŚ/04	
SPRAWDZAJĄCY: mgr inż. Sylwia Domagała uprawnienia budowlane do projektowania bez ograniczeń w specjalności instalacyjnej w zakresie sieci, instalacji i urządzeń cieplnych, wentylacyjnych, gazowych, wodociągowych i kanalizacyjnych nr DŚ-0132/PBS/16	

ID PROJEKTU	STADIUM	DATA	SKALA	NR RYS
V-23	PZT	04.03.24	1:500	01/PZT
NAZWA PŁIKU				ID REWIZJI
V-23 PW PROJEKT PRZYŁĄCZA KS v3-01 PZT				-