


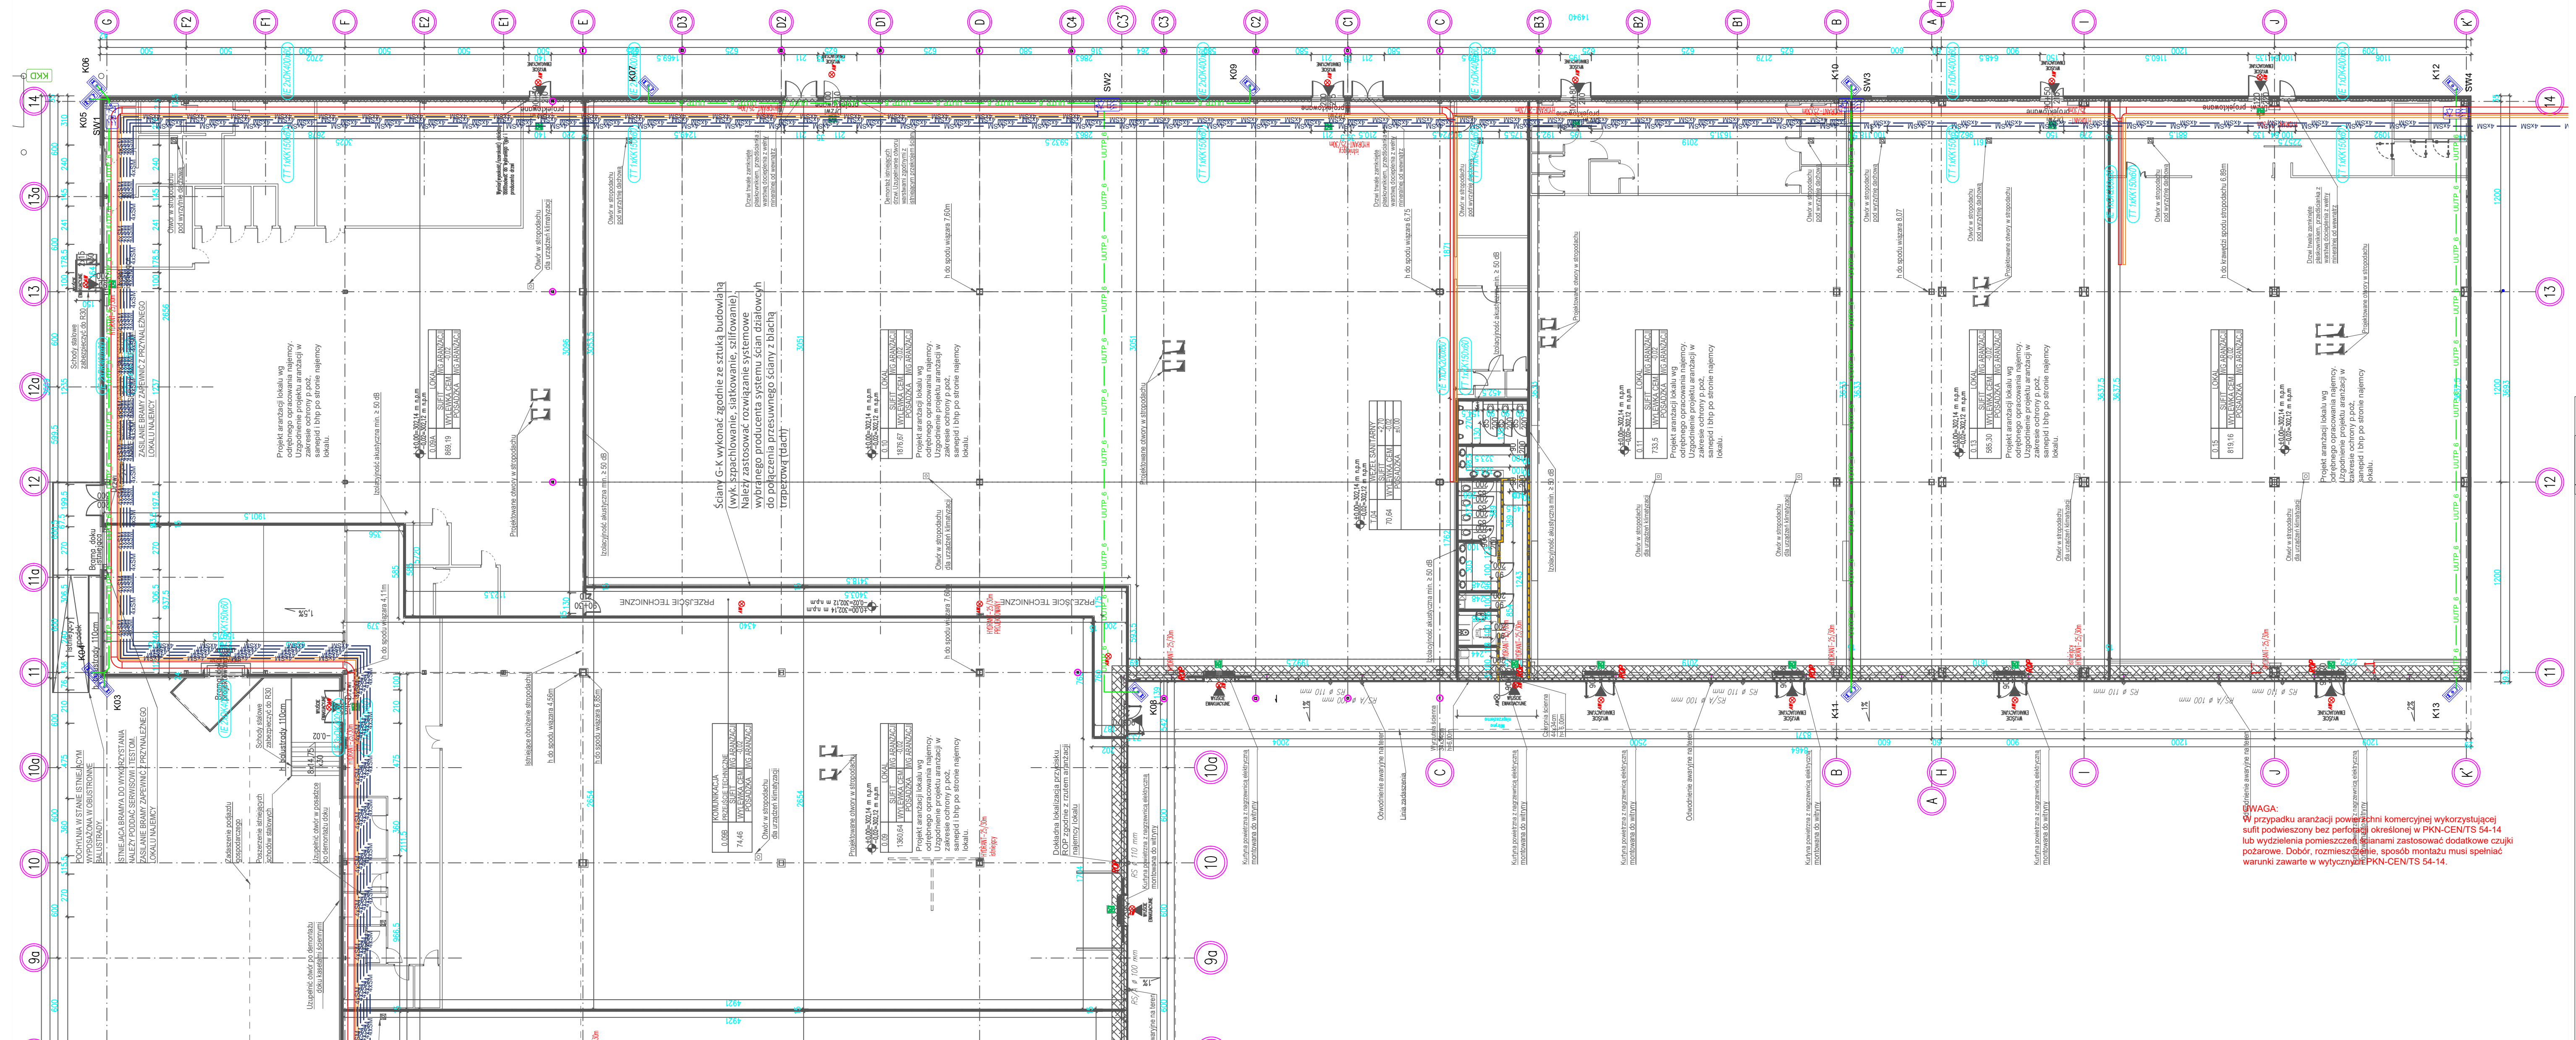

Legenda - telewizja przemysłowa (CCTV):	
	Kamera zewnętrzna w obudowie kompaktowej
	Przełącznik sieciowy z mediakonwerterem
	Monitor systemu CCTV
	Zasilacz UPS
	Zasilacz UPS moduł baterijny
Legenda - okablowanie strukturalne (OS):	
Zalecane rozczyszczenie kodu "EIA/TIA 568 B"	
	Panel krosowy 12 x duplex SC
	Panel krosowy 24 x RJ45 kat. 6
	Panel organizer ze sztywną U
	Panel odsonowy 1U
	Panel odsonowy 3U

UWAGA:
W przypadku aranżacji powierzchni komercyjnej wykorzystującej w pełni podwyższone bezperforacyjne okna w PN-CENTIS 54-14 lub wydzielone pomieszczenia planami zastosować dodatkowe czujki pożarowe. Dobór, rozmieszczenie, sposób montażu musi spełniać warunki zawarte w wytycznej PN-CENTIS 54-14.

Projekt techniczny nie stanowi dokumentacji powykonawczej. Dokumentację powykonawczą należy wykonać zgodnie z art. 3, ust. 14, i art. 22, ust. 8. Prawa budowlanego.

Do każdego z lokali w stanie deweloperskim zostały zapewnione podłączenia instalacji sanitarnych, które umożliwiają realizację zaplecza socjalno-sanitarnego w ramach aranżacji projektów lokali przez docelowych najemców.

WYKONANIE PRAC PROJEKTOWYCH: AUTOR: ZAKŁAD NIEZAWISŁY PRACOWNIA AUTORSKA DOSTĘPNA
PRACOWNIA PROJEKTOWANIA I USŁUG INWESTYCYJNYCH ALFA
Sedzia z o.o. Spółka komandytowa
59-222 ŁĘDZKA, ul. ŁĘDZKA 18
+48 78 8525671 www.pptpl.pl pracownia@ppl.pl B A C O W N I A

OBIEKT:
Budowa i przebudowa parkingu (w tym 357 projektowanych miejsc postojowych, 59 remontowanych miejsc postojowych), budowa i wiat na wózki sklepowe i wiat śmieciowych, przebudowa torenu reklamowego, budowa i przebudowa zewnętrznych instalacji wody, kanalizacji sanitarnej, kanalizacji deszczowej, instalacji energetycznej i oświetleniowej, zmiana decyzji Prezydenta Miasta Bielska-Białej z dnia 13 grudnia 2023 r. nr 85/2023 znak: UA.6740.706.2023.DKA w przedmiocie zatwierdzenia projektu zagospodarowania terenu oraz projektu architektoniczno-budowlanego i udzielenia pozwolenia na przebudowę budynku handlowego wraz z częściową rozbudową w zakresie m. in. przebudowy i nadbudowy budynku, dobudowy do północnej ściany budynku schodów, przebudowy istniejącej skarpki.
Bielsko-Biała 43-300, ul. Warszawska 180, Odrob. 0008 Stare Bielsko dz. nr ewid. 47/25, 47/26 (dawniej 47/24), 601, 3439/20

MIEJSCOWOŚĆ PROJEKTANTA: POZNAŃ

PROJEKTANT:
mgr inż. Aleksander Pater
upr. nr 13103/08/08 do projektowania w specjalności instalacyjnej w zakresie sieci, instalacji i urządzeń elektrycznych i elektroenergetycznych bez ograniczeń

SPRAWDZAJĄCY:
mgr inż. Jarosław Przybysz
upr. nr 10003/08/08 do projektowania w specjalności instalacyjnej w zakresie sieci, instalacji i urządzeń elektrycznych i elektroenergetycznych bez ograniczeń

ASISTENT PROJEKTANTA:
mgr inż. Janusz Wielgus
upr. nr 142/2008, KNP 243/2008
Koncesja MSWA nr L-641/09

TYTUŁ RYSUNKU: BRANDA

RZUT PARTERU 9-14
SYSTEM DOZORU
WIZYJNEGO
INSTALACJE
NISKOPIRADOWE

ID PROJEKTU: V-23 STADIUM: PT DATA: 28.06.2024 SKALA: 1:200 NR RYS.: 104/NP