


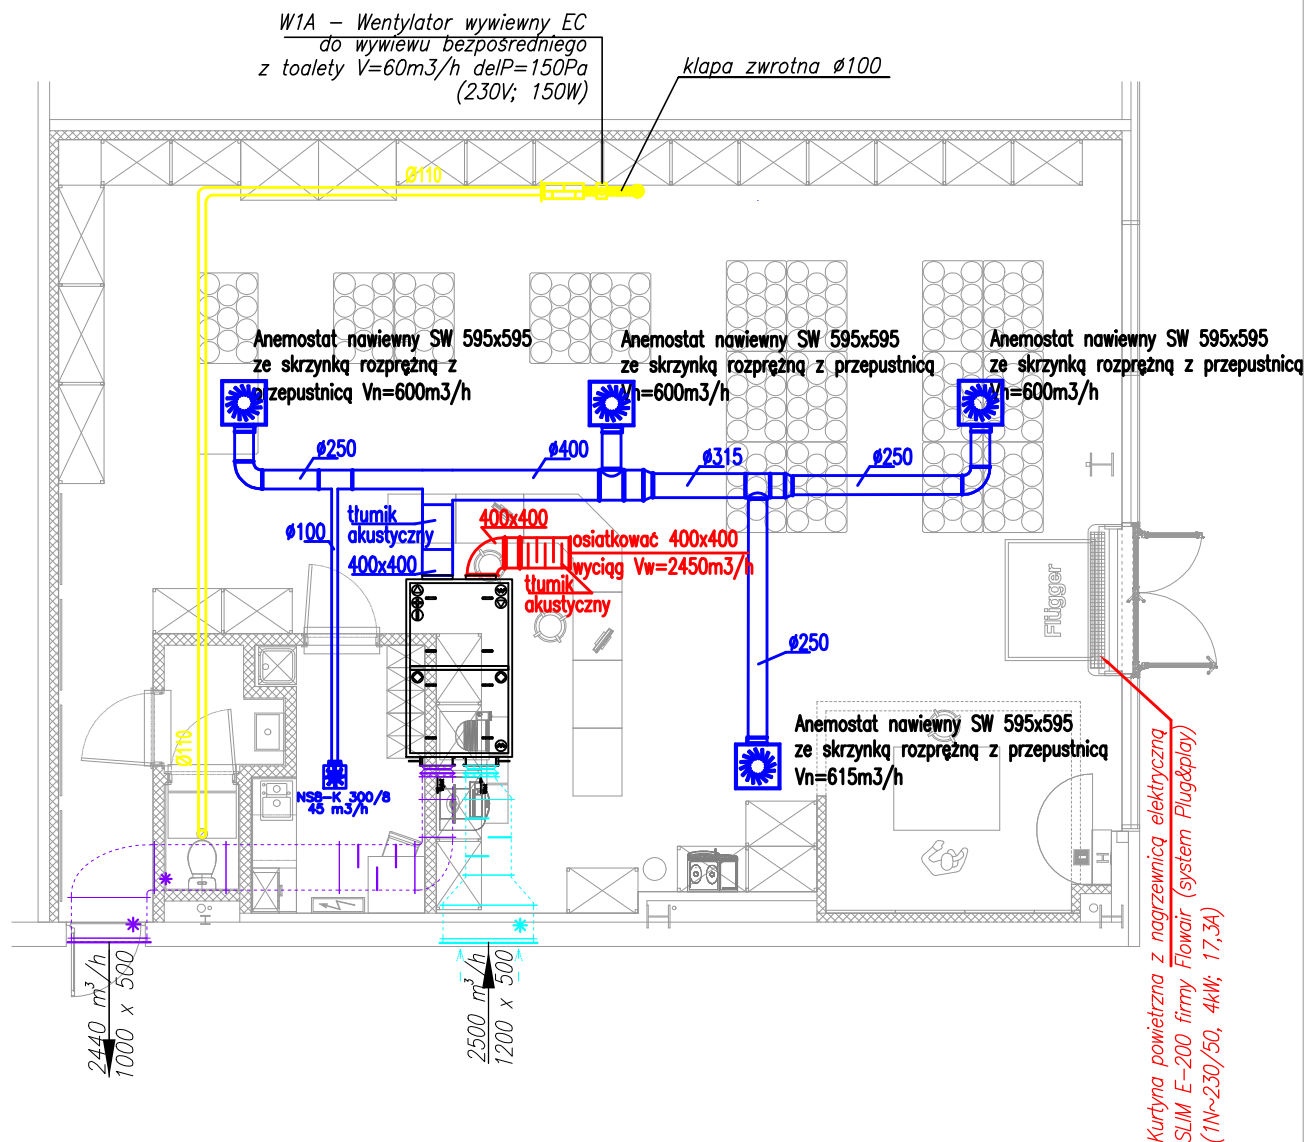

LEGENDA:

- Instalacja nawiewna instalacji wentylacyjnej – rura stalowa z podaniem średnicy
- Instalacja wywiewna instalacji wentylacyjnej – rura stalowa z podaniem wymiarów
- Instalacja wywiewna z sanitariatu – rura SPIRO z podaniem wymiarów

Centrala wentylacyjna istniejąca

Podejścia do czerwni i wyrzutni powietrza istniejące – poza zakresem opracowania

Projekt techniczny w zakresie instalacji sanitarnych przy adaptacji
lokalu 0.01 w budynku handlowym ul. Warszawska 180, 43-300
Bielsko-Biała

INSTALACJA WENTYLACJI MECHANICZNEJ	Rys. nr 2	Skala: 1:100	Data oprac. 10.2024r.
---------------------------------------	-----------	-----------------	--------------------------

Projektant:

mgr inż. Zdzisława Ścibior upr. nr 220/87/WŁ
95-200 Pabianice, ul. Nawrockiego 9 m.14

Sprawdzający:

tech. Józef Kulbat upr. nr 35/77
98-100 Łask, Wola Łaska 67