


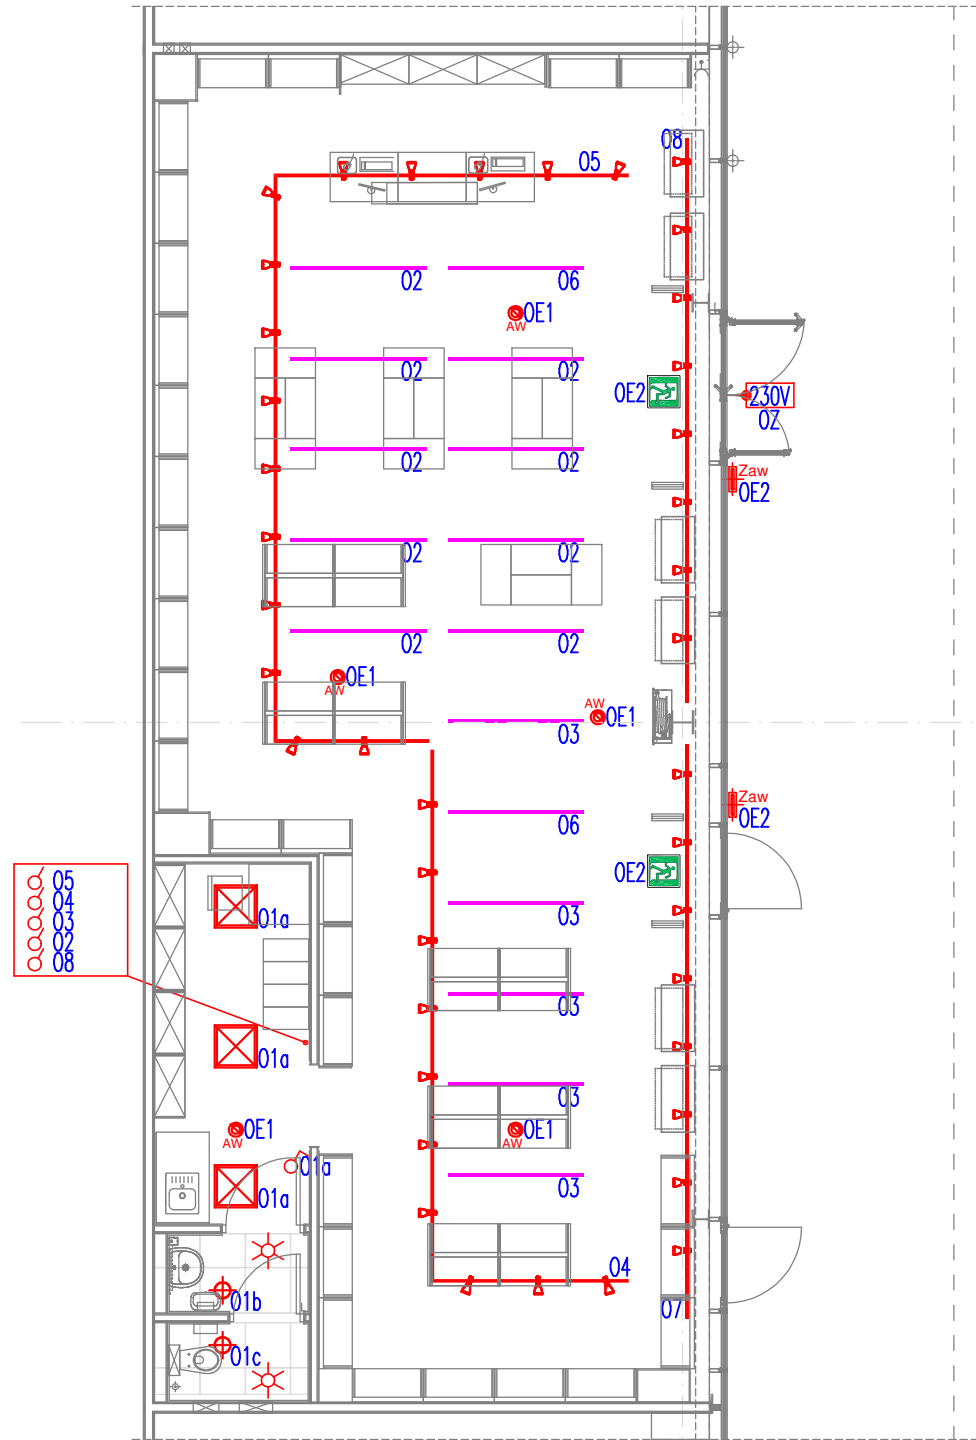

- Uwagi:
- Instalacje wykonać kablami: N2XH 3(4,5)x1,5(2,5)mm² – instalacja oświetleniowa.
 - Przewody układać pod płytami GK, w korytach w przestrzeni międzystropowej.
 - Oprawy oznaczone "AW" są wyposażone w elektroinwertery awaryjno-użytkowe czas podtrzymania 3h.
 - Łączniki montować na wysokości 1,3m od p.p.
 - Wszystkie przejścia kablowe (o średnicy powyżej 4cm) pomiędzy strefami pożarowymi powinny być uszczelnione pianką PROMAT o odporności EI60.
 - Oprawy oznaczone "OZ" oświetlenie zewnętrzne, pozostawić zapas przewodu l~5m dla podłączenia zewnętrznego oświetlenia reklamowego.

OPRAWY OŚWIETLENIOWE	
Zaw	Oprawa awaryjna oświetlenia zewnętrznego, montowana nad każdym wyjściem kładowym, z inwerterem 1h, certyfikowana CNBP wyposażona w element grzejny.
AW	Oprawa bezpieczeństwa LED 3W, opłyka "otwarta", 3h, autotest, podtrzymanie zasilania 3h, certyfikowana CNBP
	Oprawa bezpieczeństwa z piklogramem kierunkowym, LED 2W, dwustronna, jednostronna, autotest, podtrzymanie zasilania 3h, certyfikowana CNBP
	Reflektor SNUPER A 4400 lm 830 BK 45 PL-CORE-3000-830-C-Z3 I 925mA I typ- 4400 lm 65° 43W
	CORA LED LINE 180cm A 831 60W 24 BLACK
	Panel zwieszany LED B 600X600 mm 4000K – 40W
	Downlight LED 4000K – 18W IP44

O Z N A C Z E N I A

	Pojedynczy łącznik oświetleniowy IP44, 10A, 250V AC, podtynkowy
	Łącznik monostabilny IP44, 10A, 250V AC, podtynkowy
	Modułowy czujnik obecności IP44, 10A, 250V AC, stropowy

KOPIOWANIE BEZ PISEMNEJ ZGODY AUTORA Z A B R O N I O N E		PRAWA AUTORSKIE ZASTRZEŻONE			
PRACOWNIA PROJEKTOWANIA I USŁUG INWESTYCYJNYCH ALFA Spółka z o.o. Spółka komandytowa 59-220 LEGNICA, ul. ŁOKIETKA 18 +48 76 8525671 www.ppalfa.pl pracownia@ppalfa.pl					
OBIEKT: ARANŻACJA LOKALU L0.05g W BUDYNKU HANDLOWYM BIELSKO BIAŁA UL. WARSZAWSKA 180					
INWESTOR: Redkom Park Bielsko Sp. z o.o.					
IMIĘ I NAZWISKO PROJEKTANTA PROJEKTANT: mgr inż. Aleksander Pater uprawnienia budowlane do projektowania bez ograniczeń w specjalności instalacyjnej nr 131/DOS/06		PODPIS			
NAZWA RYSUNKU RZUT LOKALU - INSTALACJE OŚWIETLENIOWE		BRANŻA INSTALACJE ELEKTRYCZNE			
ID PROJEKTU V-23	STADIUM PT	DATA 16.08.2024	SKALA 1:100		
NR RYS 03/E			ID REWIZJI		
NAZWA PLIKU ŚK_Bielsko Biała_PW_IE_E2-E3-MODEL			-		