


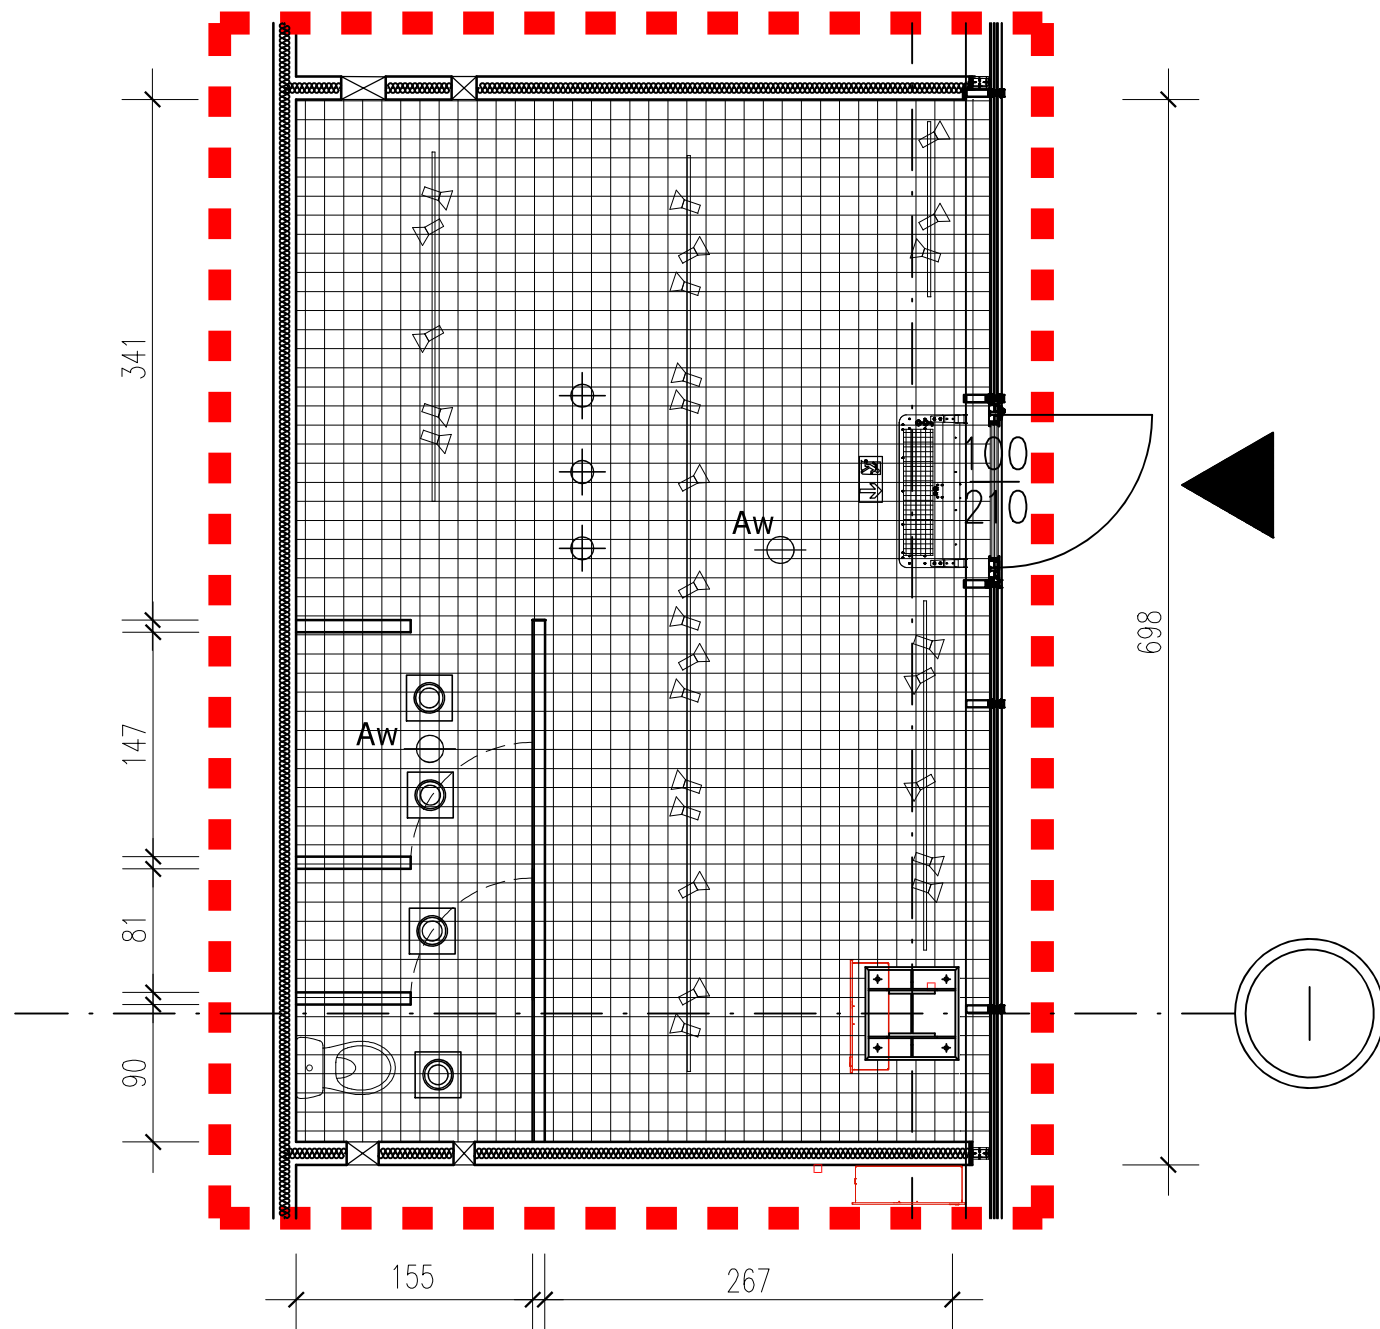

- oprawa sufitowa Massive Ronda, wpuszczana, o śr. 21cm, 220V-240V ~50/60Hz 2x24W E27
- LAMPA WISZĄCA
- Aw  
oprawa sufitowa Massive Ronda, wpuszczana, o śr. 21cm, 220V-240V ~50/60Hz 2x24W E27, z awaryjnym podtrzymaniem zasilania 1h
- OŚWIETLENIE EWAKUACYJNE - WALKER NT T5/8W 2H - 1 SZT.
- SZYNOPRZEWODY Z OPRAWAMI KIERUNKOWYMI
- Projektowany sufit rastrowy 73% przezroczystości, aluminiowy, Barwa System, wieszany systemowo na wieszakach (ew. na konstrukcji pośredniej) malowany fabrycznie na czarno, na wysokości 4,00 m

#### UWAGI

PROJEKTOWANY SUFIT PONIŻEJ ISTNIEJĄCYCH INSTALACJI  
INSTALACJA TRYSKACZOWA BEZ ZMIAN  
INSTALACJA SAP, WENTYLACJI I SYSTEM DSO BEZ ZMIAN.  
PEŁNY DOSTĘP DO INSTALACJI POWYŻEJ SUFITU PODWIESZONEGO.

|                                                                                                                                                                  |                  |
|------------------------------------------------------------------------------------------------------------------------------------------------------------------|------------------|
| UWAGA: WYMIARY SPRAWDZIĆ NA BUDOWIE!                                                                                                                             |                  |
| ARCHITEKTURA&DESIGN Joanna Łęawska-Boroń                                                                                                                         |                  |
| PROJEKT ARANŻACJI LOKALU HANDLOWEGO NR 0.05B NA POTRZEBY KWIACIARNI LA FLOR W PARKU HANDLOWYM "REDKOM" ZLOKALIZOWANYM W BIELSKU-BIAŁEJ PRZY UL. WARSZAWSKIEJ 180 |                  |
| RZUT SUFITÓW                                                                                                                                                     | SKALA: 1:50      |
| INWESTOR: Radosław Zieliński LA FLOR ul. Podgórska 34, 31-536 Kraków                                                                                             | STRONA NR:       |
| PROJEKTOWAŁ: MGR INŻ. ARCH. KATARZYNA WĄTOR UPRAWNIENIA NR 53/10/SŁOKK/II, SPECJALNOŚĆ ARCHITEKTONICZNA                                                          | DATA: 08.2024    |
| OPRACOWAŁ: INŻ. JOANNA ŁĘKAWSKA-BOROŃ                                                                                                                            | NR RYSUNKU: AR-4 |