


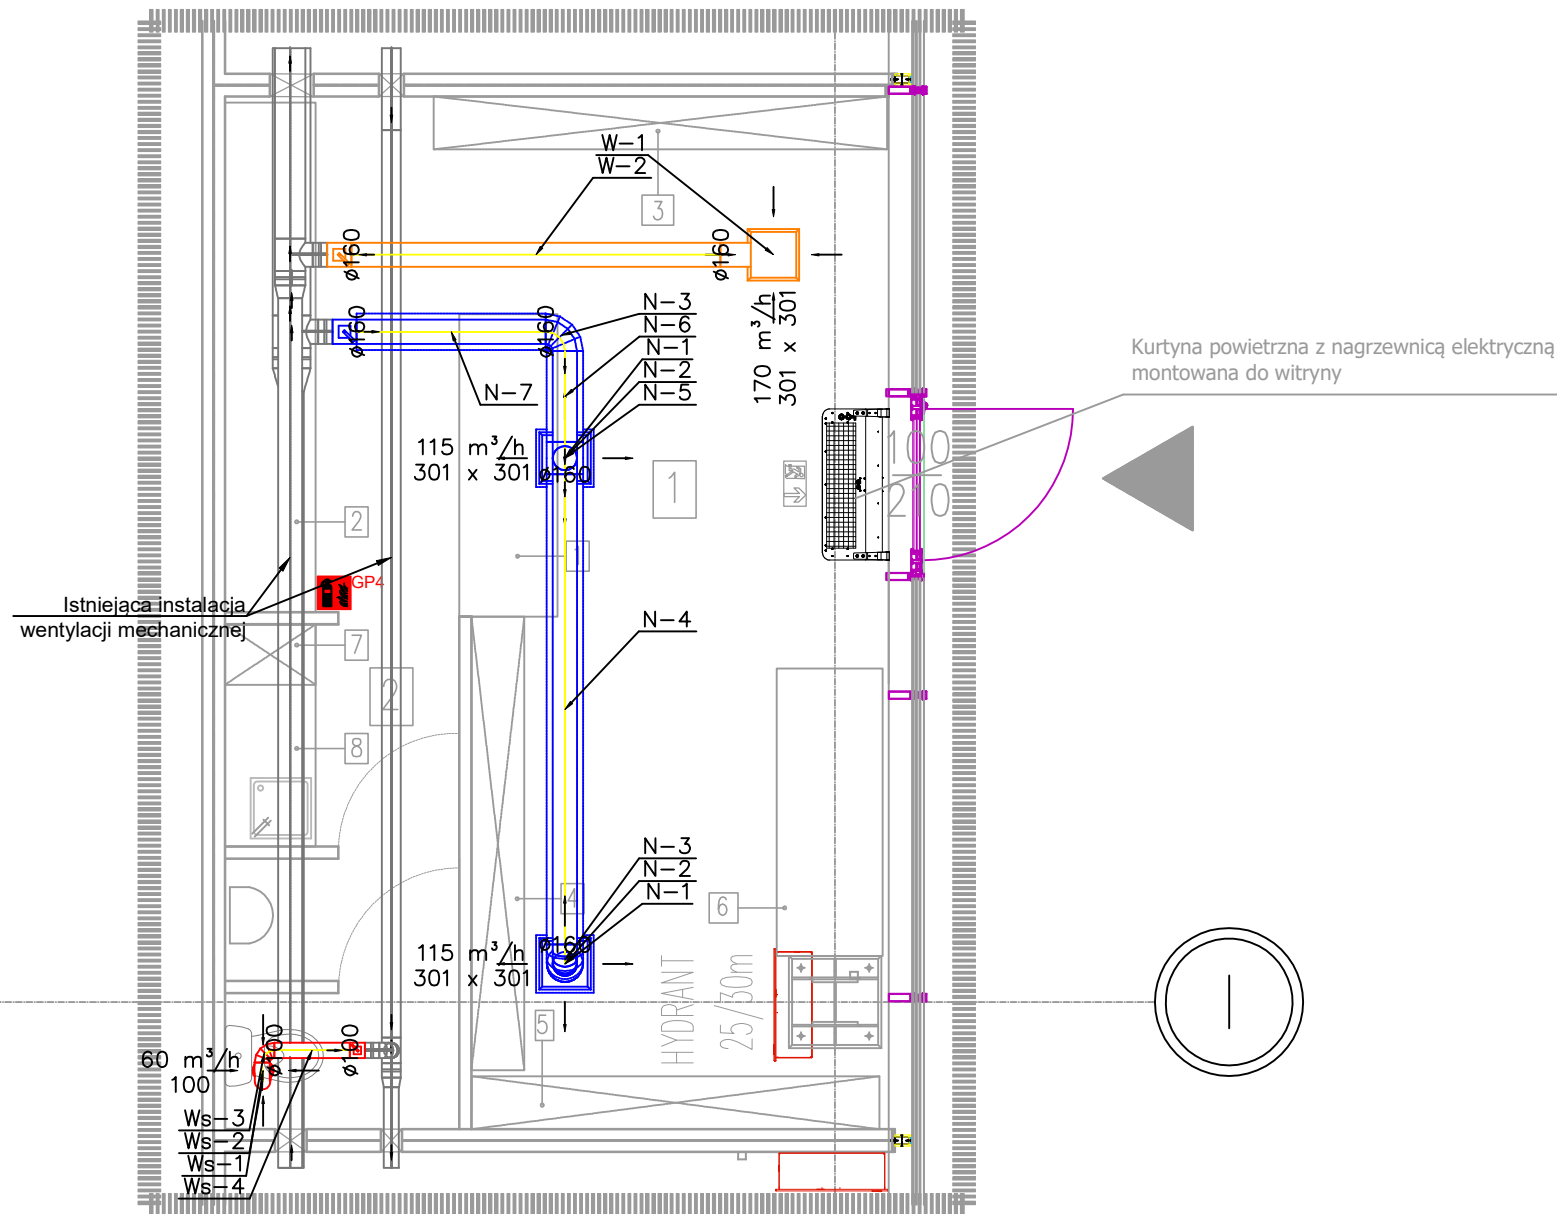

LEGENDA

- przewód nawiewny
- przewód wywiewny
- przewód wywiewny z pom. higieniczno-sanitarnych

ZESTAWIENIE POWIERZCHNI		
NR	NAZWA POMIESZCZENIA	M2
1	SALA SPRZEDAŻY	24,07
2	ZAPLECZE	5,09
	RAZEM	29,16

ZESTAWIENIE WYPOSAŻENIA	
NR	NAZWA (dł.x gł. x wys.)
1	LADA 200x65x90
2	STÓŁ NA KWIATY CIĘTE 340x60x90
3	REGAŁ 300x35x270
4	REGAŁ 300x35x270
5	REGAŁ 270x35x270
6	STÓŁ NA KWIATY CIĘTE 190x70x90
7	SZAFKA UBRANIOWA 40x60x200
8	CZĘŚĆ SOCJALNA

UWAGA: WYMIARY SPRAWDZIĆ NA BUDOWIE!	
ARCHITEKTURA&DESIGN Joanna Łęawska-Boroń	
PROJEKT ARANŻACJI LOKALU HANDLOWEGO NR 0.05B NA POTRZEBY KWIACIARNI LA FLOR W PARKU HANDLOWYM "REDKOM" ZLOKALIZOWANYM W BIELSKU-BIAŁEJ PRZY UL. WARSZAWSKIEJ 180	
RZUT PARTERU -INSTALACJE SANITARNE	
INWESTOR: Radosław Zieliński LA FLOR ul. Podgórska 34, 31-536 Kraków	SKALA: 1:50
PROJEKTOWAŁ: MGR INŻ. MIROSLAW WYDERKA UPRZAWNIEZENIA NR SJK-0778900002	DATA: 08.2024
SPRAWDZIŁ: MGR INŻ. LIDIA WYDERKA UPRZAWNIEZENIA NR SJK-0484300013	INŻ. BUDOWLANI
IS-2	