


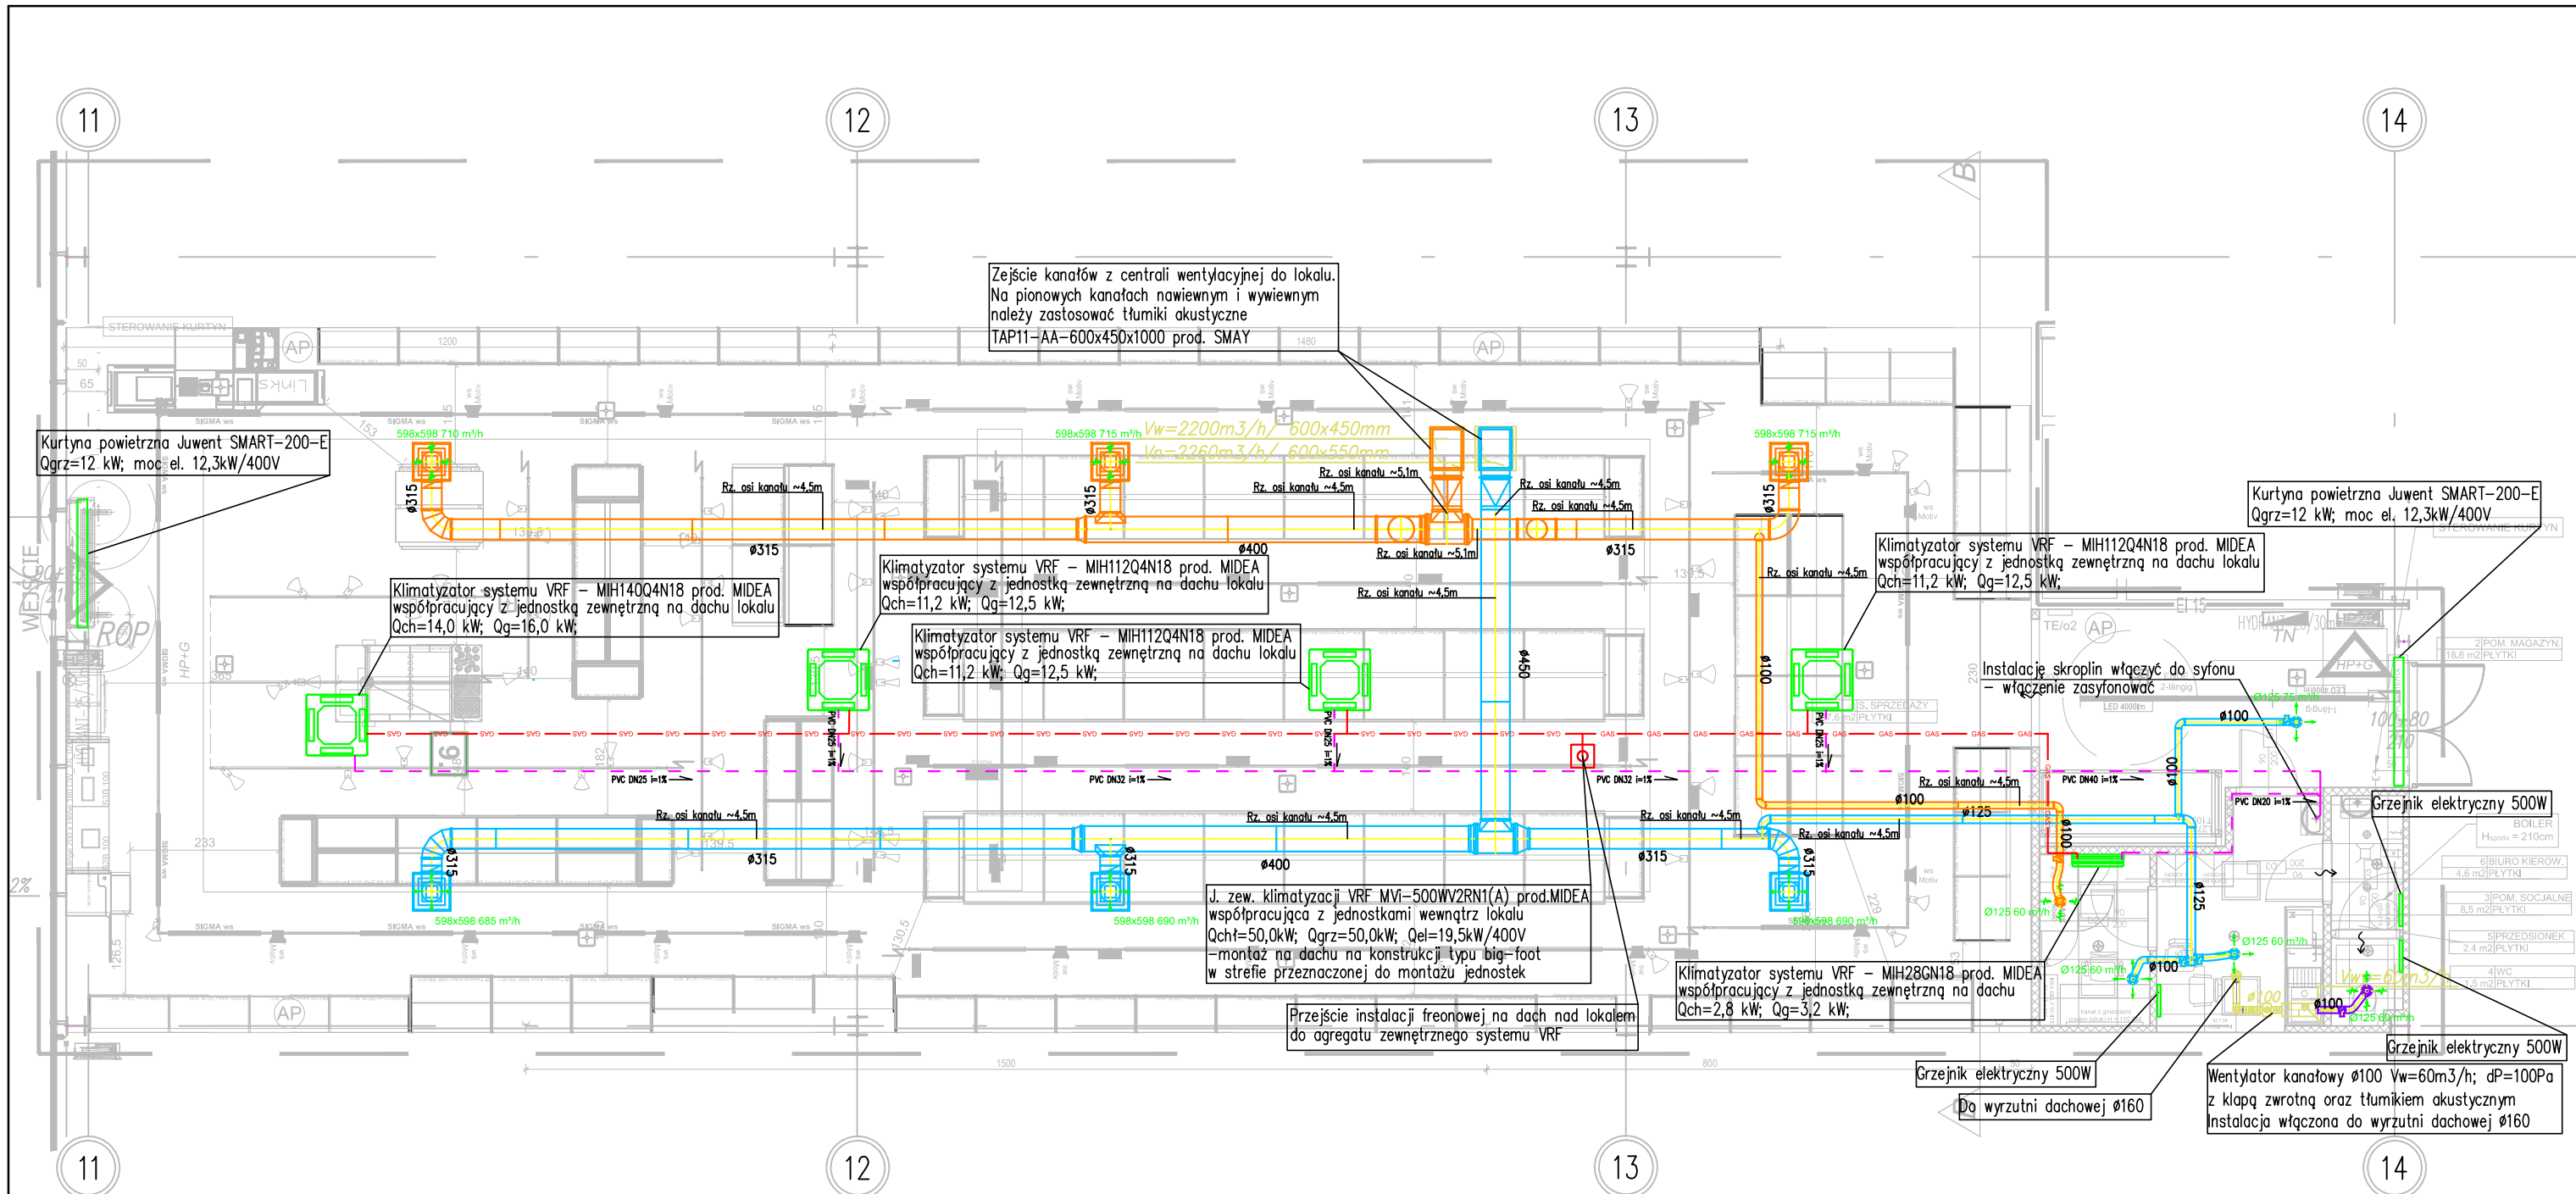


UWAGA:

- Domiar kanałów i elementów wykonać na budowie.
- Wszystkie wymiary należy sprawdzić w naturze i w razie potrzeby skonsultować się z projektantem.
- Wysokość montażu elementów sieci wentylacyjnej dopasować podczas montażu w sposób pozwalający ominąć istniejące instalacje C.H..
- Wykonać rewizje pod wszystkie elementy instalacji wymagających serwisu, przeglądu, legalizacji itp. – dokładną lokalizację rewizji uzgodnić z C.H..
- Wszystkie urządzenia montować zgodnie z ich DTR.
- Przejścia przez przegrody ppoż wykonać w klasie odporności przegrody zgodnie z obowiązującymi przepisami.
- Przewody wentylacyjne i klimatyzacyjne prowadzone przez strefę pożarową, które nie obsługują, powinny być obudowane elementami o klasie odporności ogniowej (EI), wymaganej dla oddzielenia przeciwpożarowego tych stref pożarowych, bądź też wyposażone w przeciwpożarowe klapy odcinające.
- Skropliny prowadzić ze spadkiem min 1%, w przypadku braku spadku zastosować pompki skroplin.
- Dokładną lokalizację agregatu VRF uzgodnić na etapie wykonawstwa
- Anemostaty oraz klimatyzatory montować około 5cm ponad linię oświetlenia.

Oznaczenia:

- $\varnothing 160$ - instalacja wentylacji nawiewnej N1
- $\varnothing 160$ - instalacja wentylacji wywiewnej W1
- $\varnothing 160$ - instalacja wyciągu sanitarnego WC
- GAS - instalacja freonowa
- - istniejące instalacje C.H.

Schemat podłączenia skroplin

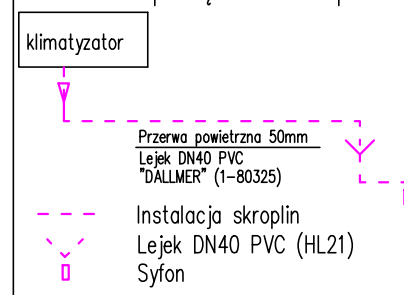

STORKE Sp. z o.o. 93-153 Łódź, ul. Rzgowska 100/102, tel. 604636716	
Branża: PROJEKT TECHNICZNY INSTALACJI SANITARNYCH	Nr rys. 1
Treść opracowania: Projekt techniczny instalacji wentylacji mechanicznej, klimatyzacji oraz wod-kan lokalu MAXI ZOO w Parku Handlowym REDKOM w Bielsku-Białej	Data: 07.2024r.
Inwestor: MAXI ZOO SP. Z O. O. UL. WYBRZEŻE GDYŃSKIE 6D 01-531 WARSZAWA	Adres inwestycji: PARK HANDLOWY REDKOM BIELSKO-BIAŁA LOKAL 017
Nazwa rysunku: RZUT LOKALU - INSTALACJA WENTYLACJI MECHANICZNEJ I KLIMATYZACJI	Skala: 1:100
Projektant: mgr inż. Marcin Bocian upr. bud. LOD/1706/PWOS/11	
Sprawdzający: mgr inż. Jakub Linowiecki upr. bud. LOD/4780/PWOS/22	