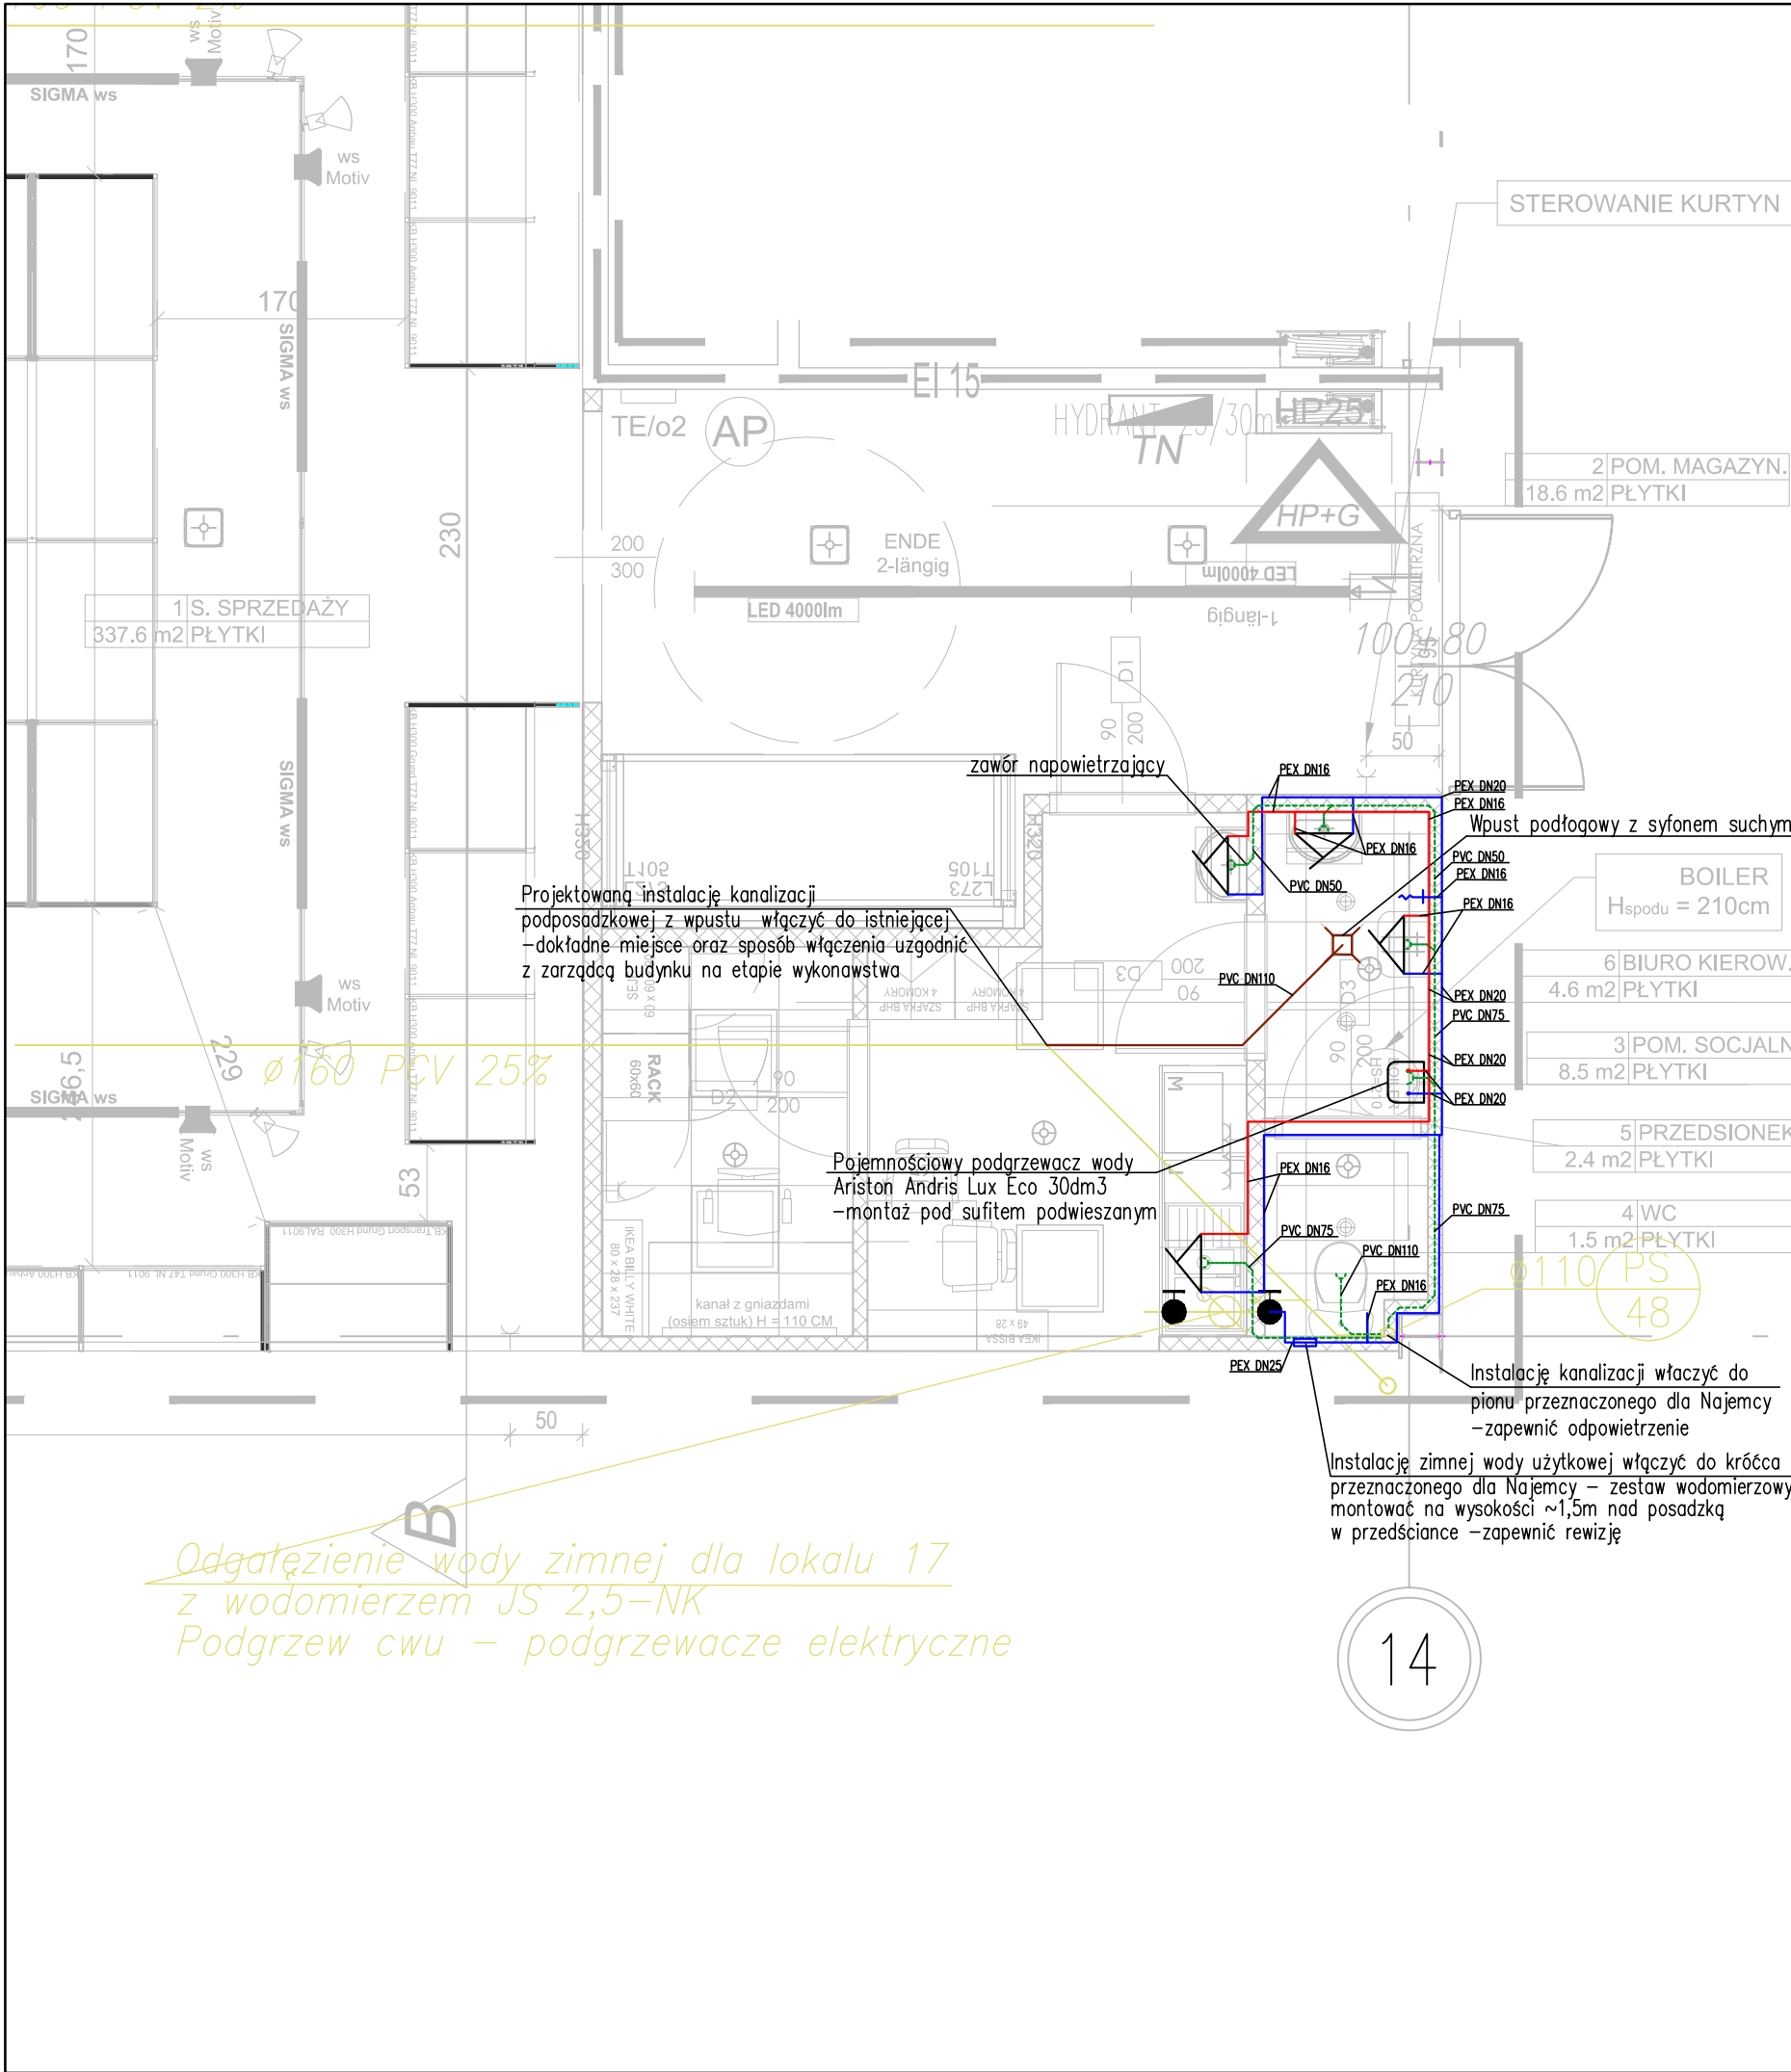


- UWAGA:
1. Dociąganie rurociągów i elementów wykonać na budowie.
 2. Wszystkie wymiary należy sprawdzić w naturze i w razie potrzeby skonsultować się z projektantem.
 3. Wysokość montażu elementów instalacji dopasować podczas montażu w sposób pozwalający ominąć istniejące instalacje C.H..
 4. Wykonać rewizję pod wszystkie elementy instalacji wymagających serwisu, przeglądu, legalizacji itp. – dokonać lokalizację rewizji uzgodnić z C.H..
 5. Wszystkie urządzenia montować zgodnie z ich DTR.
 6. Przejścia przez przegrody ppoż wykonać w klasie odporności przegrody zgodnie z obowiązującymi przepisami.

- Oznaczenia:
- instalacja kanalizacji sanitarnej
 - instalacja kanalizacji sanitarnej podposadzkowa
 - instalacja ciepłej wody użytkowej
 - instalacja zimnej wody użytkowej
 - instalacje C.H.

STORKE Sp. z o.o. 93-153 Łódź, ul. Rzgowska 100/102, tel. 604636716			
Branża: PROJEKT TECHNICZNY INSTALACJI SANITARNYCH		Nr rys. 2	
Treść opracowania:		Data:	
Projekt techniczny instalacji wentylacji mechanicznej, klimatyzacji oraz wod-kan lokalu MAXI ZOO w Parku Handlowym REDKOM w Bielsku-Białej		07.2024r.	
Inwestor: MAXI ZOO SP. Z O. O. UL. WYBRZEŻE GDYŃSKIE 6D 01-531 WARSZAWA		Adres inwestycji: PARK HANDLOWY REDKOM BIELSKO-BIAŁA LOKAL 017	
Nazwa rysunku: RZUT LOKALU - INSTALACJA WOD-KAN			Skala: 1:50
Projektant: mgr inż. Marcin Bocian upr. bud. LOD/1706/PWOS/11			
Sprawdzający: mgr inż. Jakub Linowiecki upr. bud. LOD/4780/PWBS/22			