


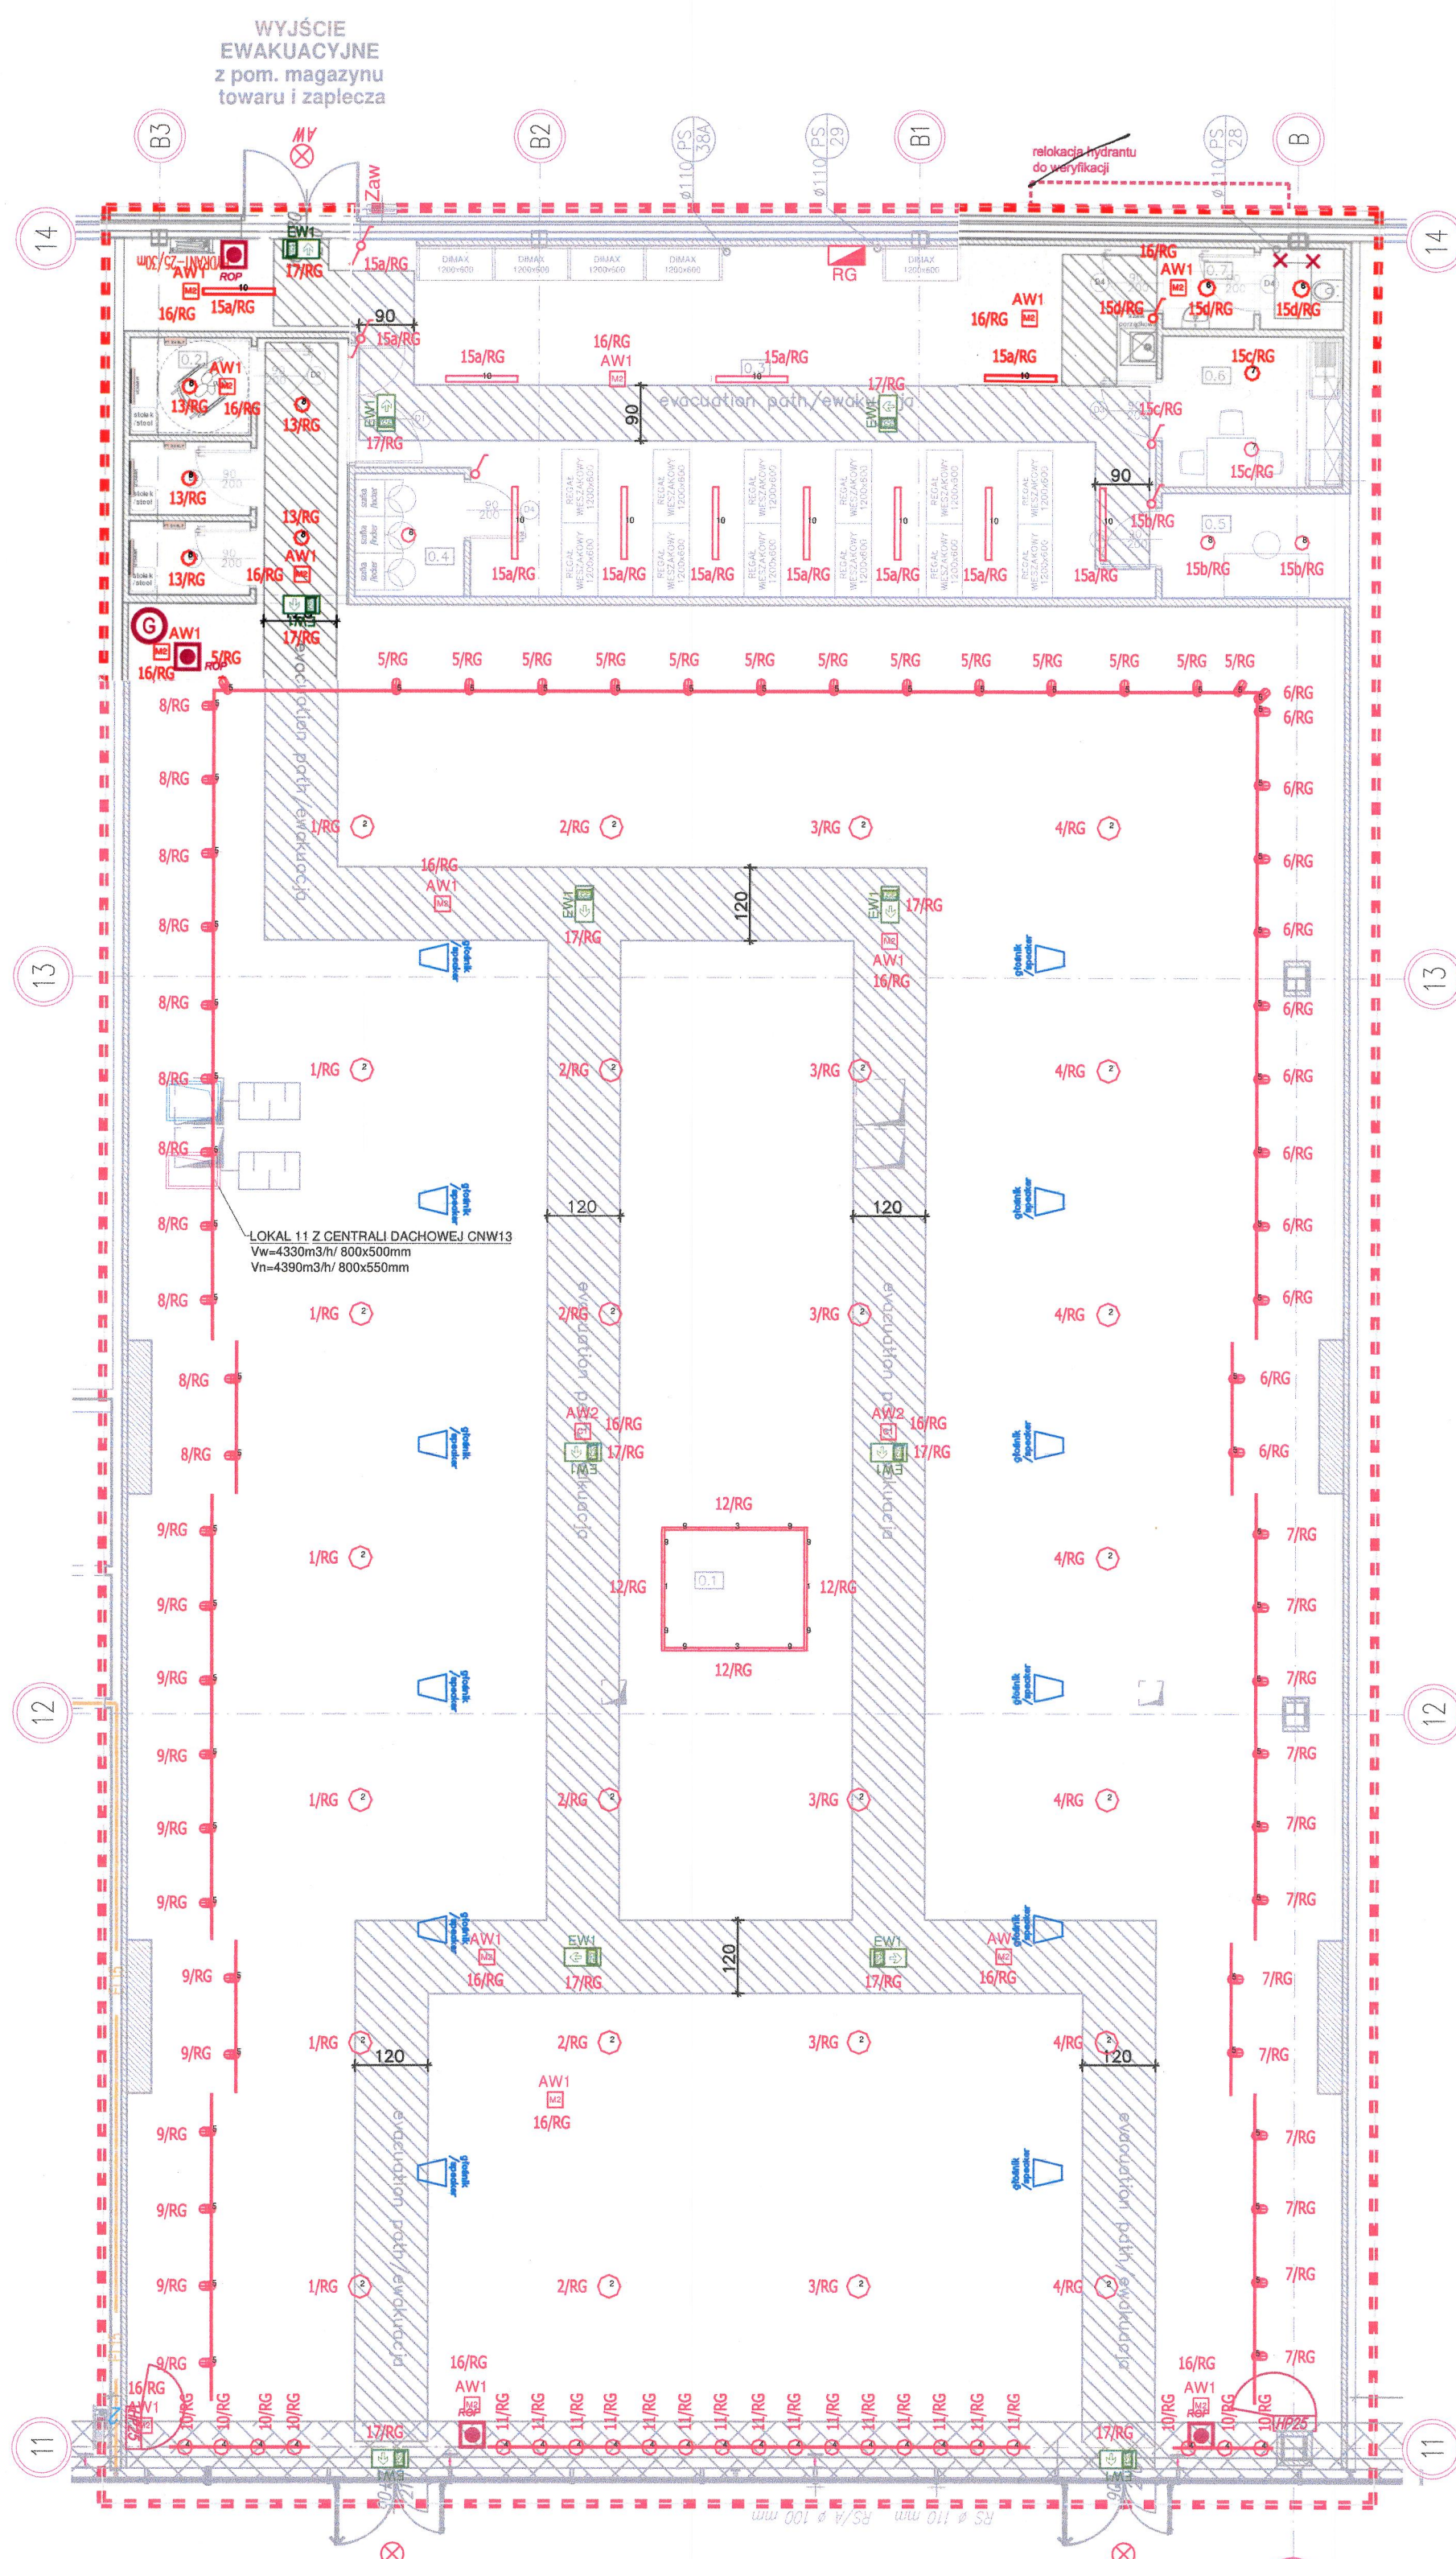

Legenda oznaczeń:

Symbols legend:

- przegrody wygradzające lokal /premises walls
- nowe ściany działowe / przedścianki GK /new partition walls / prewalls
- główne wejście z zewnątrz /main exterior entrance
- istniejący hydrant z gaśnicą / existing hydrant with fire extinguisher
- nowoprojektowany hydrant z gaśnicą / new hydrant with fire extinguisher
- projektowane lokalizacje dodatkowych gaśnic /designed additional fire extinguishers locations
- projektowany przeciwpożarowy wyłącznik prądu (PWP) /designed local circuit breaker designed location
- > brak sufitu podwieszanego /pozostawienie widocznej konstrukcji /> lack of suspended ceiling, visible roof structure
- > nowy sufit Armstrong, wys. ok. +300cm, biały /> new suspended Armstrong ceiling, height of circa +300cm, white
- projektowane głośniki (kontrola dostępna z lamy kasowej)
- Łączniki IP20 p/t do ster. oświetleniem

- Oprawa systemowa VIP MINI LED 24W OPAL 875mm 3000K CRI90
 - Oprawa systemowa VIP MINI LED 104W 3000K CRI80
 - Oprawa systemowa VIP MINI LED 31W OPAL 1165mm 3000K CRI90
 - Oprawa EXPLORER M do szynoprzewodu 3F 3500lm 3000K CRI90 15D
 - Oprawa EXPLORER M do szynoprzewodu 3F 3500lm 3000K CRI90 60D
 - Oprawa Bari Q LED 155 16W 3000K OPAL
 - Oprawa BARI ECO LED DLN 19W 3000K
 - Oprawa BARI ECO LED DLN 28W 3000K CRI90
 - Oprawa systemowa VIP MINI LED CORNER 31W OPAL 3000K CRI90
 - Oprawa Fibra LED 1175mm 27W 3000K OPAL
- AW1 Oprawa iTech M2 302 M AT 3h
AW2 Oprawa iTech C1 302 M AT 3h
EW1 Oprawa ONTEC G E1E 180 M AT 3h

0.1	SALA SPRZEDAŻY /SALES AREA	0.5	POKÓJ KIEROWNIKA /MANAGER ROOM
603,80m ²	GRES / LVT	5,30m ²	TECH. GRES /LVT
0.2	PRZYMIERZALNIE /FITTING ROOM	0.6	POKÓJ SOCJALNY /STAFF ROOM
14,23m ²	GRES / LVT	7,29m ²	TECH. GRES /LVT
0.3	MAGAZYN TOWARU /STORAGE	0.7	WC /TOILET
76,76m ²	TECH. GRES /LVT	3,74m ²	TECH. GRES /LVT
0.4	SZATNIA /CLOAKROOM	POWIERZCHNIA UŻYTKOWA: 714,72 m ²	
3,60m ²	TECH. GRES /LVT		

UWAGA!
Prace aranżacyjne należy prowadzić pod nadzorem uprawnionej osoby, zgodnie ze sztuką budowlaną, wymogami bhp i obowiązującymi normami i prawem.
Wykonawca przed rozpoczęciem realizacji zobowiązany jest do sprawdzenia kompletności dokumentacji projektowej, zapoznania się z zawartością i sprawdzenia jej.
W przypadku jakiegokolwiek wątpliwości lub rozbieżności w opracowaniach projektowych poszczególnych branż, należy przed przystąpieniem do robót zwrócić się do głównego projektanta.
Wymiary na liniach wymiarowych podano w milimetrach.
Podane w projekcie rozwiązania i wymiary należy zwrócić na budowie.
Zastosowane materiały budowlane powinny posiadać wszystkie wymagane prawem atesty i aprobaty oraz odpowiadać normom bezpieczeństwa p.poch i bhp.
Wszystkie rozwiązania systemowe związane z określoną technologią wykonawcy należy wg. instrukcji producenta.
Dość materiałów niewskazanych w projekcie, w tym alternatywnych wymaga akceptacji głównego projektanta obiektu oraz inwestora.

RZECZOZNAWCA DO SPRAW ZABEZPIECZEŃ PRZECIWPÓŻAROWYCH
Inż. pożarnictwa Adam Sosnowski Nr upr. 688/2019
06-08-2024
(data i podpis)
Zgodność projektu z wymaganiami ochrony przeciwpożarowej
stwierdzam
bez uwag

Zaopiniowano po względem zgodności z przepisami bezpieczeństwa i higieny pracy oraz wymaganiami ergonomii
1) bez zastrzeżeń
2) z zastrzeżeniami wymienionymi w załącznej opinii
L.p. opinii
29.07.2024
mgr inż. BARBARA KOSTECKA-BANACHOWSKA
RZECZOZNAWCA DS. BEZPIECZEŃSTWA I HIGIENY PRACY
nr upr. GIP 443/00 w grupach 1.1, 1.2, 1.3, 1.4
91-831 Łódź, ul. H. Berlińskiego 14/20 m. 12
tel. kom. 608-629-899

mgr inż. architekt Piotr Pocięski

mgr inż. architekt Piotr Pocięski

mgr inż. architekt Piotr Pocięski

Redkom Park Bielsko Sp. z o.o.

Ul. Słoneczna 116A 05-500 Stara Wierzna

NIP: 1231527802

nazwa i adres lok. (obiektu) / address

Lokal 0.11 w budynku handlowym zlokalizowanym w Bielsku-Białej (43-300) przy ul. Warszawskiej 180

stadium / stage

PROJ. TECHNICZNY

branża / branch

IINSTALACJE ELEKTRYCZNE

projektant / designer

mgr inż. MICHAŁ SIMIŃSKI

mgr inż. MICHAŁ SIMIŃSKI

upr. bud. w specjalności instalacyjnej nr LOD/1438/PWC-76 podpis

mgr inż. RAFAŁ SKOWRON

upr. bud. w specjalności instalacyjnej nr LOD/3024/PBE-16 podpis

nazwa rysunku /name of draw.

RZUT PARTERU - OŚWIETLENIE

nr rysunku /drawing no.

E-1

VI 2024

A2

skala /scale

1:100