


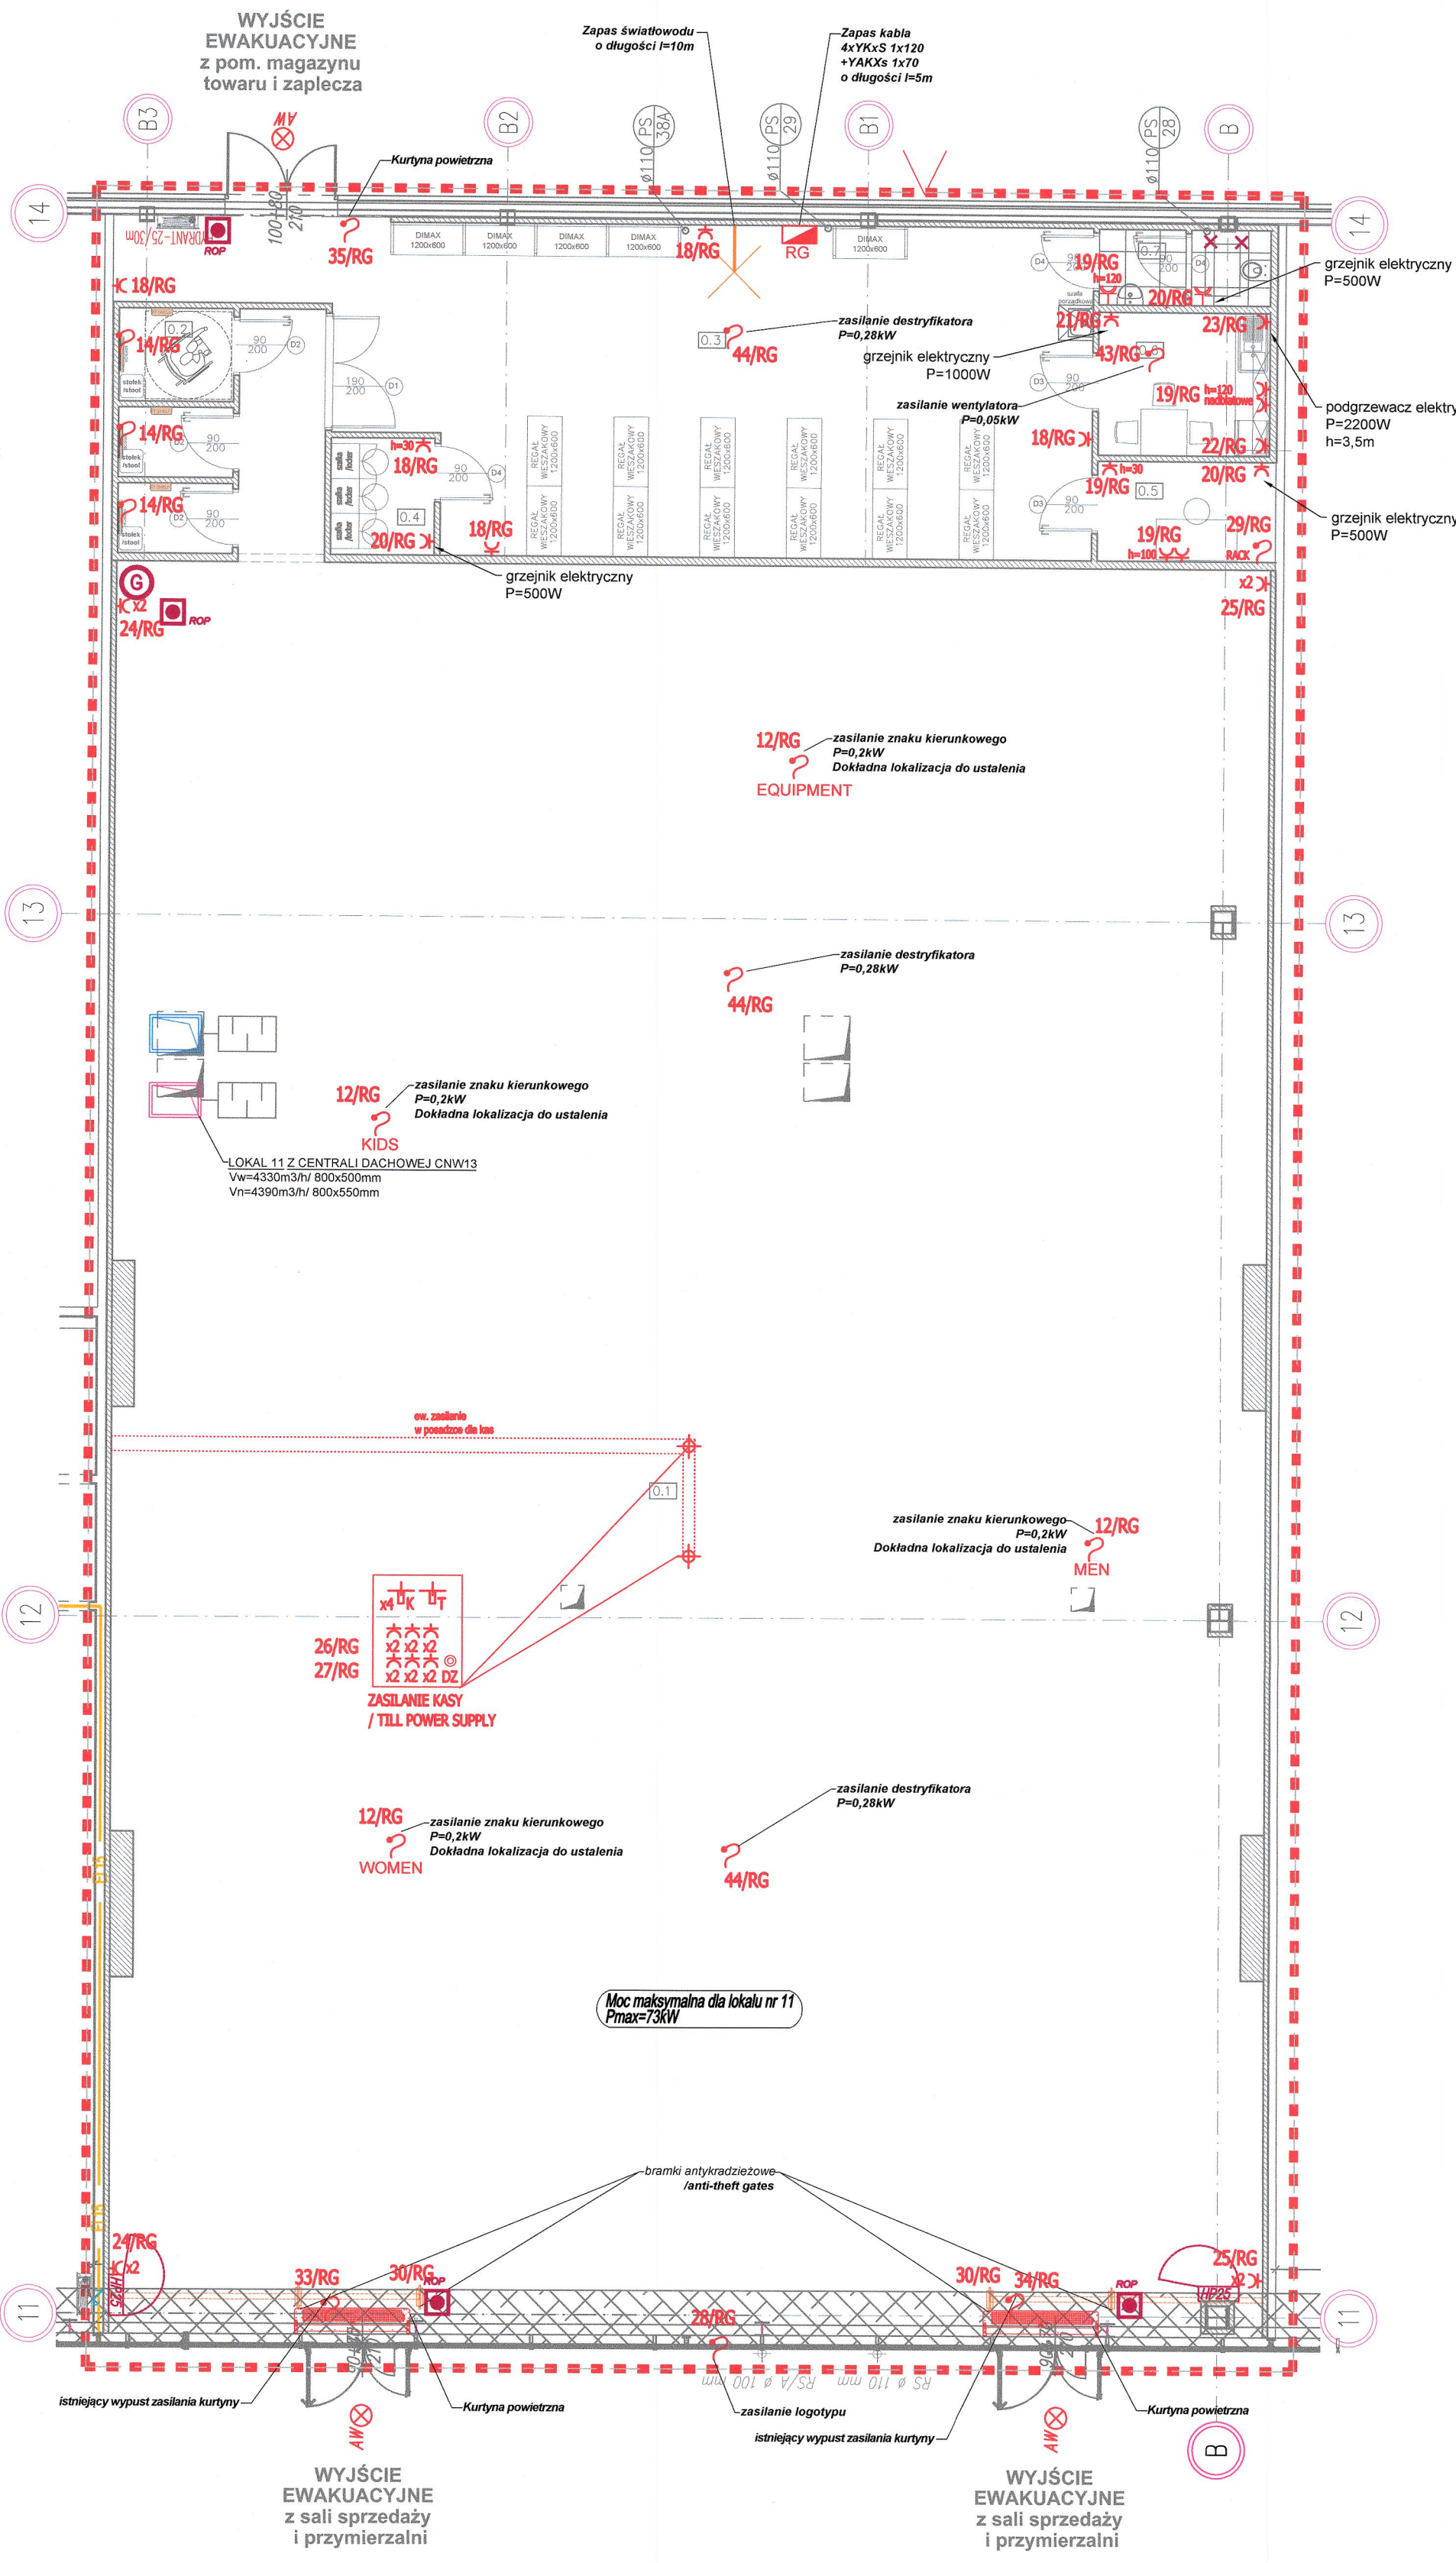

Legenda oznaczeń:

Symbols legend:

- przegrody wygradzające lokal /premises walls
 - nowe ściany działowe / przedścianki GK /new partition walls / prewalls
 - główne wejście z zewnątrz / main exterior entrance
 - istniejący hydrant z gaśnicą / existing hydrant with fire extinguisher
 - nowoprojektowany hydrant z gaśnicą / new hydrant with fire extinguisher
 - projektowane lokalizacje dodatkowych gaśnic /designed additional fire extinguishers locations
 - projektowany przeciwpożarowy wyłącznik prądu (PWP) /designed local circuit breaker designed location
 - > brak sufitu podwieszanego / pozostawienie widocznej konstrukcji /> lack of suspended ceiling, visible roof structure
 - > nowy sufit Armstrong, wys. ok. +300cm, biały /> new suspended Armstrong ceiling, height of circa +300cm, white
- ELEKTRYKA / ELECTRIC :
- > projektowane gniazdo telefoniczne /designed phone socket
 - > projektowane gniazdo sieciowe komputerowe /designed computer internet socket
 - >projektowane gniazdo wtyczkowe ogólne H=30cm /designed socket
 - >wypust zasilający /designed power supply
 - >dzwonek

0.1	SALA SPRZEDAŻY /SALES AREA	0.5	POKÓJ KIEROWNIKA /MANAGER ROOM
603,80m ²	GRES / LVT	5,30m ²	TECH. GRES /LVT
0.2	PRZYMIERZALNIE /FITTING ROOMS	0.6	POKÓJ SOCJALNY /STAFF ROOM
14,23m ²	GRES / LVT	7,29m ²	TECH. GRES /LVT
0.3	MAGAZYN TOWARU /STORAGE	0.7	WC /TOILET
76,76m ²	TECH. GRES /LVT	3,74m ²	TECH. GRES /LVT
0.4	SZATNIA /CLOAKROOM	POWIERZCHNIA UŻYTKOWA: 714,72 m ²	
3,60m ²	TECH. GRES /LVT		

UWAGA!
Prace branżowe należy prowadzić pod nadzorem uprawnionej osoby, zgodnie ze sztuką budowlaną, wymogami bhp i obowiązującymi normami i prawem.
Wykonawca przed rozpoczęciem realizacji zobowiązany jest do sprawdzenia kompletności dokumentacji projektowej, zapoznania się z zawartością i sprawdzenia jej.
W przypadku jakichkolwiek wątpliwości lub rozbieżności w opracowaniach projektowych poszczególnych branż, należy przed przystąpieniem do robót zwrócić się do głównego projektanta.
Wymiary na liniach wymiarowych podano w milimetrach.
Podane w projekcie rozwiązania i wymiary należy zweryfikować na budowie.
Zastosowane materiały budowlane powinny posiadać wszystkie wymagane prawem atesty i aprobaty oraz odpowiadać normom bezpieczeństwa p.poz i bhp.
Wszystkie rozwiązania systemowe związane z określoną technologią wykonania ściśle wg. instrukcji producenta.
Dobór materiałów niewskazanych w projekcie, w tym alternatywnych wymaga akceptacji głównego projektanta obiektu oraz Inwestora.

mgr inż. architekt PIOTR CEGIELSKI
upr. bud. w spec. architektonicznej
Lokalizacja: ul. Łódzka 101, 01-644 Warszawa
tel. 696 028 001 @pcegielski@vector-scr.pl

Redkom Park Bielsko Sp. z o. o.
Ul. Stoleczna 116A 05-500 Stara Łwiczna
NIP: 1231527802

nazwa i adres lok. (obiektu) / address
Lokal 0.11 w budynku handlowym zlokalizowanym w Bielsku-Białej (43-300) przy ul. Warszawskiej 180

stadium / stage
PROJ. TECHNICZNY

branża / branch
INSTALACJE ELEKTRYCZNE

projektant / designer
mgr inż. MICHAŁ SIMIŃSKI
upr. bud. w specjalności instalacyjnej nr LOD7439/PWOE10

sprawdzający
mgr inż. RAFAŁ SKOWRON
upr. bud. w specjalności instalacyjnej nr LOD3024/PBE16

nazwa rysunku /name of draw.
RZUT PARTERU - INSTALACJE ELEKTRYCZNE

nr rysunku /drawing no. E-2 VI 2024 A2 skala 1:100 /scale