


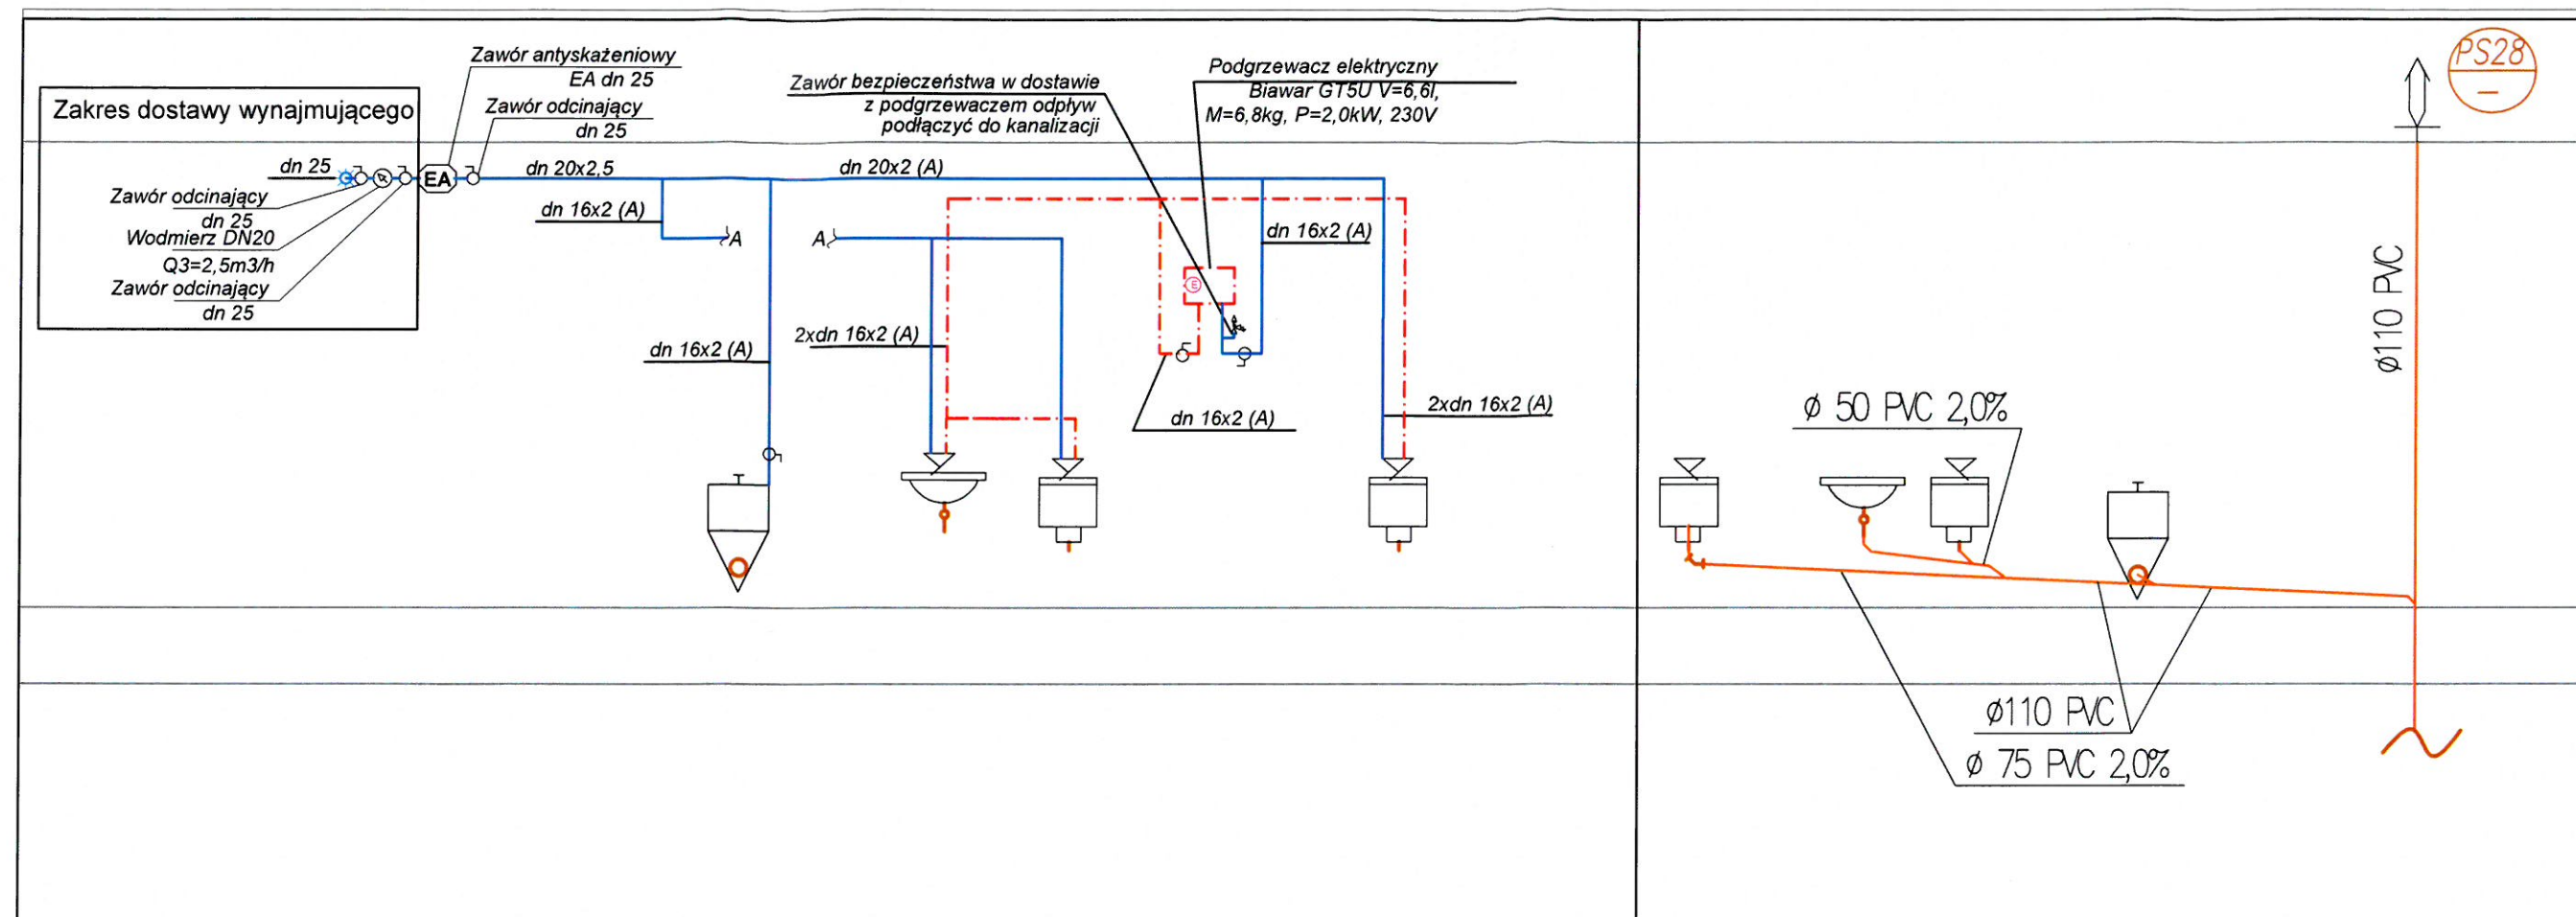

Vector
store concept realization

Vector Projektant Skanska
Dokumentacja i Zarządzanie

PIOTR JARMAKOWSKA koordynator tel: 600 811 961 @jarmakowska@vector-scr.pl
PIOTR CEGIELSKI architekt tel: 696 028 001 @pciegelski@vector-scr.pl

mgr inż. architekt PIOTR CEGIELSKI
upr. bud. w spec. architektonicznej
nr 50/LOOKK/2014
Łódzka Okręgowa Izba Architektów
nr LO 0840

Redkom Park Bielsko Sp. z o. o.
Ul. Słoneczna 116A 05-500 Stara Łwiczna
NIP: 1231527802

nazwa i adres
lok. (obiektu)
/ address

Lokal 0.11 w budynku handlowym zlokalizowanym
w Bielsku-Białej (43-300) przy ul. Warszawskiej 180

stadium
/ stage

PROJ. TECHNICZNY

branża
/ branch

SANITARNA

projektanci
/ designers

mgr inż. Marcin Tofel
upr. bud. w specjalności sanitarnej
nr MAZ/0438/PWOS/12

sprawdzający
/ checking

mgr inż. Ewelina Tofel
upr. bud. w specjalności sanitarnej
nr MAZ/0059/PBS/17

nazwa rysunku
/ name of draw.

SCHEMAT WOD-KAN

nr rysunku IS4 VII 2024 skala 1:100