


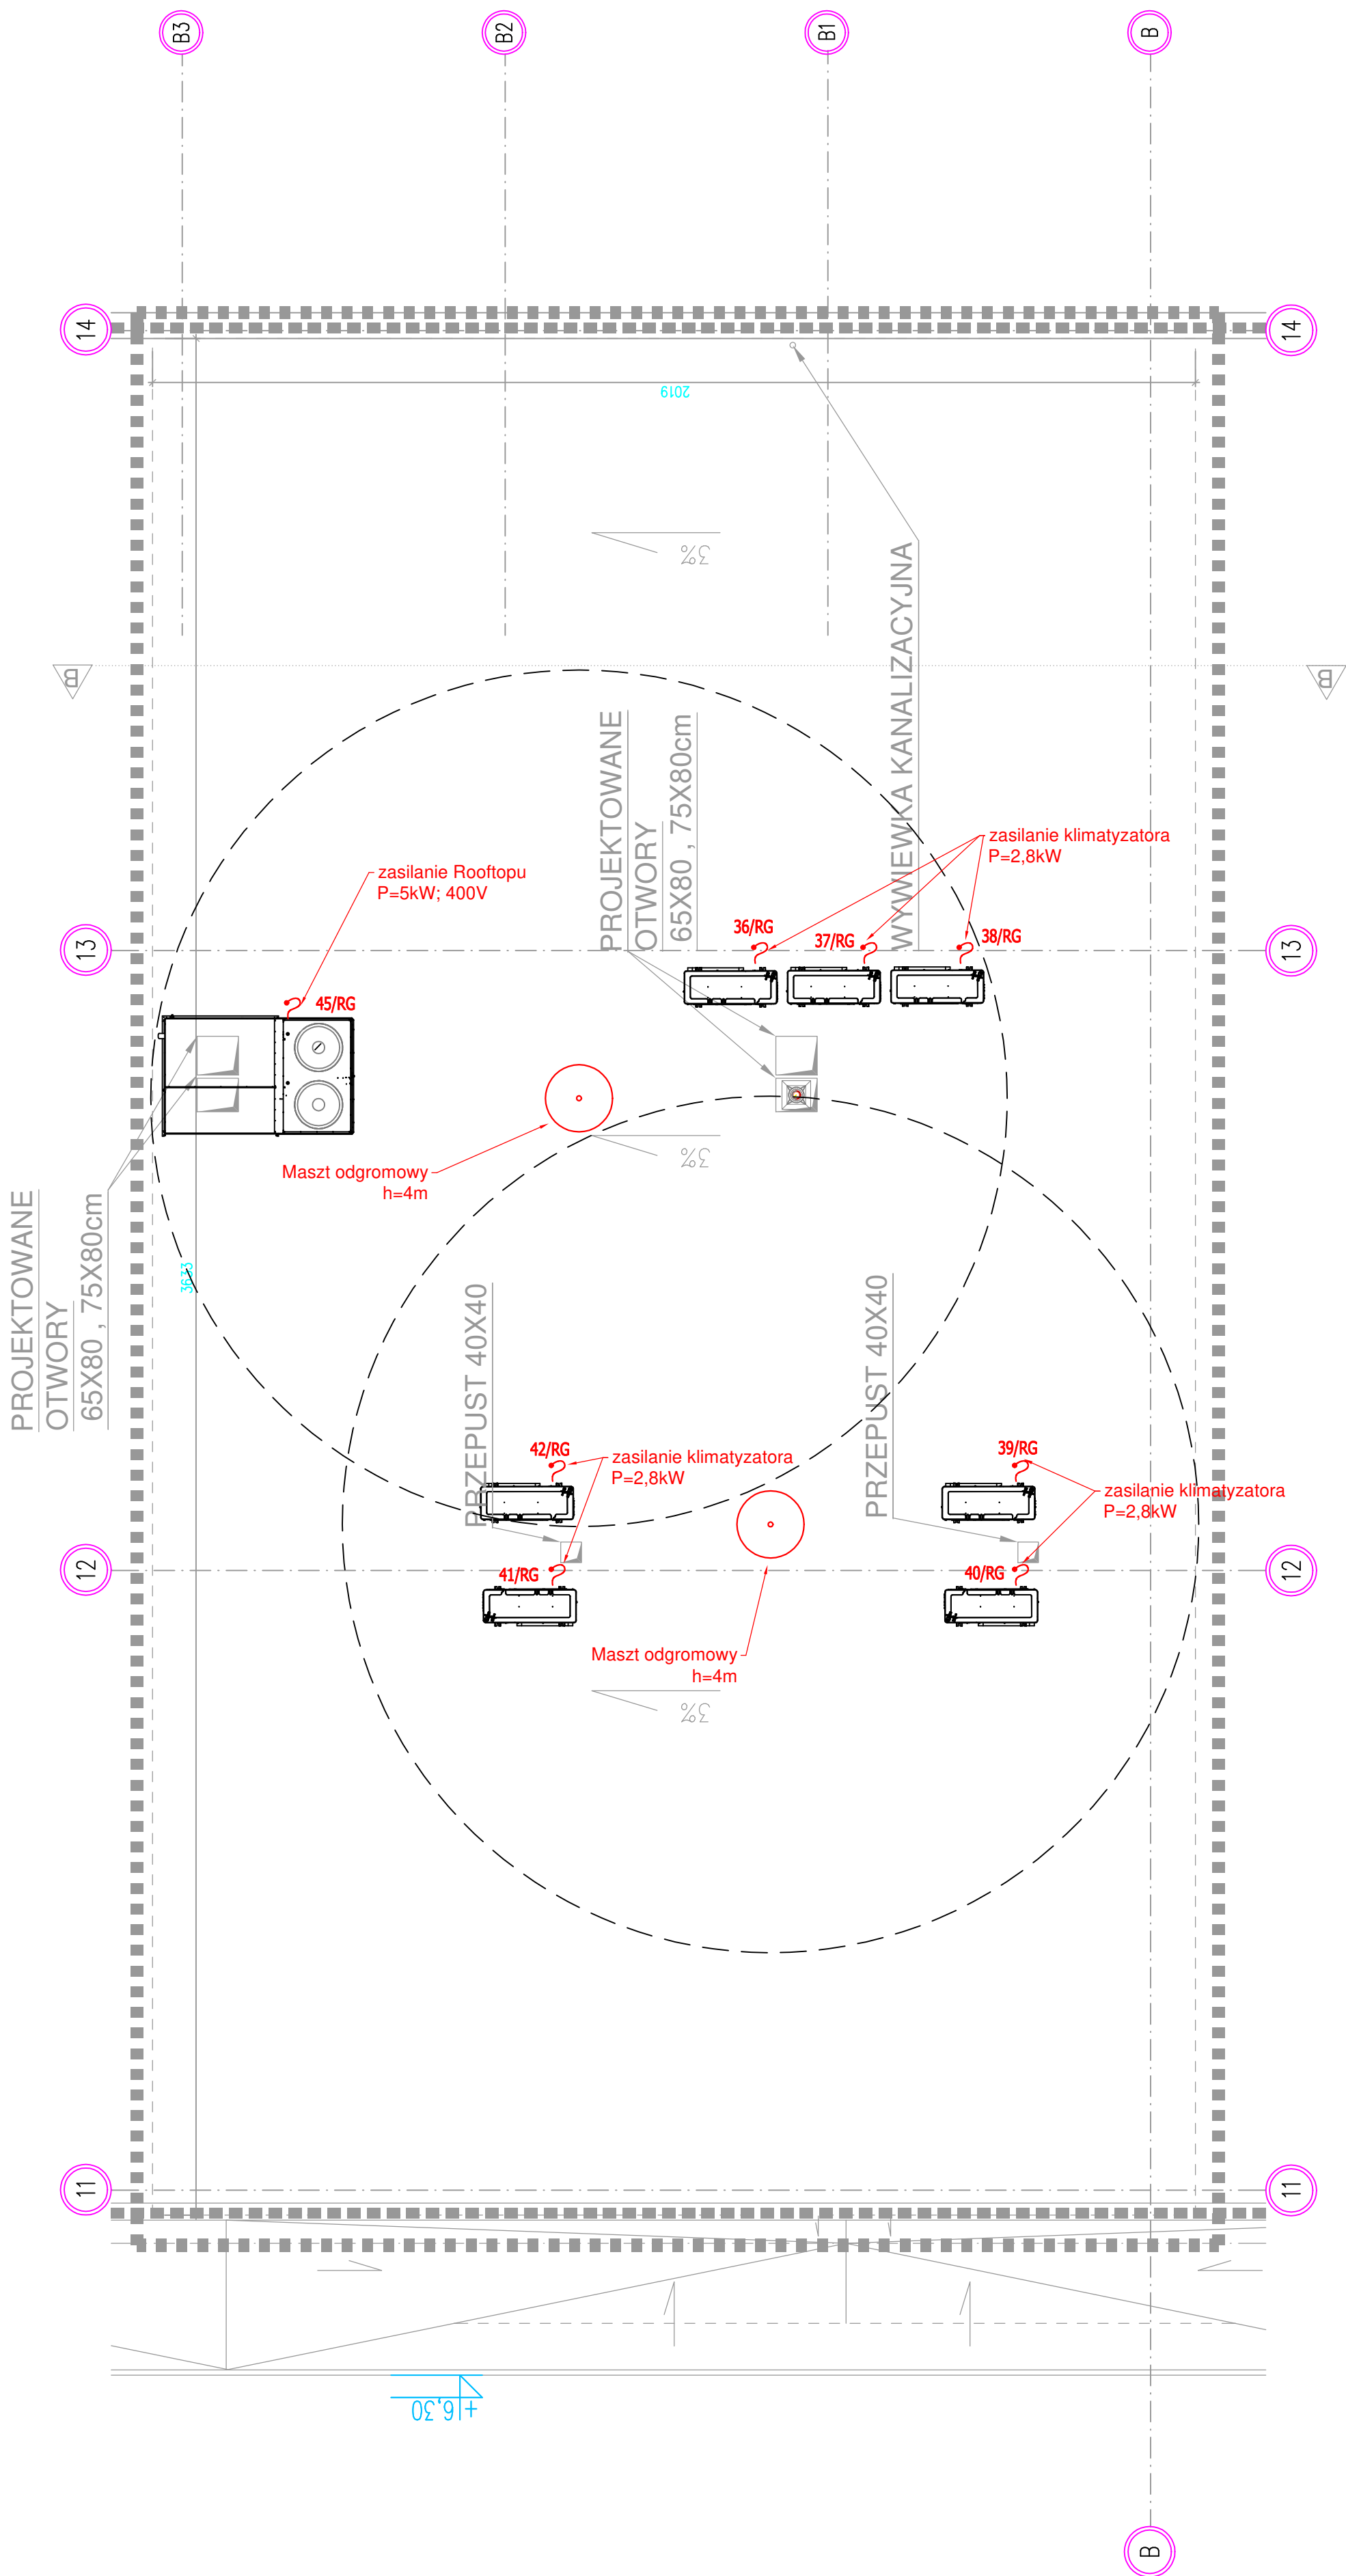

ELEKTRYKA / ELECTRIC :
>wypust zasilajacy
designed power supply

Vector
store concept realization

Vector Projekt i Budownictwo
Działalność i Tematyka
www.vector-scr.pl
ul. Sienkiewicza 14, 05-500 Warszawa
tel: 696 028 001
info@vector-scr.pl
696 028 70 23

IWONA JARMAKOWSKA koordynator tel: 600 811 961 @ijarmakowska@vector-scr.pl
PIOTR CEGIELSKI architekt tel: 696 028 001 @pcegielski@vector-scr.pl

inwestor /client MOUNTAIN WAREHOUSE

nazwa i adres lok. (objektu) / address Redkom Park Bielsko Sp. z o. o.
ul. Słoneczn 116A, 05-500 Stara Iwiczna
lokal L0.11

stadium / stage PROJ. TECHNICZNY
WNĘTRZ LOKALU USŁUGOWEGO

branża / branch IINSTALACJE ELEKTRYCZNE

projektant / designer mgr inż. MICHAŁ SIMIŃSKI
opr. bud. w specjalności instalacyjnej nr LOD/1439/PWOE/10 Podpis

opracowanie / drawings

nazwa rysunku /name of draw. RZUT DACHU - INSTALACJE ELEKTRYCZNE

nr rysunku /drawing no. E-3 VI 2024 A2 skala 1:100 /scale