


Nr obwodu			1	2	3	4	5	6	7	8	9	10	11	12	13	14	15	16	17	18	19	20	21	22	23	
Zasilanie	Ochronnik	Sygnalizacja	Oświetlenie sala sprzedaży	Oświetlenie sala sprzedaży	Oświetlenie sala sprzedaży	Oświetlenie sala sprzedaży	Oświetlenie reflektory	Oświetlenie reflektory	Oświetlenie reflektory	Oświetlenie reflektory	Oświetlenie reflektory	Oświetlenie reflektory	Oświetlenie reflektory	Oświetlenie kasy Znaki kierunkowe	Oświetlenie przyręczalnia	Oświetlenie LED przyręczalnia	Oświetlenie zaplecze	Oświetlenie awaryjne	Oświetlenie awaryjne ewakuacyjne	Gniazdo wtykowe	Gniazdo wtykowe	Grzejniki elektryczne	Grzejniki elektryczne	Łódzka	Podgrzewacz	Zabezpieczenie styczników
Lokalizacja			0,1	0,1	0,1	0,1	0,1	0,1	0,1	0,1	0,1	0,1	0,1	0,1	0,2, 0,3	0,2	0,4, 0,5, 0,6, 0,7	Lokal	Lokal	0,4, 0,7	0,5, 0,6	0,5, 0,6, 0,7	0,5, 0,6, 0,7	0,5		
Moc obwodu			0,73 kW	0,62 kW	0,62 kW	0,73 kW	0,42 kW	0,36 kW	0,36 kW	0,33 kW	0,36 kW	0,21 kW	0,45 kW	1 kW	0,12 kW	0,04 kW	0,2 kW	0,04 kW	0,02 kW	0,4 kW	0,6 kW	1,5 kW	1 kW	0,3 kW	2,2 kW	

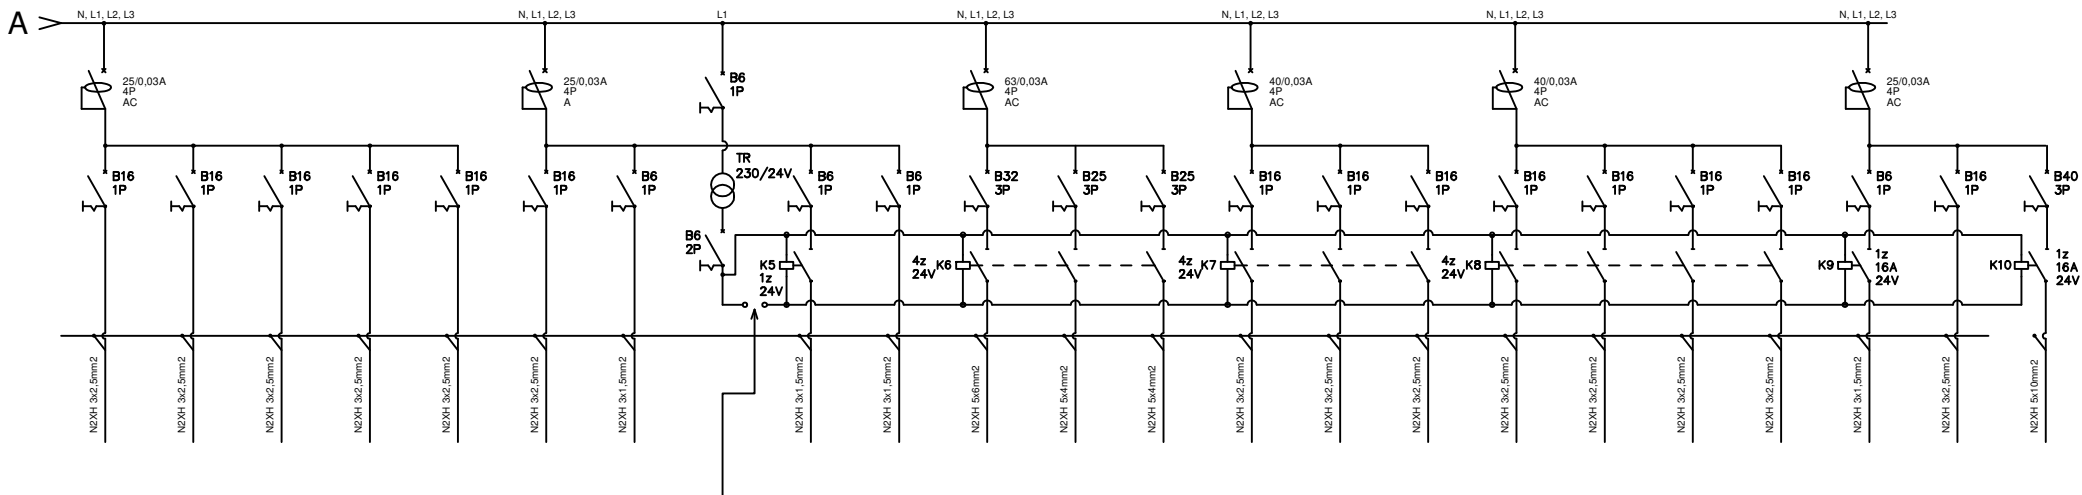

24	25	26	27	28	29	30	Input SVP wyłączający urządzenie HVAC i nagłośnienie z C.H. przebiegający z C.H.	31	32	33	34	35	36	37	38	39	40	41	42	43	44	45
Gniazdo wtykowe sala sprzedaży	Gniazdo wtykowe sala sprzedaży	Gniazdo wtykowe kasa	Gniazdo wtykowe kasa	Logotyp	Szafa RACK	Bramki antykrodeżowe		Nagłośnienie	Dzwonek	Kurtyna powietrzna	Kurtyna powietrzna	Kurtyna powietrzna	Klimatyzacja	Klimatyzacja	Klimatyzacja	Klimatyzacja	Klimatyzacja	Klimatyzacja	Klimatyzacja	Wentylator kanałowy	Destryfikator	Rooftop
0,1	0,1	0,1	0,1	Elewacja	0,7	0,1		0,1	0,1	0,1	0,3	0,3	Dach	Dach	Dach	Dach	Dach	Dach	Dach	Dach	0,1	Dach
0,4 kW	0,4 kW	0,6 kW	0,6 kW	0,6 kW	0,5 kW	0,2 kW		0,2 kW	0,01 kW	12,23 kW	12,23 kW	0,23 kW	2,8 kW	2,8 kW	2,8 kW	2,8 kW	2,8 kW	2,8 kW	2,8 kW	0,05 kW	0,84 kW	5 kW

Vector
store concept realization

Vector Inżynierstwo Szkielet
Doradztwo i Zaprojektowanie

WWW www.vector-scr.pl
adres ul.Bernardyńska 1A lok.74, 02-904 Warszawa

mail info@vector-scr.pl
telp 836 152 70 23

IWONA JARMAKOWSKA koordynator tel: 600 811 961 @ijarmakowska@vector-scr.pl
PIOTR CEGIELSKI architekt tel: 696 028 001 @pcegielski@vector-scr.pl

inwestor /client MOUNTAIN WAREHOUSE

nazwa i adres lok. (objektu) / address Redkom Park Bielsko Sp. z o. o.
ul. Słoneczna 116A, 05-500 Stara Iwiczna
lokal L0.11

stadium / stage PROJ. TECHNICZNY
WNĘTRZ LOKALU USŁUGOWEGO

branża / branch IINSTALACJE ELEKTRYCZNE

projektant / designer mgr inż. MICHAŁ SIMIŃSKI
upr. bud. w specjalności instalacyjnej nr LOD/1439/PWOE/10 podpis

opracowanie / drawings

nazwa rysunku /name of draw. SCHEMAT IDEOWY - ROZDZIELNICA GŁÓWNA

nr rysunku /drawing no. E-4 VI 2024 A3 skala /scale n/d