


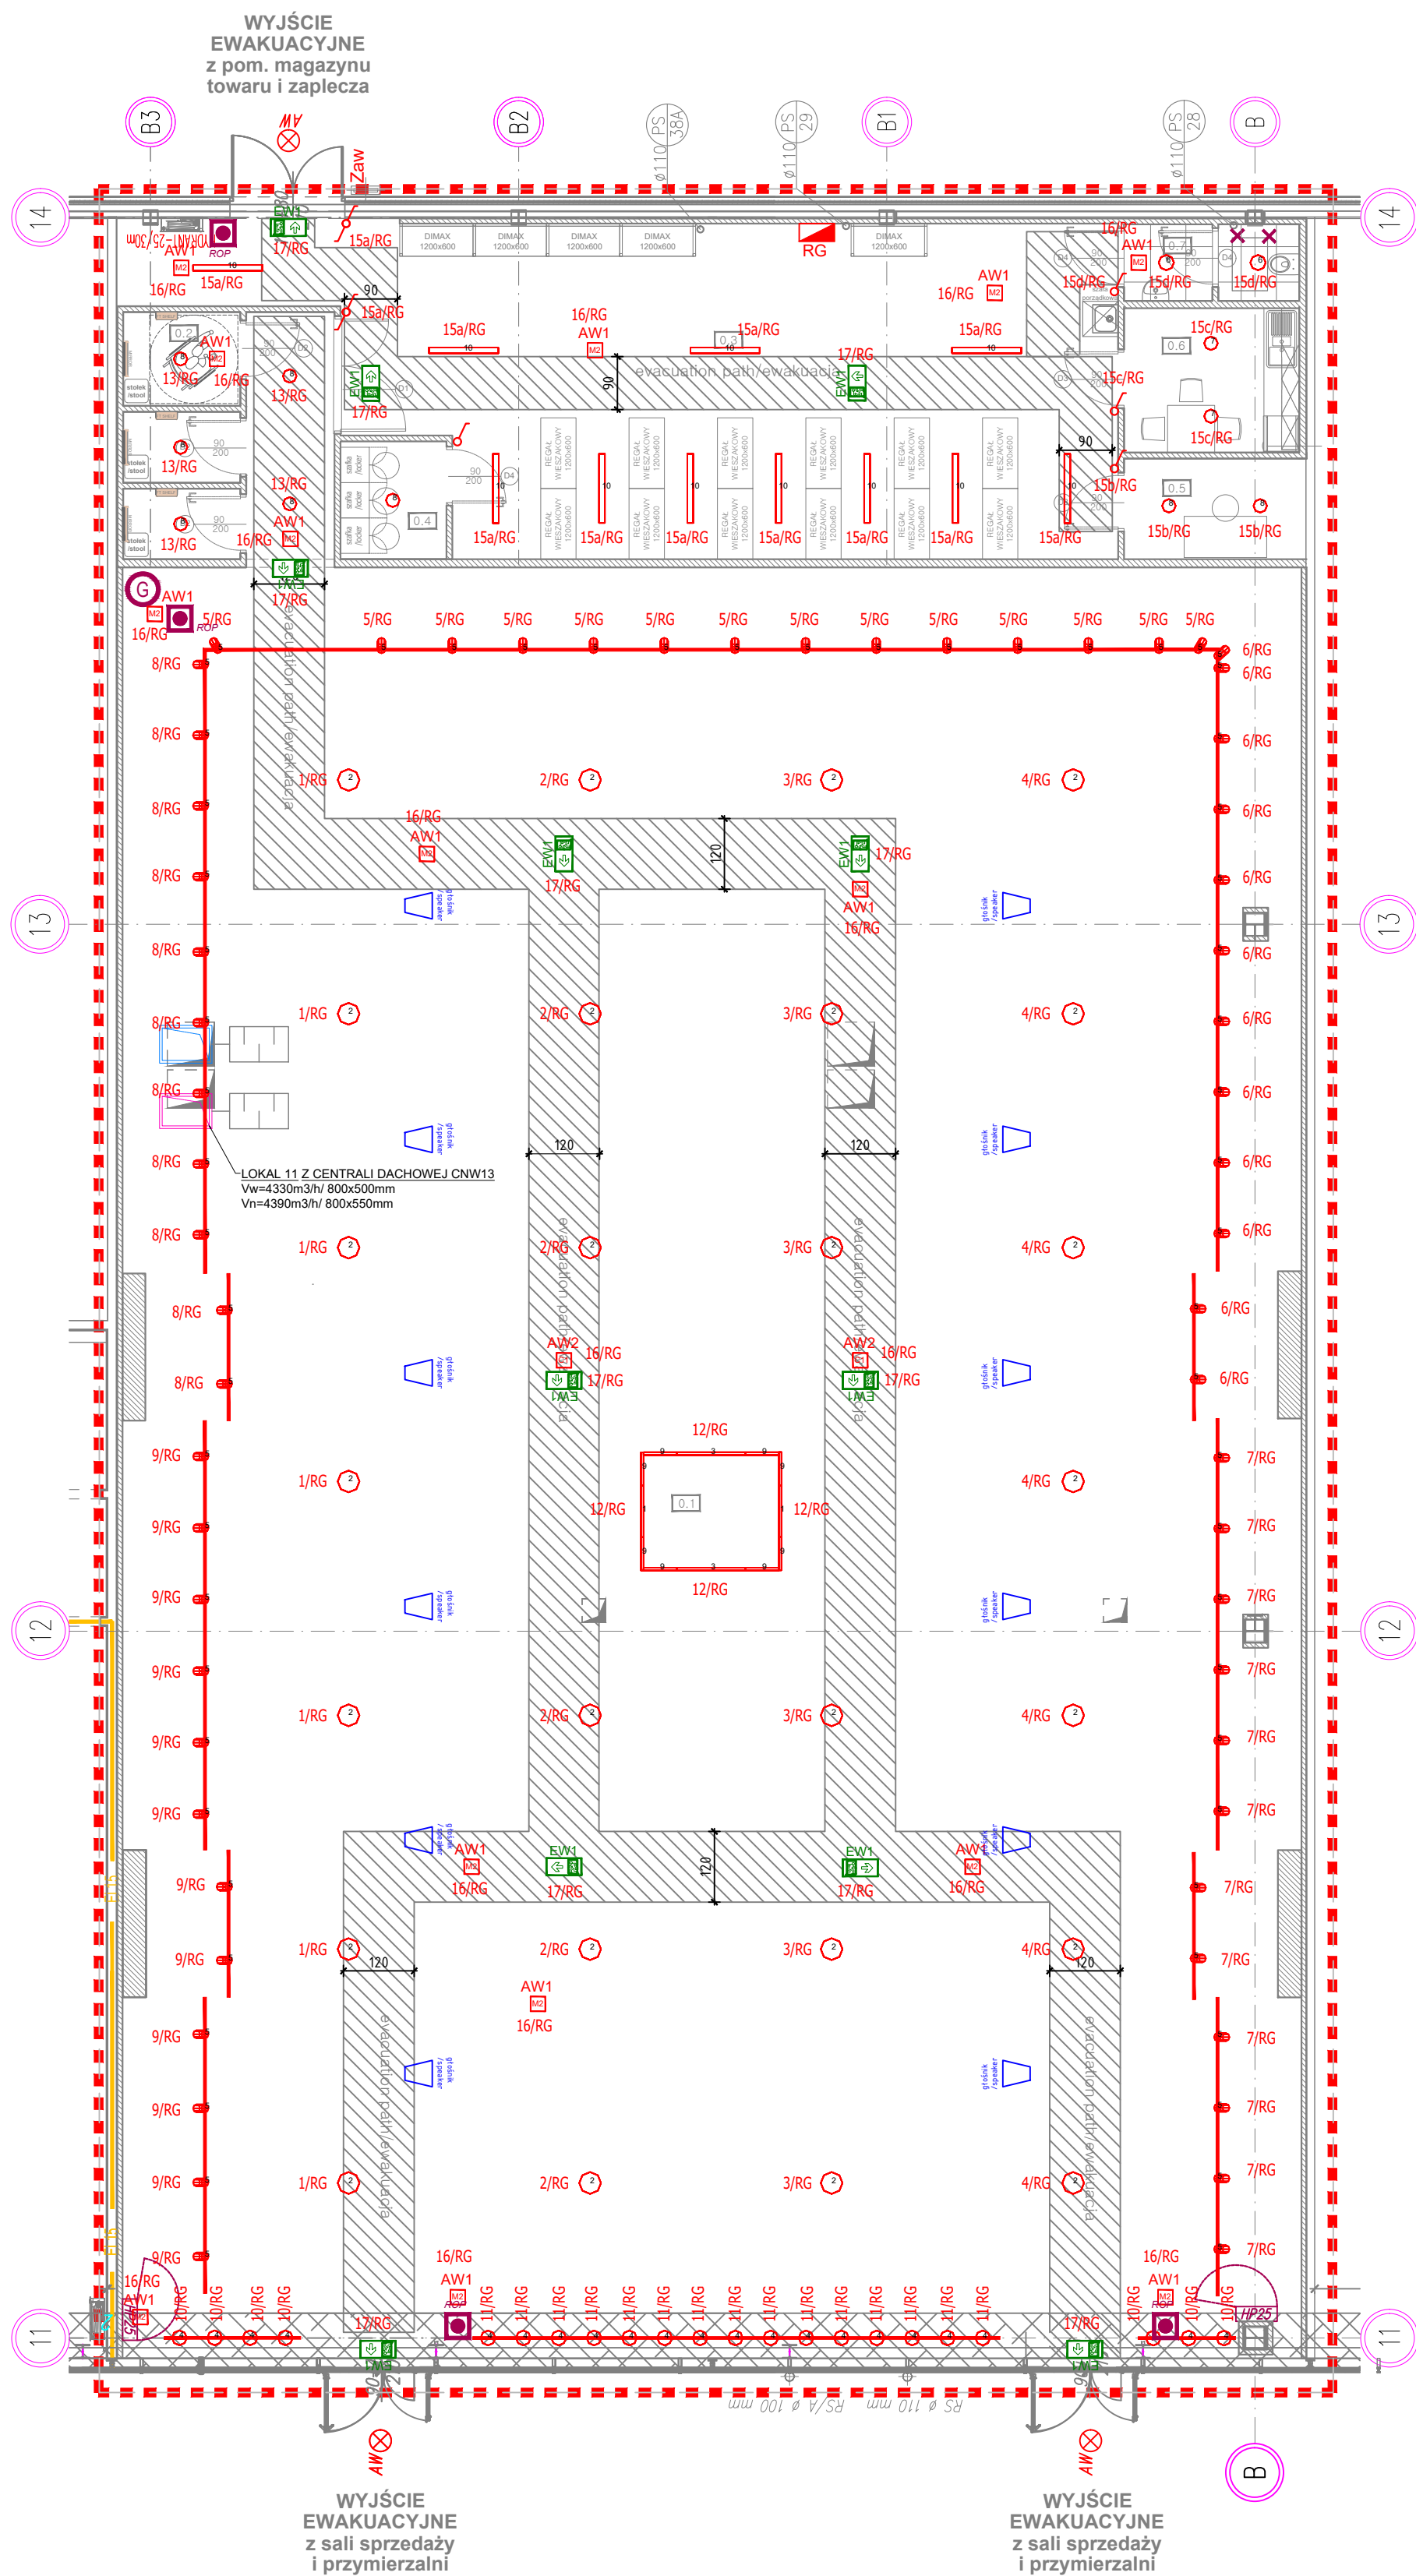

Legenda oznaczeń:

Symbols legend:

- przegrody wygradzające lokal / premises walls
- nowe ściany działowe / przedścianki GK / new partition walls / prewalls
- główne wejście z zewnątrz / main exterior entrance
- istniejący hydrant z gaśnicą / existing hydrant with fire extinguisher
- nowoprojektowany hydrant z gaśnicą / new hydrant with fire extinguisher
- projektowane lokalizacje dodatkowych gaśnic / designed additional fire extinguishers locations
- projektowany przeciwpożarowy wyłącznik prądu (PWP) / designed local circuit breaker designed location
- > brak sufitu podwieszanego / pozostawienie widocznej konstrukcji / lack of suspended ceiling, visible roof structure
- > nowy sufit Armstrong, wys. ok. +300cm, biały / new suspended Armstrong ceiling, height of circa +300cm, white

projektowane głośniki (kontrola dostępna z lady kasowej)

łączniki IP20 p/t do ster. oświetleniem

- Oprawa systemowa VIP MINI LED 24W OPAL 875mm 3000K CRI90
- Oprawa OCULUS LED 104W 3000K CRI80
- Oprawa systemowa VIP MINI LED 31W OPAL 1165mm 3000K CRI90
- Oprawa EXPLORER M do szynoprzewodu 3F 3500lm 3000K CRI90 15D
- Oprawa EXPLORER M do szynoprzewodu 3F 3500lm 3000K CRI90 60D
- Oprawa Bari Q LED 155 16W 3000K OPAL
- Oprawa BARI ECO LED DLN 19W 3000K
- Oprawa BARI ECO LED DLN 28W 3000K CRI90
- Oprawa systemowa VIP MINI LED CORNER 31W OPAL 3000K CRI90
- Oprawa Fibra LED 1175mm 27W 3000K OPAL

AW1 Oprawa iTech M2 302 M AT 3h

AW2 Oprawa iTech C1 302 M AT 3h

EW1 Oprawa ONTEC G E1E 180 M AT 3h

0.1	SALA SPRZEDAŻY /SALES AREA
603,80m2	GRES / LVT

0.5	POKOJ KIEROWNIKA /MANAGER ROOM
5,30m2	TECH. GRES /LVT

0.2	PRZYMIERZALNIE /FITTING ROOMS
14,23m2	GRES / LVT

0.6	POKOJ SOCJALNY /STAFF ROOM
7,29m2	TECH. GRES /LVT

0.3	MAGAZYN TOWARU /STORAGE
76,76m2	TECH. GRES /LVT

0.7	WC /TOILET
3,74m2	TECH. GRES /LVT

0.4	SZATNIA /CLOAKROOM
3,60m2	TECH. GRES /LVT

POWIERZCHNIA UŻYTKOWA: 714,72 m²

UWAGA!
Prace aranżacyjne należy prowadzić pod nadzorem uprawnionej osoby, zgodnie ze sztuką budowlaną, wymaganiami bhp i obowiązującymi normami i prawem.
Wykonawca przed rozpoczęciem realizacji zobowiązany jest do sprawdzenia kompletności dokumentacji projektowej, zapoznania się z zawartością i sprawdzenia jej.
W przypadku jakiegokolwiek wątpliwości lub rozbieżności w opracowaniach projektowych poszczególnych branż, należy przed przystąpieniem do robot zwrócić się do głównego projektanta.
Wymiary na liniach wymiarowych podano w milimetrach.
Podane w projekcie rozwiązania i wymiary należy zweryfikować na budowie.
Zastosowane materiały budowlane powinny posiadać wszystkie wymagane prawem atesty i aprobaty oraz odpowiadać normom bezpieczeństwa p.poż i bhp.
Wszystkie rozwiązania systemowe związane z określoną technologią wykonania ściśle wg. instrukcji producenta.
Dobór materiałów niewskazanych w projekcie, w tym alternatywnych wymaga akceptacji głównego projektanta obiektu oraz Inwestora.

Vector
store concept realization

INWONA JARMAKOWSKA koordynator tel: 600 811 961 @jjarmakowska@vector-scr.pl
PIOTR CEGIELSKI architekt tel: 696 028 001 @pcegielski@vector-scr.pl

inwestor / client	Redkom Park Bielsko Sp. z o.o. Ul. Słoneczna 116A 05-500 Stara Iwiczna NIP: 1231527802
nazwa i adres lok. (obiektu) / address	Lokal 0.11 w budynku handlowym zlokalizowanym w Bielsku-Białej (43-300) przy ul. Warszawskiej 180
stadium / stage	PROJ. TECHNICZNY
branża / branch	IINSTALACJE ELEKTRYCZNE
projektant / designer	mgr inż. MICHAŁ SIMIŃSKI upr. bud. w specjalności instalacyjnej nr LOD/1439/PWOE/10 Podpis
sprawdzający	mgr inż. RAFAŁ SKOWRON upr. bud. w specjalności instalacyjnej nr LOD/3024/PBE/16 Podpis
nazwa rysunku / name of draw.	RZUT PARTERU - OŚWIETLENIE
nr rysunku / drawing no.	E-1 VI 2024 A2 skala 1:100