


Nr obwodu			1	2	3	4	5	6	7	8	9	10	11	12	13	14	15	16	17	18	19	20	21	22	23	
Zasilanie	Ochronnik	Sygnalizacja	Oświetlenie sala sprzedaży	Oświetlenie sala sprzedaży	Oświetlenie sala sprzedaży	Oświetlenie sala sprzedaży	Oświetlenie reflektory	Oświetlenie reflektory	Oświetlenie reflektory	Oświetlenie reflektory	Oświetlenie reflektory	Oświetlenie reflektory	Oświetlenie reflektory	Oświetlenie kasy Znaki kierunkowe	Oświetlenie przymierzalnia	Oświetlenie LED przymierzalnia	Oświetlenie zaplecze	Oświetlenie awaryjne	Oświetlenie awaryjne ewakuacyjne	Gniazdo wtykowe	Gniazdo wtykowe	Grzejniki elektryczne	Grzejniki elektryczne	Łódówka	Podgrzewacz	Zabezpieczenie styczników
Lokalizacja			0.1	0.1	0.1	0.1	0.1	0.1	0.1	0.1	0.1	0.1	0.1	0.1	0.2, 0.3	0.2	0.4, 0.5, 0.6, 0.7	Lokal	Lokal	0.4, 0.7	0.5, 0.6	0.5, 0.6, 0.7	0.5, 0.6, 0.7	0.5		
Moc obwodu			0,73 kW	0,62 kW	0,62 kW	0,73 kW	0,42 kW	0,36 kW	0,36 kW	0,33 kW	0,36 kW	0,21 kW	0,45 kW	1 kW	0,12 kW	0,04 kW	0,2 kW	0,04 kW	0,02 kW	0,4 kW	0,6 kW	1,5 kW	1 kW	0,3 kW	2,2 kW	

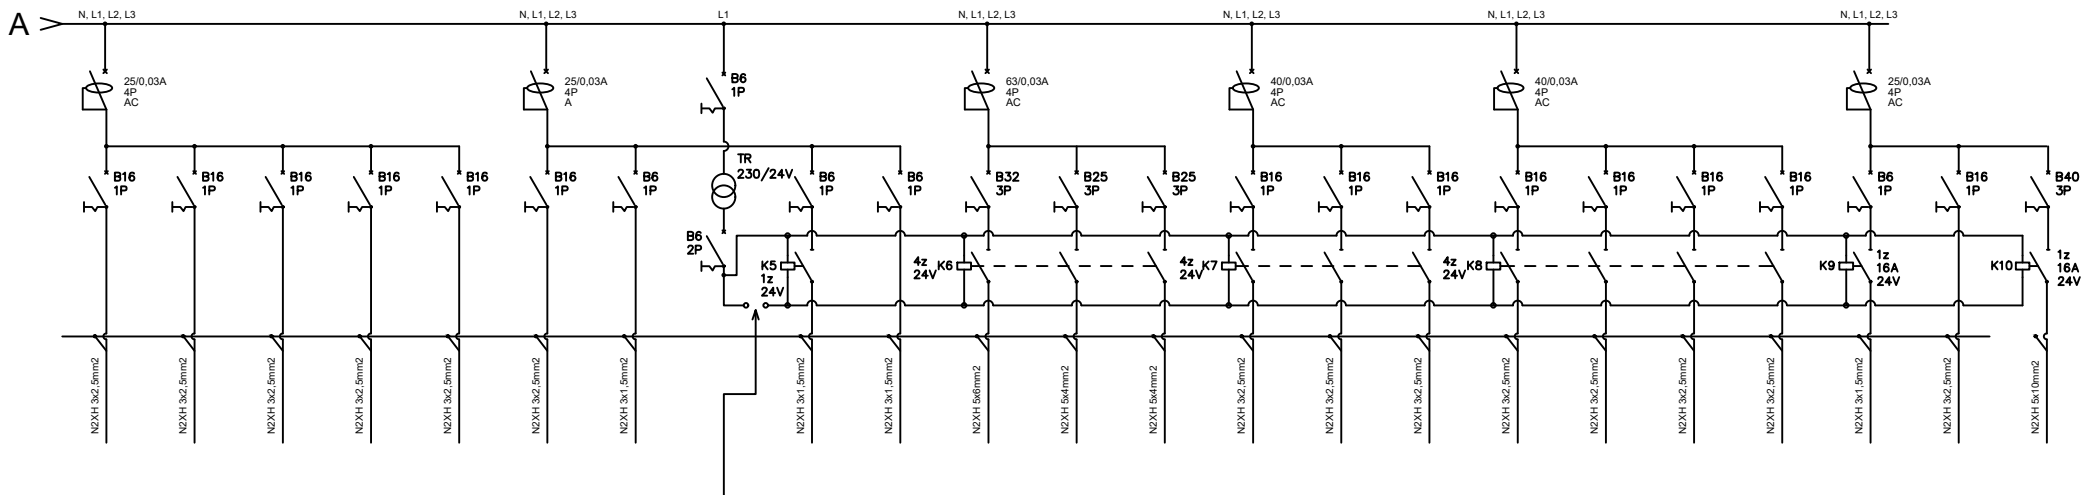

24	25	26	27	28	29	30	Impulś SLP wykazywanie przelazienia HVAC i naglozenie lokalu przychodzący z C.H	31	32	33	34	35	36	37	38	39	40	41	42	43	44	45
Gniazdo wtykowe sala sprzedaży	Gniazdo wtykowe sala sprzedaży	Gniazdo wtykowe kasa	Gniazdo wtykowe kasa	Logotyp	Szafa RACK	Bramki antykrazieżowe		Nagłośnienie	Dzwonek	Kurtyna powietrzna	Kurtyna powietrzna	Kurtyna powietrzna	Klimatyzacja	Klimatyzacja	Klimatyzacja	Klimatyzacja	Klimatyzacja	Klimatyzacja	Klimatyzacja	Wentylator kanałowy	Destryfikator	Rooftop
0.1	0.1	0.1	0.1	Elewacja	0.7	0.1		0.1	0.1	0.1	0.3	0.3	Dach	Dach	Dach	Dach	Dach	Dach	Dach	Dach	0.1	Dach
0,4 kW	0,4 kW	0,6 kW	0,6 kW	0,6 kW	0,5 kW	0,2 kW		0,2 kW	0,01 kW	12,23 kW	12,23 kW	0,23 kW	2,8 kW	2,8 kW	2,8 kW	2,8 kW	2,8 kW	2,8 kW	2,8 kW	0,05 kW	0,84 kW	5 kW

Vector
store concept realization

Vector Inżyniering Sp. z o.o.
Dział Inżyniering i Zarządzanie

www.vector-scr.pl
ul. Bernardyńska 1A lok.74, 02-904 Warszawa

info@vector-scr.pl
836 152 70 23

IWONA JARMAKOWSKA koordynator tel: 600 811 961 @ijarmakowska@vector-scr.pl
PIOTR CEGIELSKI architekt tel: 696 028 001 @pcegielski@vector-scr.pl

inwestor /client Redkom Park Bielsko Sp. z o. o.
Ul. Słoneczna 116A 05-500 Stara Iwiczna
NIP: 1231527802

nazwa i adres lok. (objektu) / address Lokal 0.11 w budynku handlowym zlokalizowanym w Bielsku-Białej (43-300) przy ul. Warszawskiej 180

stadium / stage PROJ. TECHNICZNY

branża / branch IINSTALACJE ELEKTRYCZNE

projektant / designer mgr inż. MICHAŁ SIMIŃSKI
upr. bud. w specjalności instalacyjnej nr LOD/1439/PWOE/10 podpis

sprawdzający mgr inż. RAFAŁ SKOWRON
upr. bud. w specjalności instalacyjnej nr LOD/3024/PBE/16 podpis

nazwa rysunku /name of draw. SCHEMAT IDEOWY - ROZDZIELNICA GŁÓWNA

nr rysunku /drawing no. E-4 VI 2024 A3 skala /scale n/d