

BUDOWA BUDYNKU
USŁUGOWO -
GASTRONOMICZNEGO
BURGER KING

ADRES INWESTYCJI:
BIELSKO BIAŁA
UL. WARSZAWSKA 180
DZIAŁKI NR 47/24, 3439/20
OBRĘB 0038 - STARE
BIELSKO

INWESTOR:
REX CONCEPTS
BK POLAND S.A
UL. RACŁAWICKA 2-4
53-146 WROCŁAW

PROJEKT TECHNICZNY
INST. SANITARNE
INSTALACJA WODY.
SKALA 1:100

PROJEKTANT:
RAFAŁ GÓRKA
NR.UPR.:MAP/0092/PWBS/21
MAP/IS/0142/21

SPRAWDZAJĄCY:
PAWEŁ PRZEPIÓRA
NR.UPR.:MAP/0251/POOS/13
MAP/IS/0320/13


ZESPÓŁ PROJEKTOWY:
DOMINIK KOTLARZ

4.5.1.

05.2024

603_PW_BK_BIELSKO-BIAŁA
NR RYS. WK-01

GRUPA 68
ARCHITEKCI

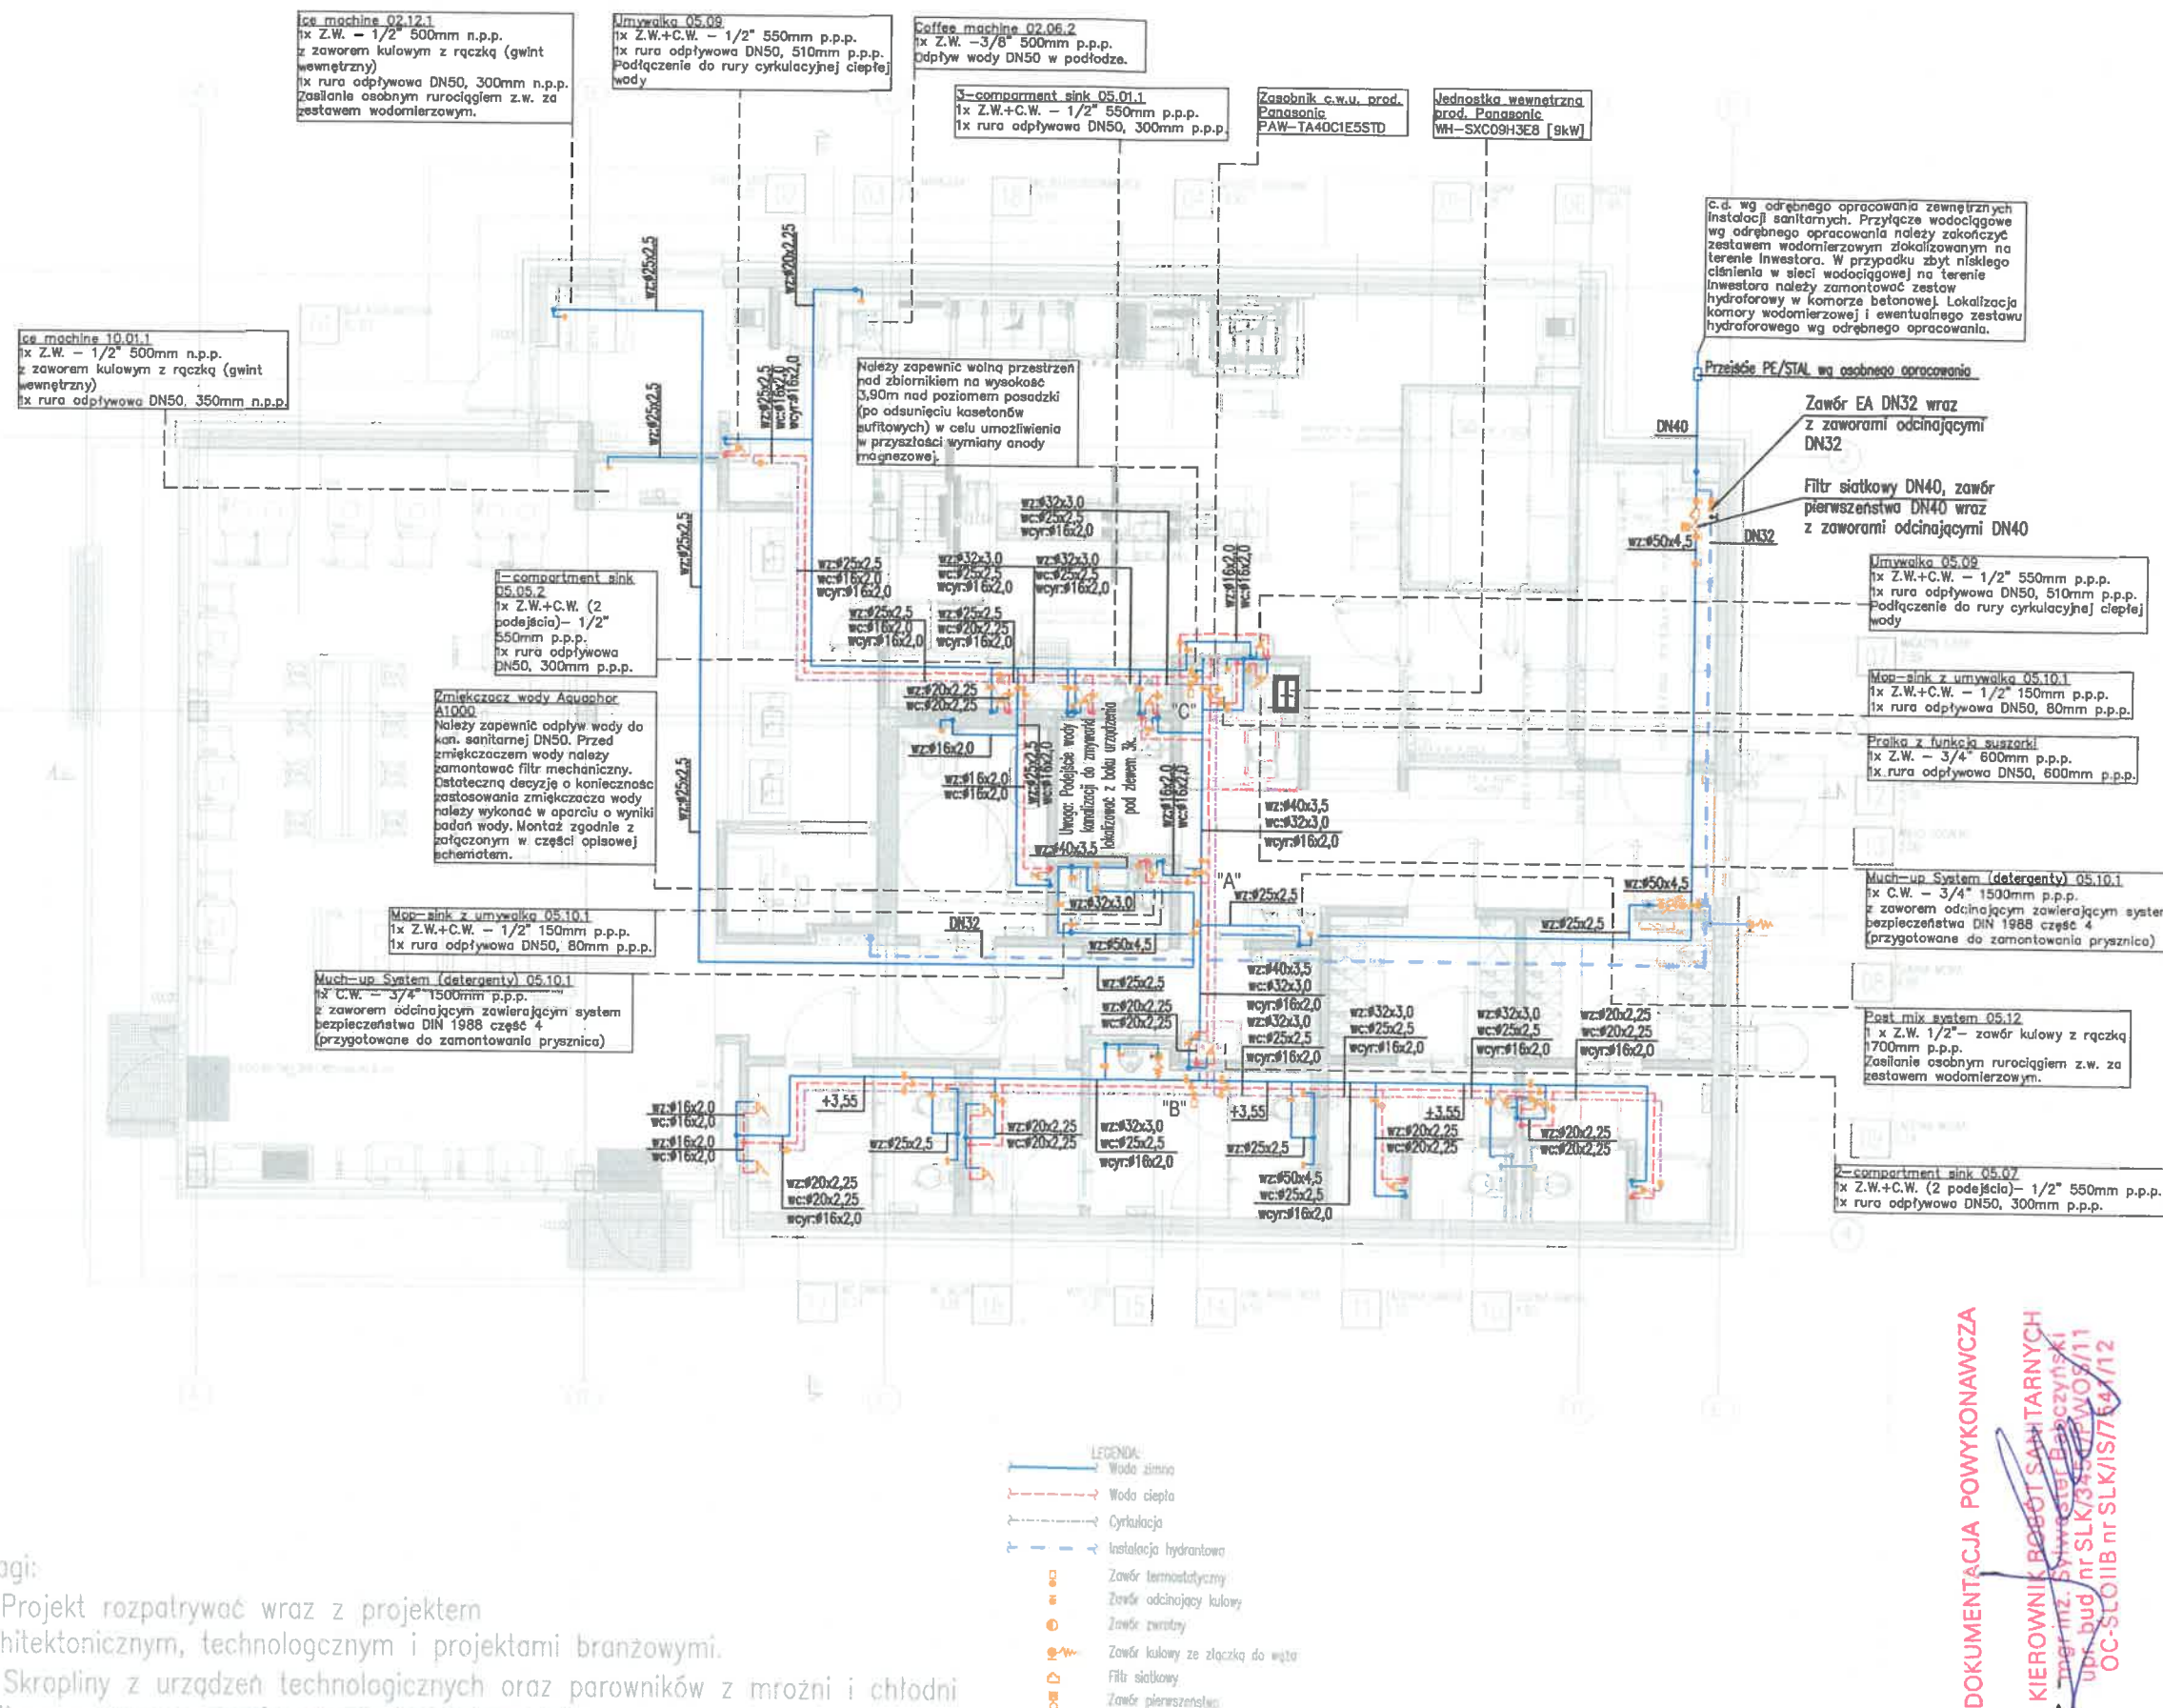

Zastrzega się wszelkie prawa wynikające z Ustawy o prawie autorskim. Projekt niniejszy nie może być w całości lub w części przerysowany, uzupełniony, skopiowany lub odstępiony komukolwiek bez pisemnej zgody firmy GRUPA 68 ARCHITEKCI w Krakowie.

GRUPA 68 ARCHITEKCI SJ, ul. Sarego 7/10, 31-047 Kraków, tel/fax +48 12 4295099, e-mail: grupa68@grupa68.com.pl, www.grupa68.com.pl

BUDOWA BUDYNKU
USŁUGOWO -
GASTRONOMICZNEGO
BURGER KING

ADRES INWESTYCJI:
BIELSKO BIAŁA
UL. WARSZAWSKA 180
DZIAŁKI NR 47/24, 3439/20
OBRĘB 0038 - STARE
BIELSKO

INWESTOR:
REX CONCEPTS
BK POLAND S.A
UL. RAŚLAWICKA 2-4
53-146 WROCŁAW

PROJEKT TECHNICZNY
INST. SANITARNE
INSTALACJA KANALIZACJI.
RZUT PARTERU
SKALA 1:100

PROJEKTANT:
RAFAŁ GÓRKA
NR.UPR.:MAP/0092/PWBS/21
MAP/IS/0142/21

SPRAWDZAJĄCY:
PAWEŁ PRZEPIÓRA
NR.UPR.:MAP/0251/POOS/13
MAP/IS/0320/13


ZESPÓŁ PROJEKTOWY:
DOMINIK KOTLARZ

4.5.2.

05.2024

603_PW_BK_BIELSKO-BIAŁA
NR RYS. WK-02

GRUPA 68
ARCHITEKCI

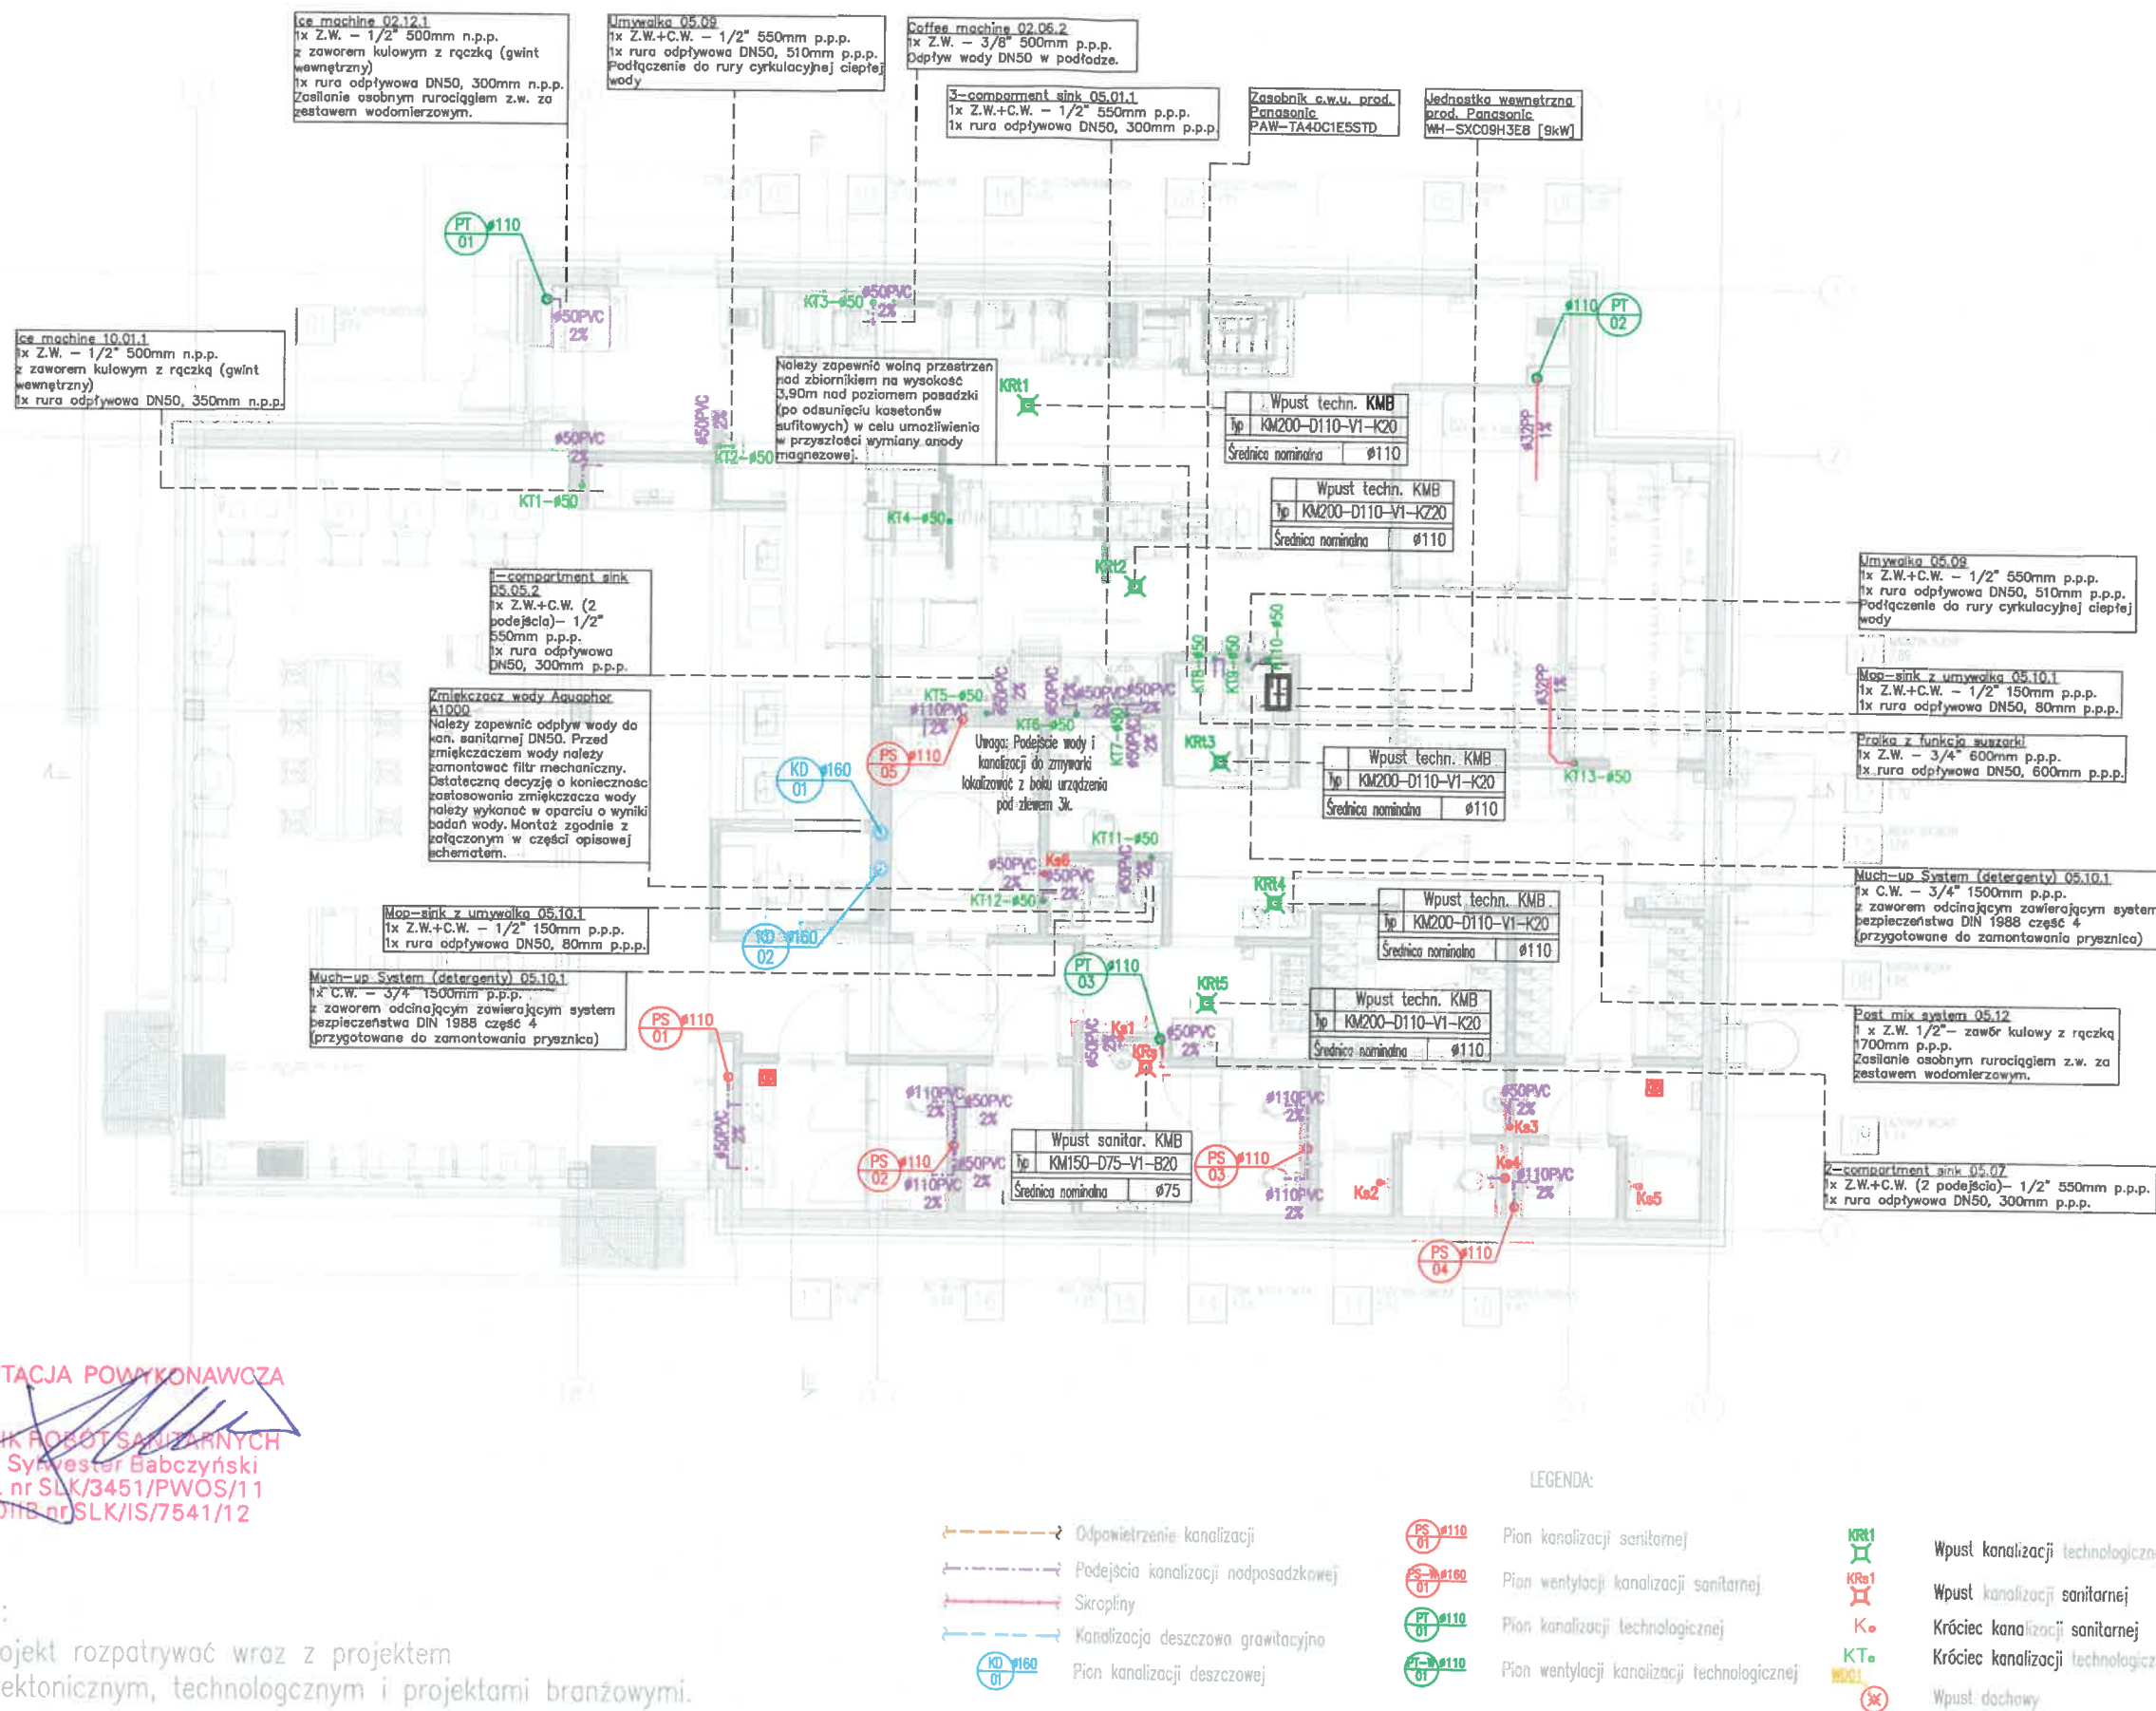

DOKUMENTACJA POWYKONAWCZA

KIEROWNIK ROBÓT SANITARNYCH
mgr inż. Sylwester Babczyński
opr. bud. nr SLK/3451/PWOS/11
OC-SŁONB nr SLK/IS/7541/12

Uwagi:

- 1) Projekt rozpatrywać wraz z projektem architektonicznym, technologicznym i projektami branżowymi.
- 2) Skropliny z urządzeń technologicznych oraz parowników z mroźni i chłodni podłączyć poprzez zaszyfonowanie bezstykowe lub bezpośrednio do wpustów kanalizacyjnych bezkontaktowo (szczelina powietrzna).

Zastrzega się wszelkie prawa wynikające z Ustawy o prawie autorskim. Projekt niniejszy nie może być w całości lub w części przerysowany, uzupełniany, kopiowany lub odpisywany komukolwiek bez pisemnej zgody firmy GRUPA 68 ARCHITEKCI w Krakowie.

GRUPA 68 ARCHITEKCI SJ, ul. Sarego 7/10, 31-047 Kraków, tel/fax +48 12 4295099, e-mail: grupa68@grupa68.com.pl, www.grupa68.com.pl

BUDOWA BUDYNKU
USŁUGOWO -
GASTRONOMICZNEGO
BURGER KING

ADRES INWESTYCJI:
BIELSKO BIAŁA
UL. WARSZAWSKA 180
DZIAŁKI NR 47/24, 3439/20
OBRĘB 0038 - STARE
BIELSKO

INWESTOR:
REX CONCEPTS
BK POLAND S.A
UL. RACŁAWICKA 2-4
53-146 WROCŁAW

PROJEKT TECHNICZNY
INST. SANITARNE
INSTALACJA KANALIZACJI
PROWADZONA POD DACHEM
SKALA 1:100

PROJEKTANT:
RAFAŁ GÓRKA
NR.UPR.:MAP/0092/PWBS/21
MAP/IS/0142/21


SPRAWDZAJĄCY:
PAWEŁ PRZEPIÓRA
NR.UPR.:MAP/0251/POOS/13
MAP/IS/0320/13

ZESPÓŁ PROJEKTOWY:
DOMINIK KOTLARZ

4.5.3.

05.2024
603_PW_BK_BIELSKO-BIAŁA
NR RYS. WK-03

GRUPA 68
ARCHITEKCI

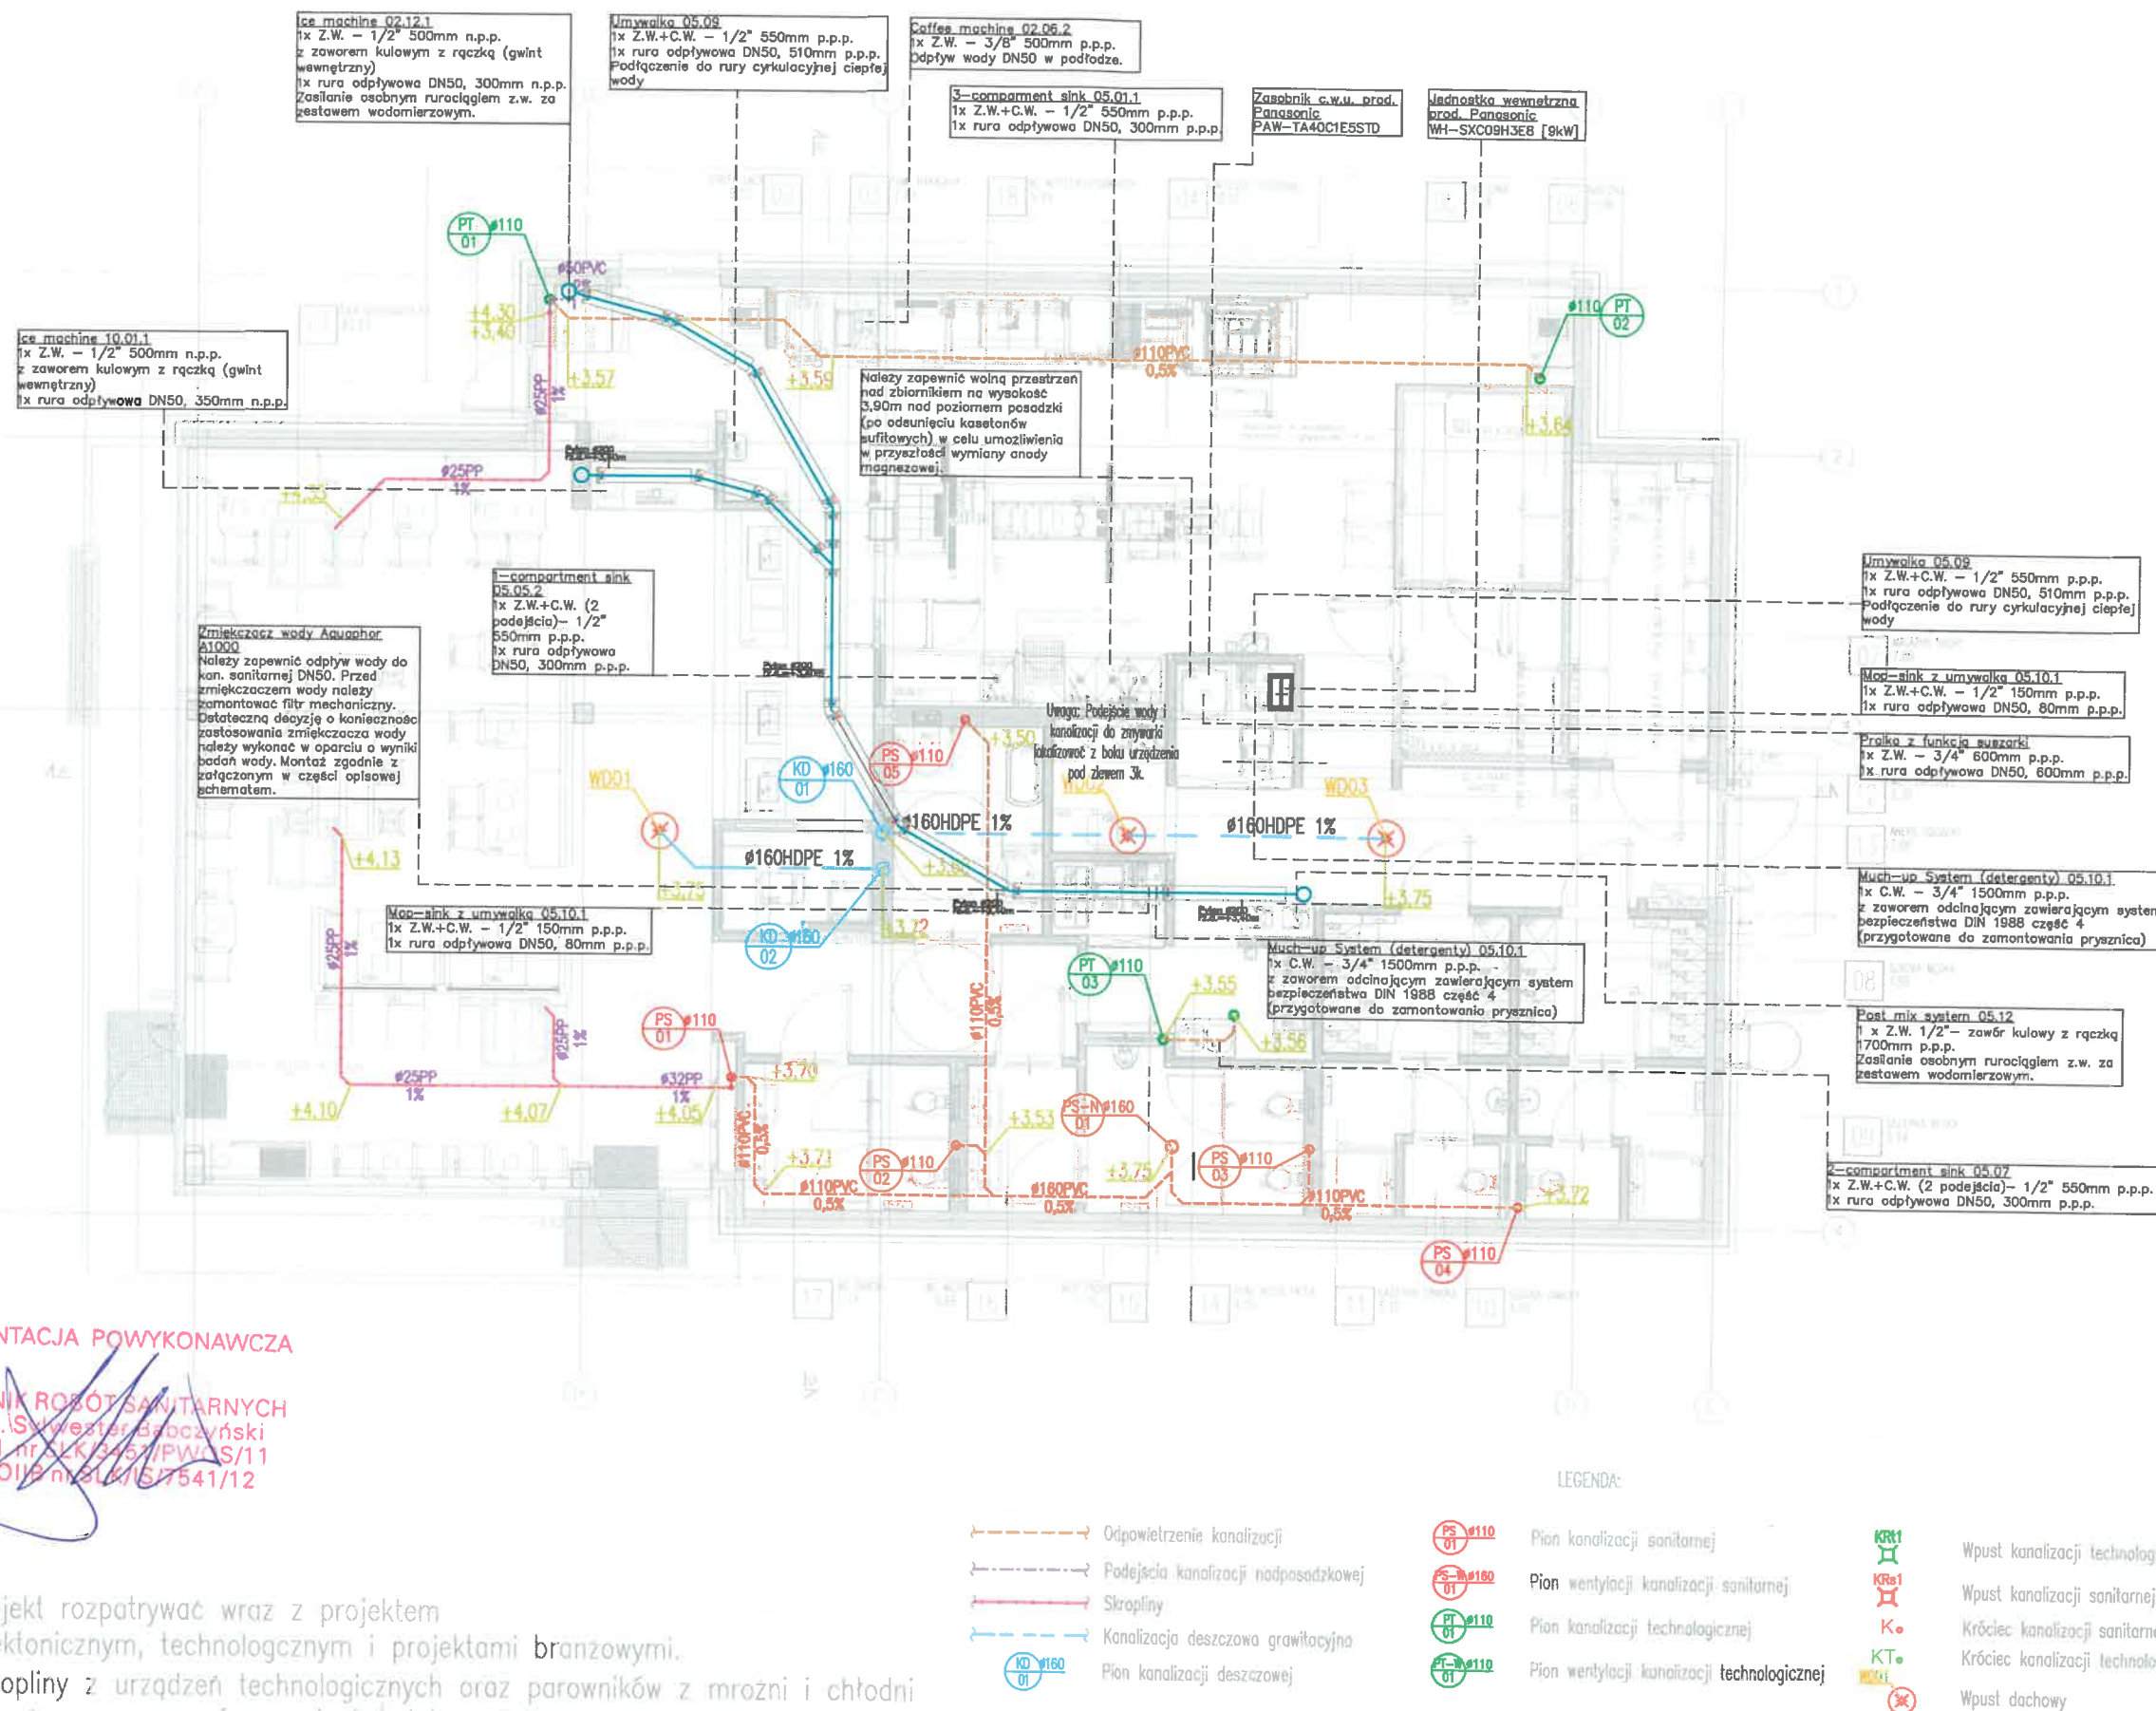

DOKUMENTACJA POWYKONAWCZA

KIEROWNIK ROBÓT SANITARNYCH
mgr inż. Sylwester Błoczyński
upr. bud. nr. 41345/PWBS/11
OC-ŚLO19 nr. 314/IS/7541/12

Uwagi:

- 1) Projekt rozpatrywać wraz z projektem architektonicznym, technologicznym i projektami branżowymi.
- 2) Skropliny z urządzeń technologicznych oraz parowników z mroźni i chłodni podłączyć poprzez zasyfonowanie bezstykowe lub bezpośrednio do wpustów kanalizacyjnych bezkontaktowo (szczelina powietrzna).

Zastrzega się wszelkie prawa wynikające z Ustawy o prawie autorskim. Projekt niniejszy nie może być w całości lub w części przerysowany, uzupełniony, skopiowany lub odpisany komukolwiek bez pisemnej zgody firmy GRUPA 68 ARCHITEKCI w Krakowie.

GRUPA 68 ARCHITEKCI SJ, ul. Sarego 7/10, 31-047 Kraków, tel/fax +48 12 4250599, e-mail: grupa68@grupa68.com.pl, www.grupa68.com.pl

BUDOWA BUDYNKU
USŁUGOWO -
GASTRONOMICZNEGO
BURGER KING

ADRES INWESTYCJI:
BIELSKO BIAŁA
UL. WARSZAWSKA 180
DZIAŁKI NR 47/24, 3439/20
OBRĘB 0038 - STARE
BIELSKO

INWESTOR:
REX CONCEPTS
BK POLAND S.A
UL. RACŁAWICKA 2-4
53-146 WROCŁAW

PROJEKT TECHNICZNY
INST. SANITARNE
INSTALACJA KANALIZACJI
RZUT DACHU
SKALA 1:100

PROJEKTANT:
RAFAŁ GÓRKA
NR.UPR.:MAP/0092/PWBS/21
MAP/IS/0142/21


SPRAWDZAJĄCY:
PAWEŁ PRZEPIÓRA
NR.UPR.:MAP/0251/POOS/13
MAP/IS/0320/13

ZESPÓŁ PROJEKTOWY:
DOMINIK KOTLARZ

u.5.4.

05.2024
603_PW_BK_BIELSKO-BIAŁA
NR RYS. WK-04

GRUPA 68
ARCHITEKCI

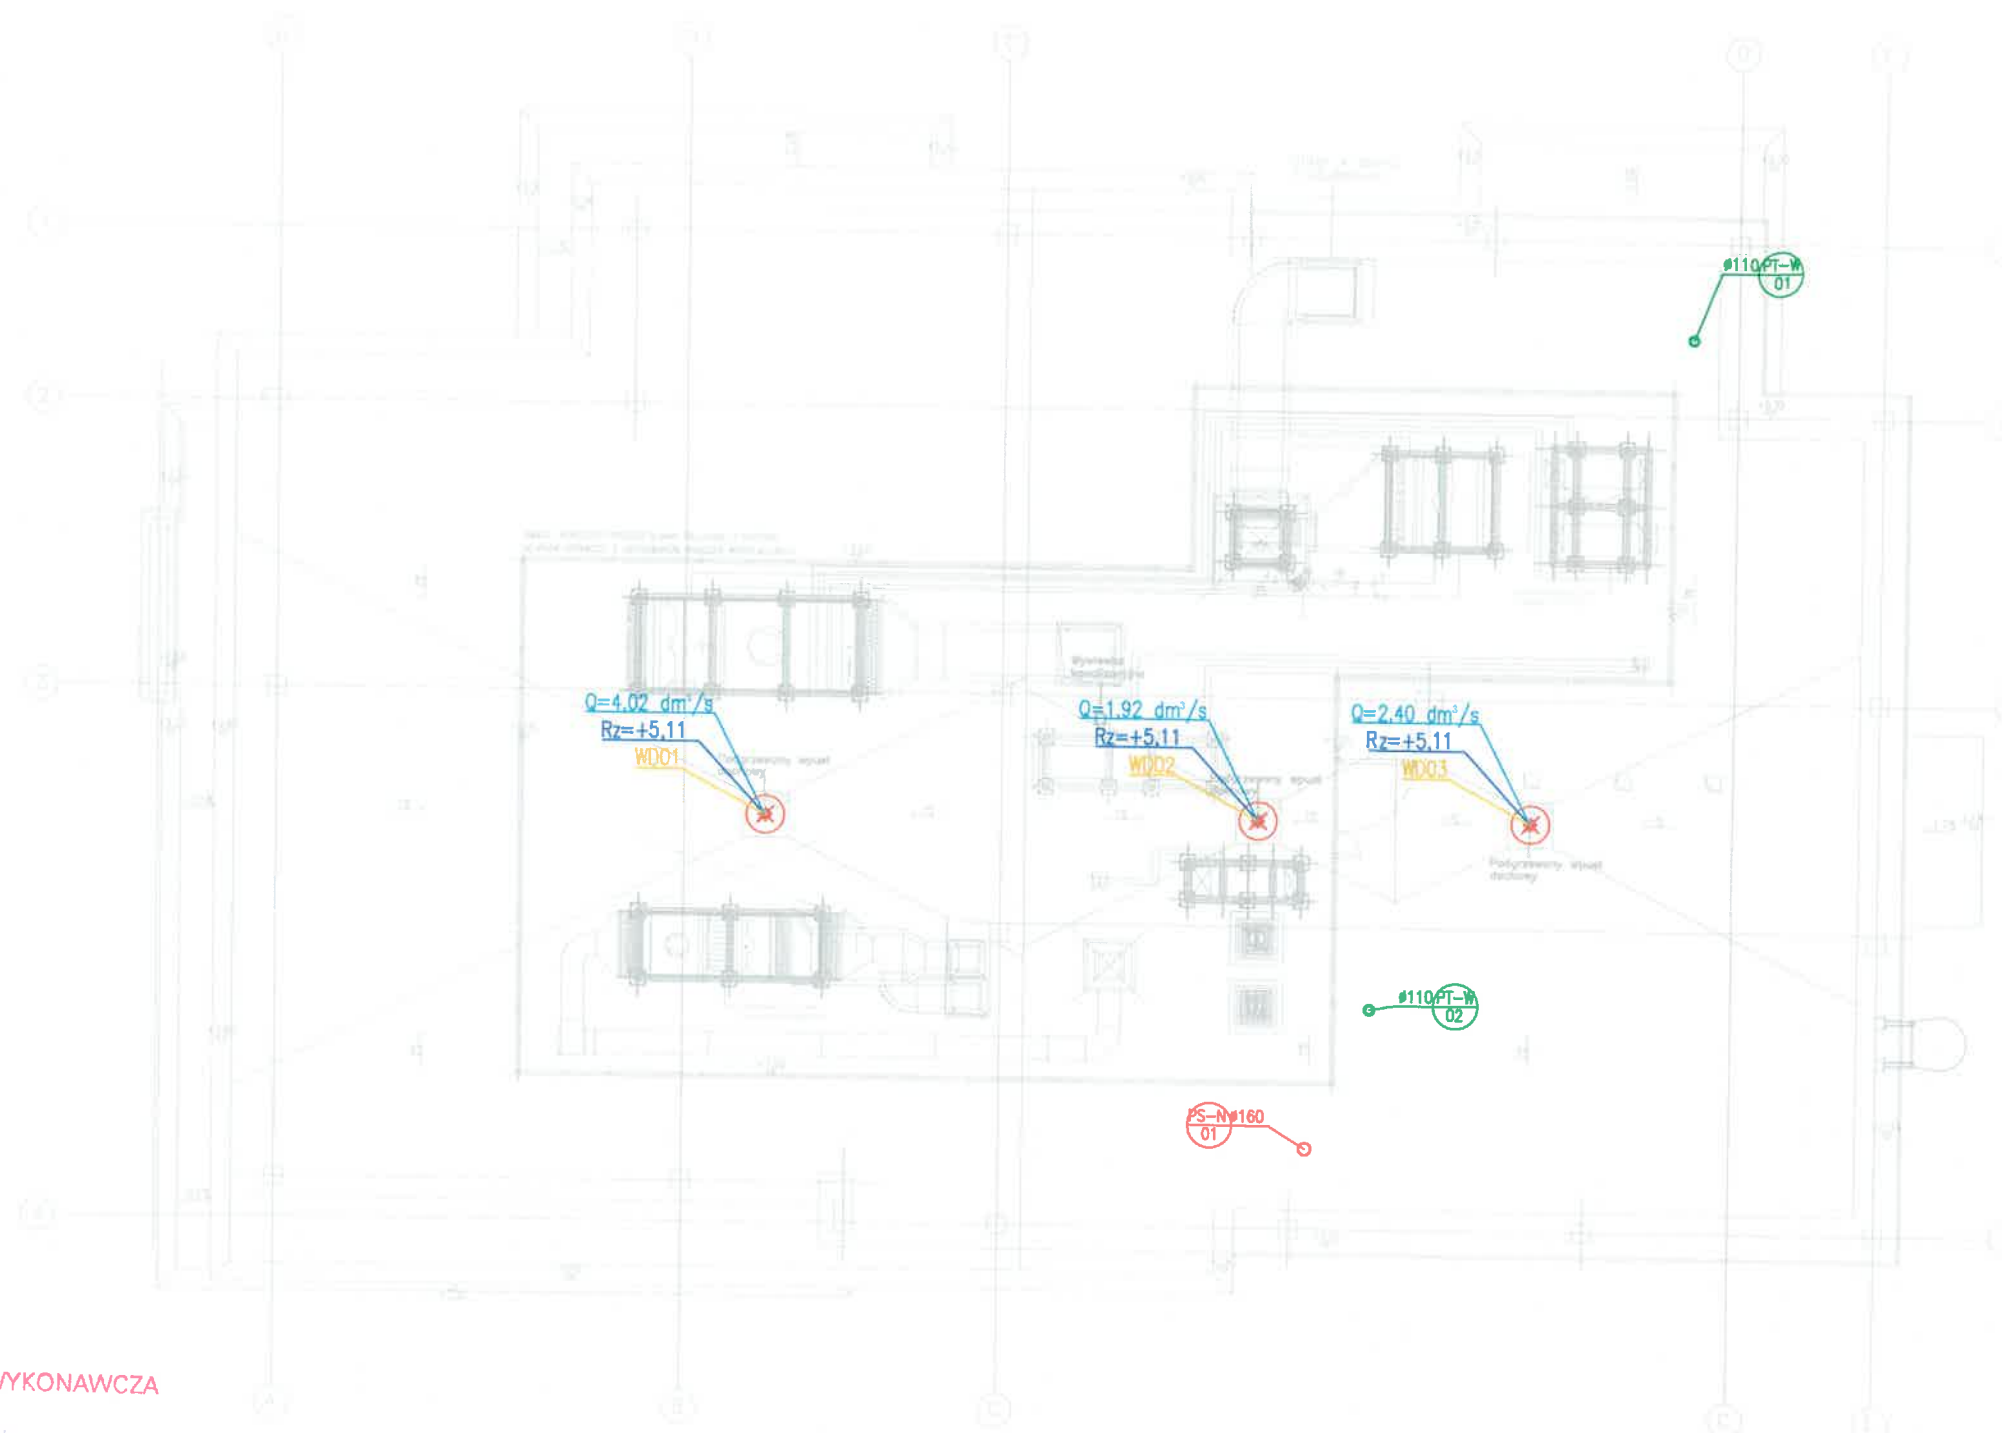


DOKUMENTACJA POWYKONAWCZA

KIEROWNIK ROBÓT SANITARNYCH
mgr inż. Sylwester Gabczyński
upr. bud. nr SLK/3451/PWOS/11
OC-SL/0112 nr SLK/IS/7541/12

Uwagi:

- 1) Projekt rozpatrywać wraz z projektem architektonicznym, technologicznym i projektami branżowymi.
- 2) Skropliny z urządzeń technologicznych oraz parowników z mroźni i chłodzi podłączyć poprzez zasyfonowanie bezstykowe lub bezpośrednio do wpustów kanalizacyjnych bezkontaktowo (szczelina powietrzna).

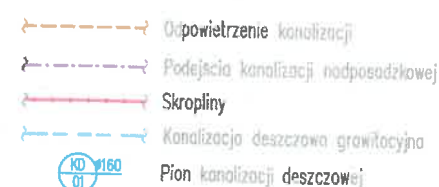

Zastrzega się wszelkie prawa wynikające z Ustawy o prawie autorskim. Projekt niniejszy nie może być w całości lub w części przerysowany, uzupełniony, skopiowany lub odstępiony komukolwiek bez pisemnej zgody firmy GRUPA 68 ARCHITEKCI w Krakowie.

GRUPA 68 ARCHITEKCI SJ, ul. Sarego 7/10, 31-047 Kraków, tel/fax +48 12 4295099, e-mail: grupa68@grupa68.com.pl, www.grupa68.com.pl