


WEZEŁ SANITARNY T05 SKALA 1:50

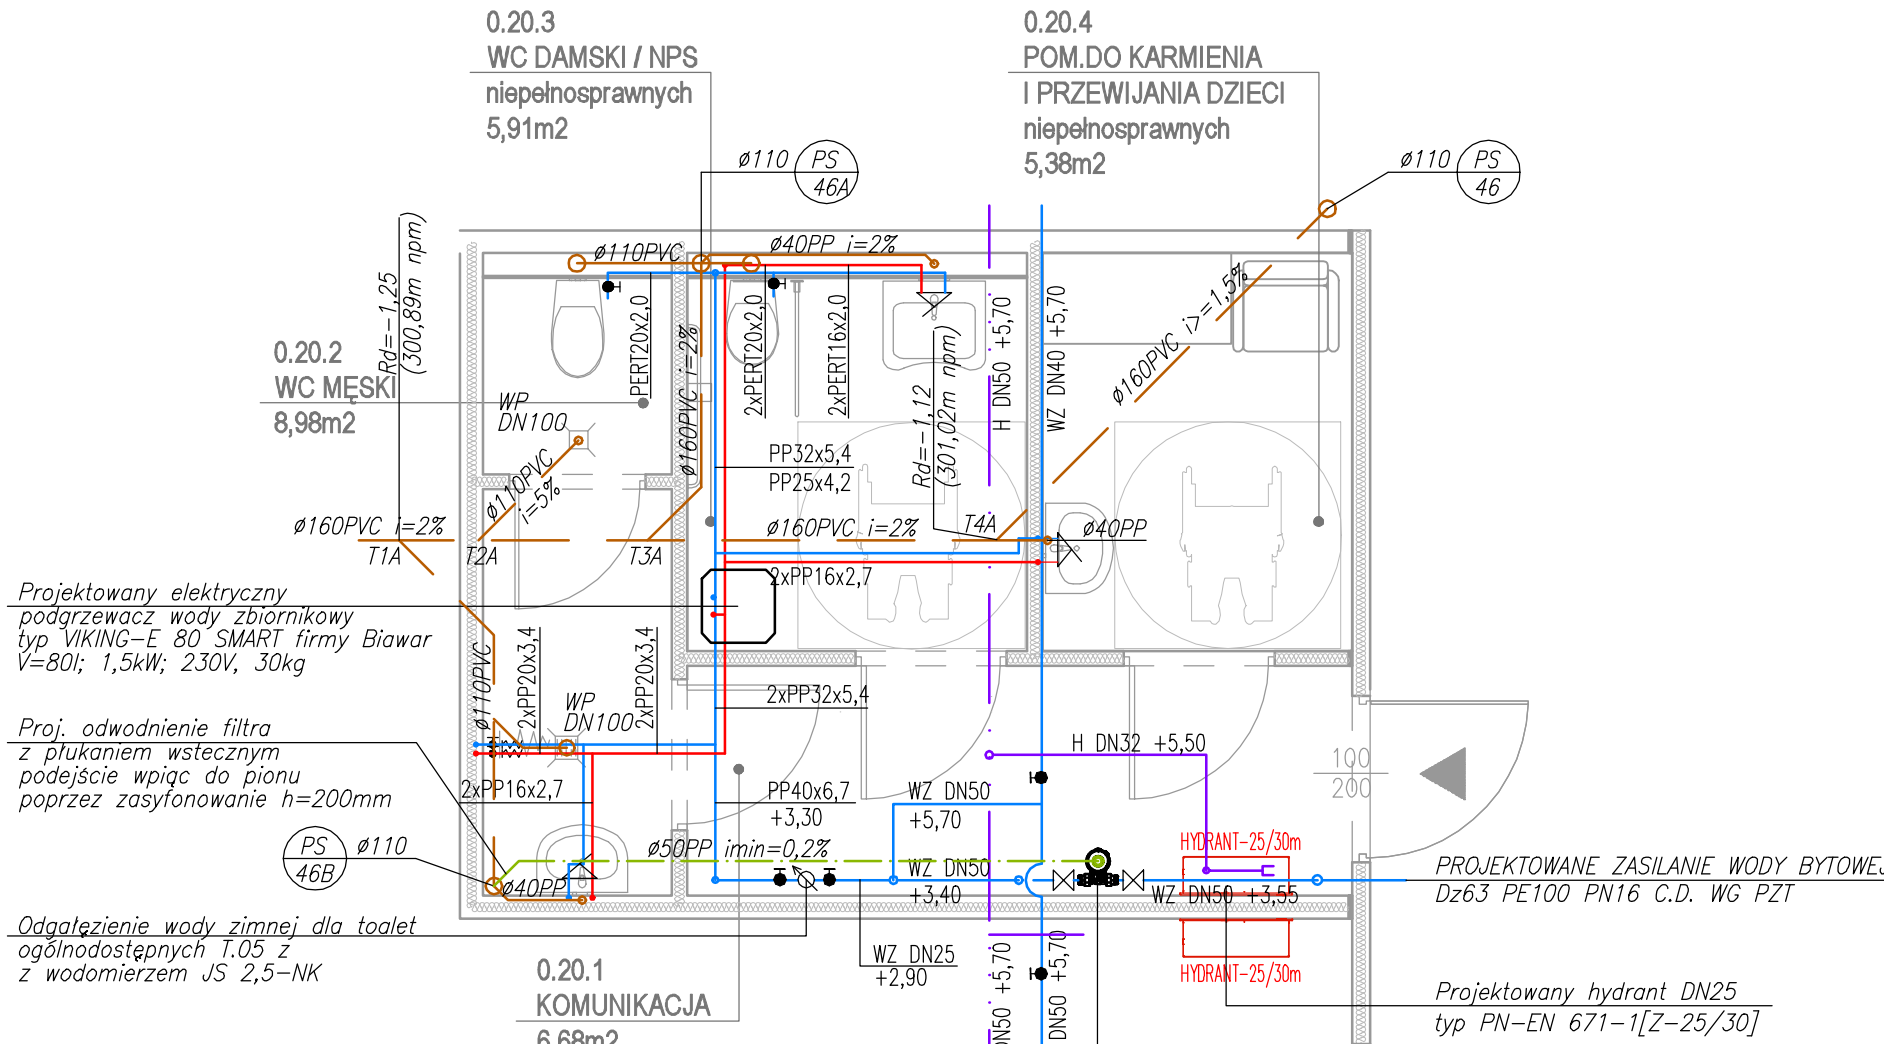

UKŁAD FILTRACJI WODY BYTOWEJ:
2x zawór DN50, filtr DRUFI+max DN50 SYR
z modulem automatycznego płukania wstecznego
(230V; 2,5W);

T.05	TOALETY II	
20,98	SUFIT	+2,70/+4,00
	WYLEWKA CEM.	-0,02
	POSADZKA	±0.00

LEGENDA

- | | |
|---|---|
|  | PROJEKTOWANA INSTALACJA WODY PRZECIWPÓŻAROWEJ |
| | PROJEKTOWANA INSTALACJA WODY ZIMNEJ BYTOWEJ |
|  | PROJEKTOWANA INSTALACJA CIEPŁEJ WODY UŻYTKOWEJ |
| | PROJEKTOWANA INSTALACJA KANALIZACJI SANITARNEJ PODPOSADZKOWEJ |
|  | PROJEKTOWANA INSTALACJA KANALIZACJI SANITARNEJ NADPOSADZKOWEJ |
| | PROJEKTOWANE ODWODNIENIE FILTRA Z PŁUKANIEM WSTECZNYM |
|  | PROJEKTOWANY PION KANALIZACJI SANITARNEJ |

INSTALACJE WODNE

1. Instalację wody przeciwpożarowej i wody zimnej bityowej do wodomierzy wykonać z rur i kształtek gwintowanych ze stali ocynkowanej, łączonych za pomocą łączników kuto-lanych.
2. Instalację wody zimnej za wodomierzami i ciepłej wody użytkowej wykonać z rur i kształtek PP-R PN20 zespolonych (system Stabi Al) łączonych przez zgrzewanie i łączki gwintowane.
3. Instalację wody zimnej bityowej i ciepłej wody użytkowej prowadzoną w brzdach ścian wykonać z rur wielowarstwowych PE-RT/Al/PE-RT (min. PN10), łączonych przez zaprasowywanie.
4. Przewody mocować do elementów konstrukcyjnych budynku za pomocą typowych systemów mocowań instalacyjnych, odległości podprór wskazano w opisie technicznym.
5. Przewody zaizolować termicznie oraz antyrosyzeniowo zgodnie z opisem technicznym.
6. W węźle sanitarnym T.05 przewiduje się elektryczny podgrzew cwu. Wielkości podgrzewacza opisano na rysunku.

INSTALACJE KANALIZACJI SANITARNEJ

1. Poziomym instalacji kanalizacji sanitarnej podposadzkowej, wykonanej z rur i kształtek kielichowych PCV-U 110mm, łączonych na uszczelki SN8 SDR34, w wykonaniu do kan. zewnętrznej.
2. Przewody kanalizacji podposadzkowej należy układać na podsypce z piasku gr. 10cm, zachowując spadki z rysunku i nie mniejsze niż 2‰ dla rur $\varnothing 110\text{mm}$ i 1,5‰ dla rur $\varnothing 160\text{mm}$.
3. Odwodnienie z filtra z płukaniem wstępnym wykonanej z rur jednorodnych PP PN10, łączonych przez zgrzewanie. Podejście wpiąć do pionu ks poprzez zasylfonowanie min. 20cm.
4. Piony i podejścia nadposadzkowe kanalizacji sanitarnej należy wykonać z rur i kształtek kielichowych PCV-U, łączonych na uszczelki, w wykonaniu do kanalizacji wewnętrznej.
Podejścia prowadzić ze spadkiem min. 2‰ w stronę pionów.
5. Na pionach kanalizacyjnych – ok. 0,5m nad posadzką parteru należy zamontować czyszczaki.
6. Wskazane pionów kanalizacyjne wyprowadzić ponad dach i zakończyć rurami wywiewnymi $\varnothing 160$ (Lokalizacja pionów kanalizacji wyprowadzonych ponad dach na rzucie dachu z wentylacją).
7. Wszystkie przybory sanitarne wyposażyć w zamknięcia wodne.