


WEZEŁ SANITARNY T05 SKALA 1:50

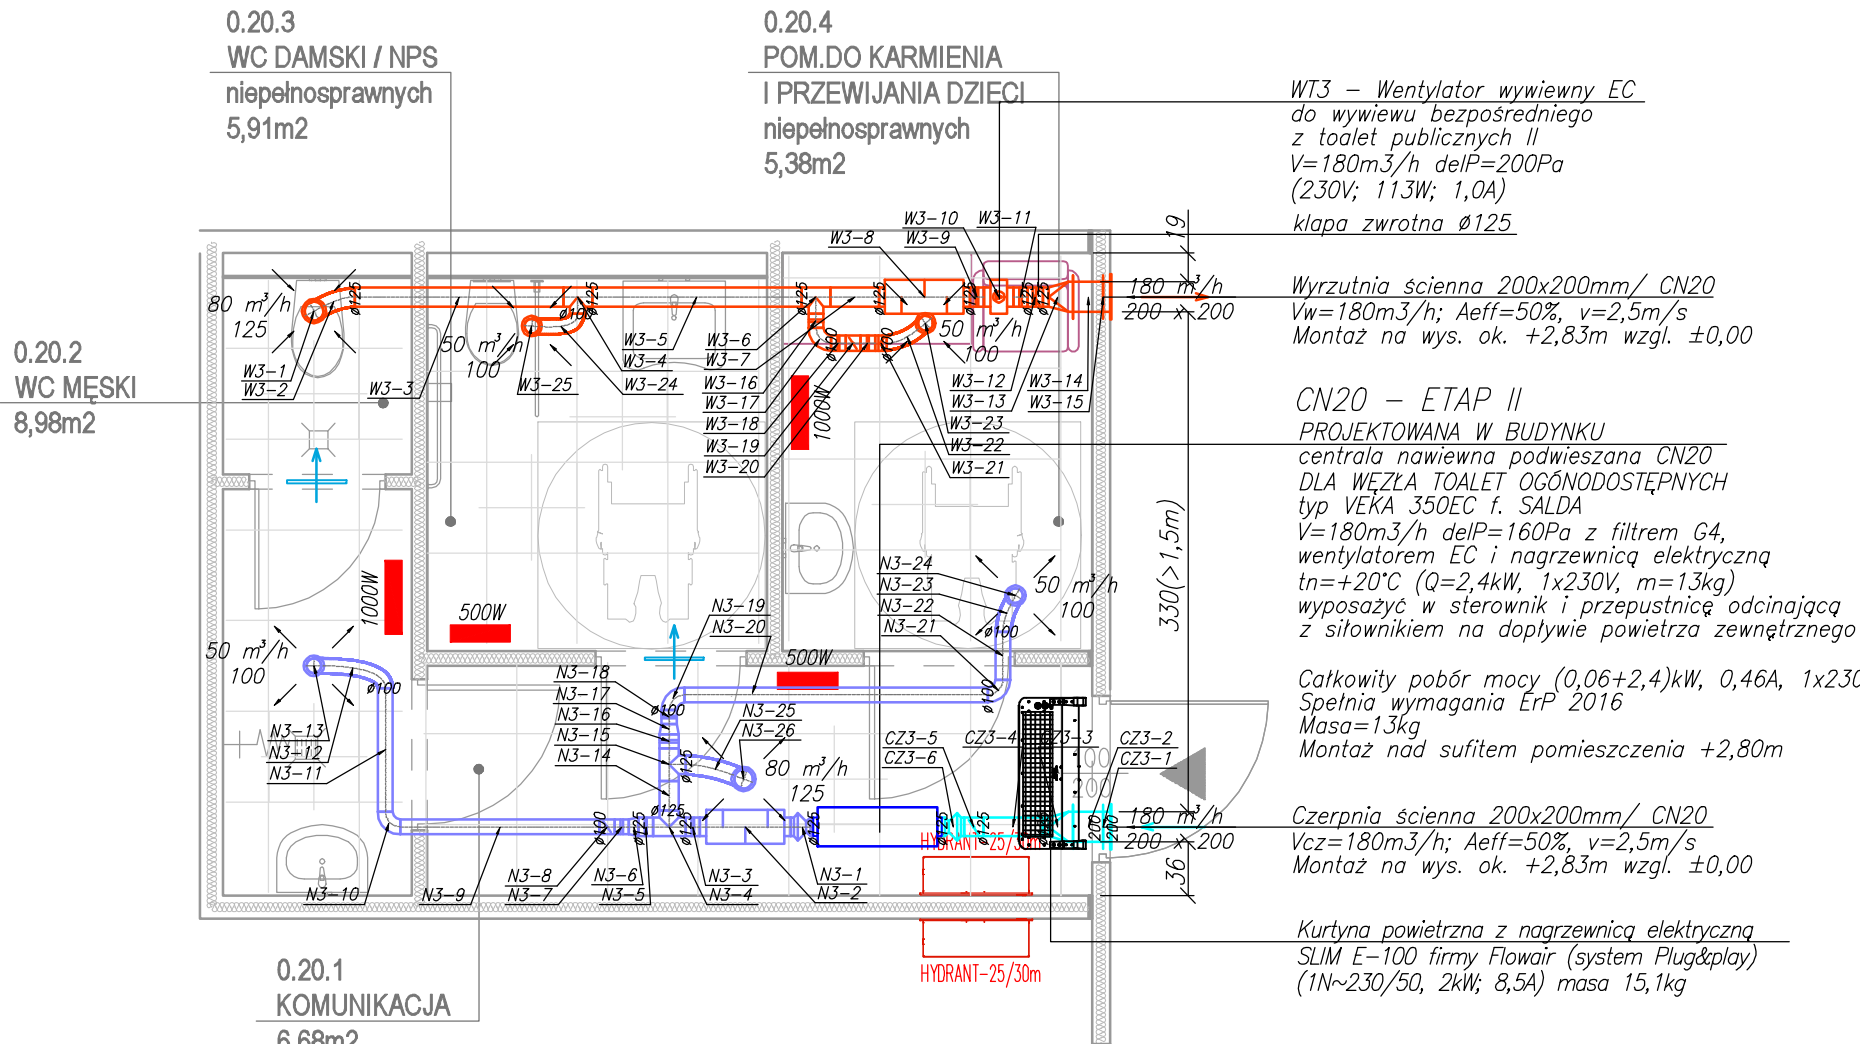

T.05	TOALETY II	
20,98	SUFIT	+2,70/+4,00
	WYLEWKA CEM.	-0,02
	POSADZKA	±0.00

LEGENDA.

- PROJ. INSTALACJA WENTYLACJI MECHANICZNEJ CZERPNIEJ
SYSTEM CZ3 – WĘZEL SANITARNY T.05
- PROJ. INSTALACJA WENTYLACJI MECHANICZNEJ NAWIEWNEJ
SYSTEM N3 – WĘZEL SANITARNY T.05
- PROJ. INSTALACJA WENTYLACJI MECHANICZNEJ WYWIEWNEJ
SYSTEM W3 – WĘZEL SANITARNY T.05
- 1000W
- KONWEKTOR ELEKTRYCZNY IP24 Z MOŻLIWOŚCIĄ NASTAWY OKREŚLONEJ
TEMPERATURY, Z FUNKCJĄ OCHRONY PRZED ZAMARZANIEM
(PODŁĄCZENIE 1/N/PE-230V)
- PROJ. KRĄTKI KONTAKTOWE LUB PODCIĘCIE DRZWI

PROJ. TEMPERATURA W POMIESZCZENIU I ZAPOTRZEBOWANIE NA CIEPŁO ZAWARTO W ZAŁĄCZNIKU
V-23 PW N. S. Z 501. S ZESTAWIENIE POMIESZCZEŃ Z BILANSEM POWIETRZA I URZĄDZEŃ HVAC