


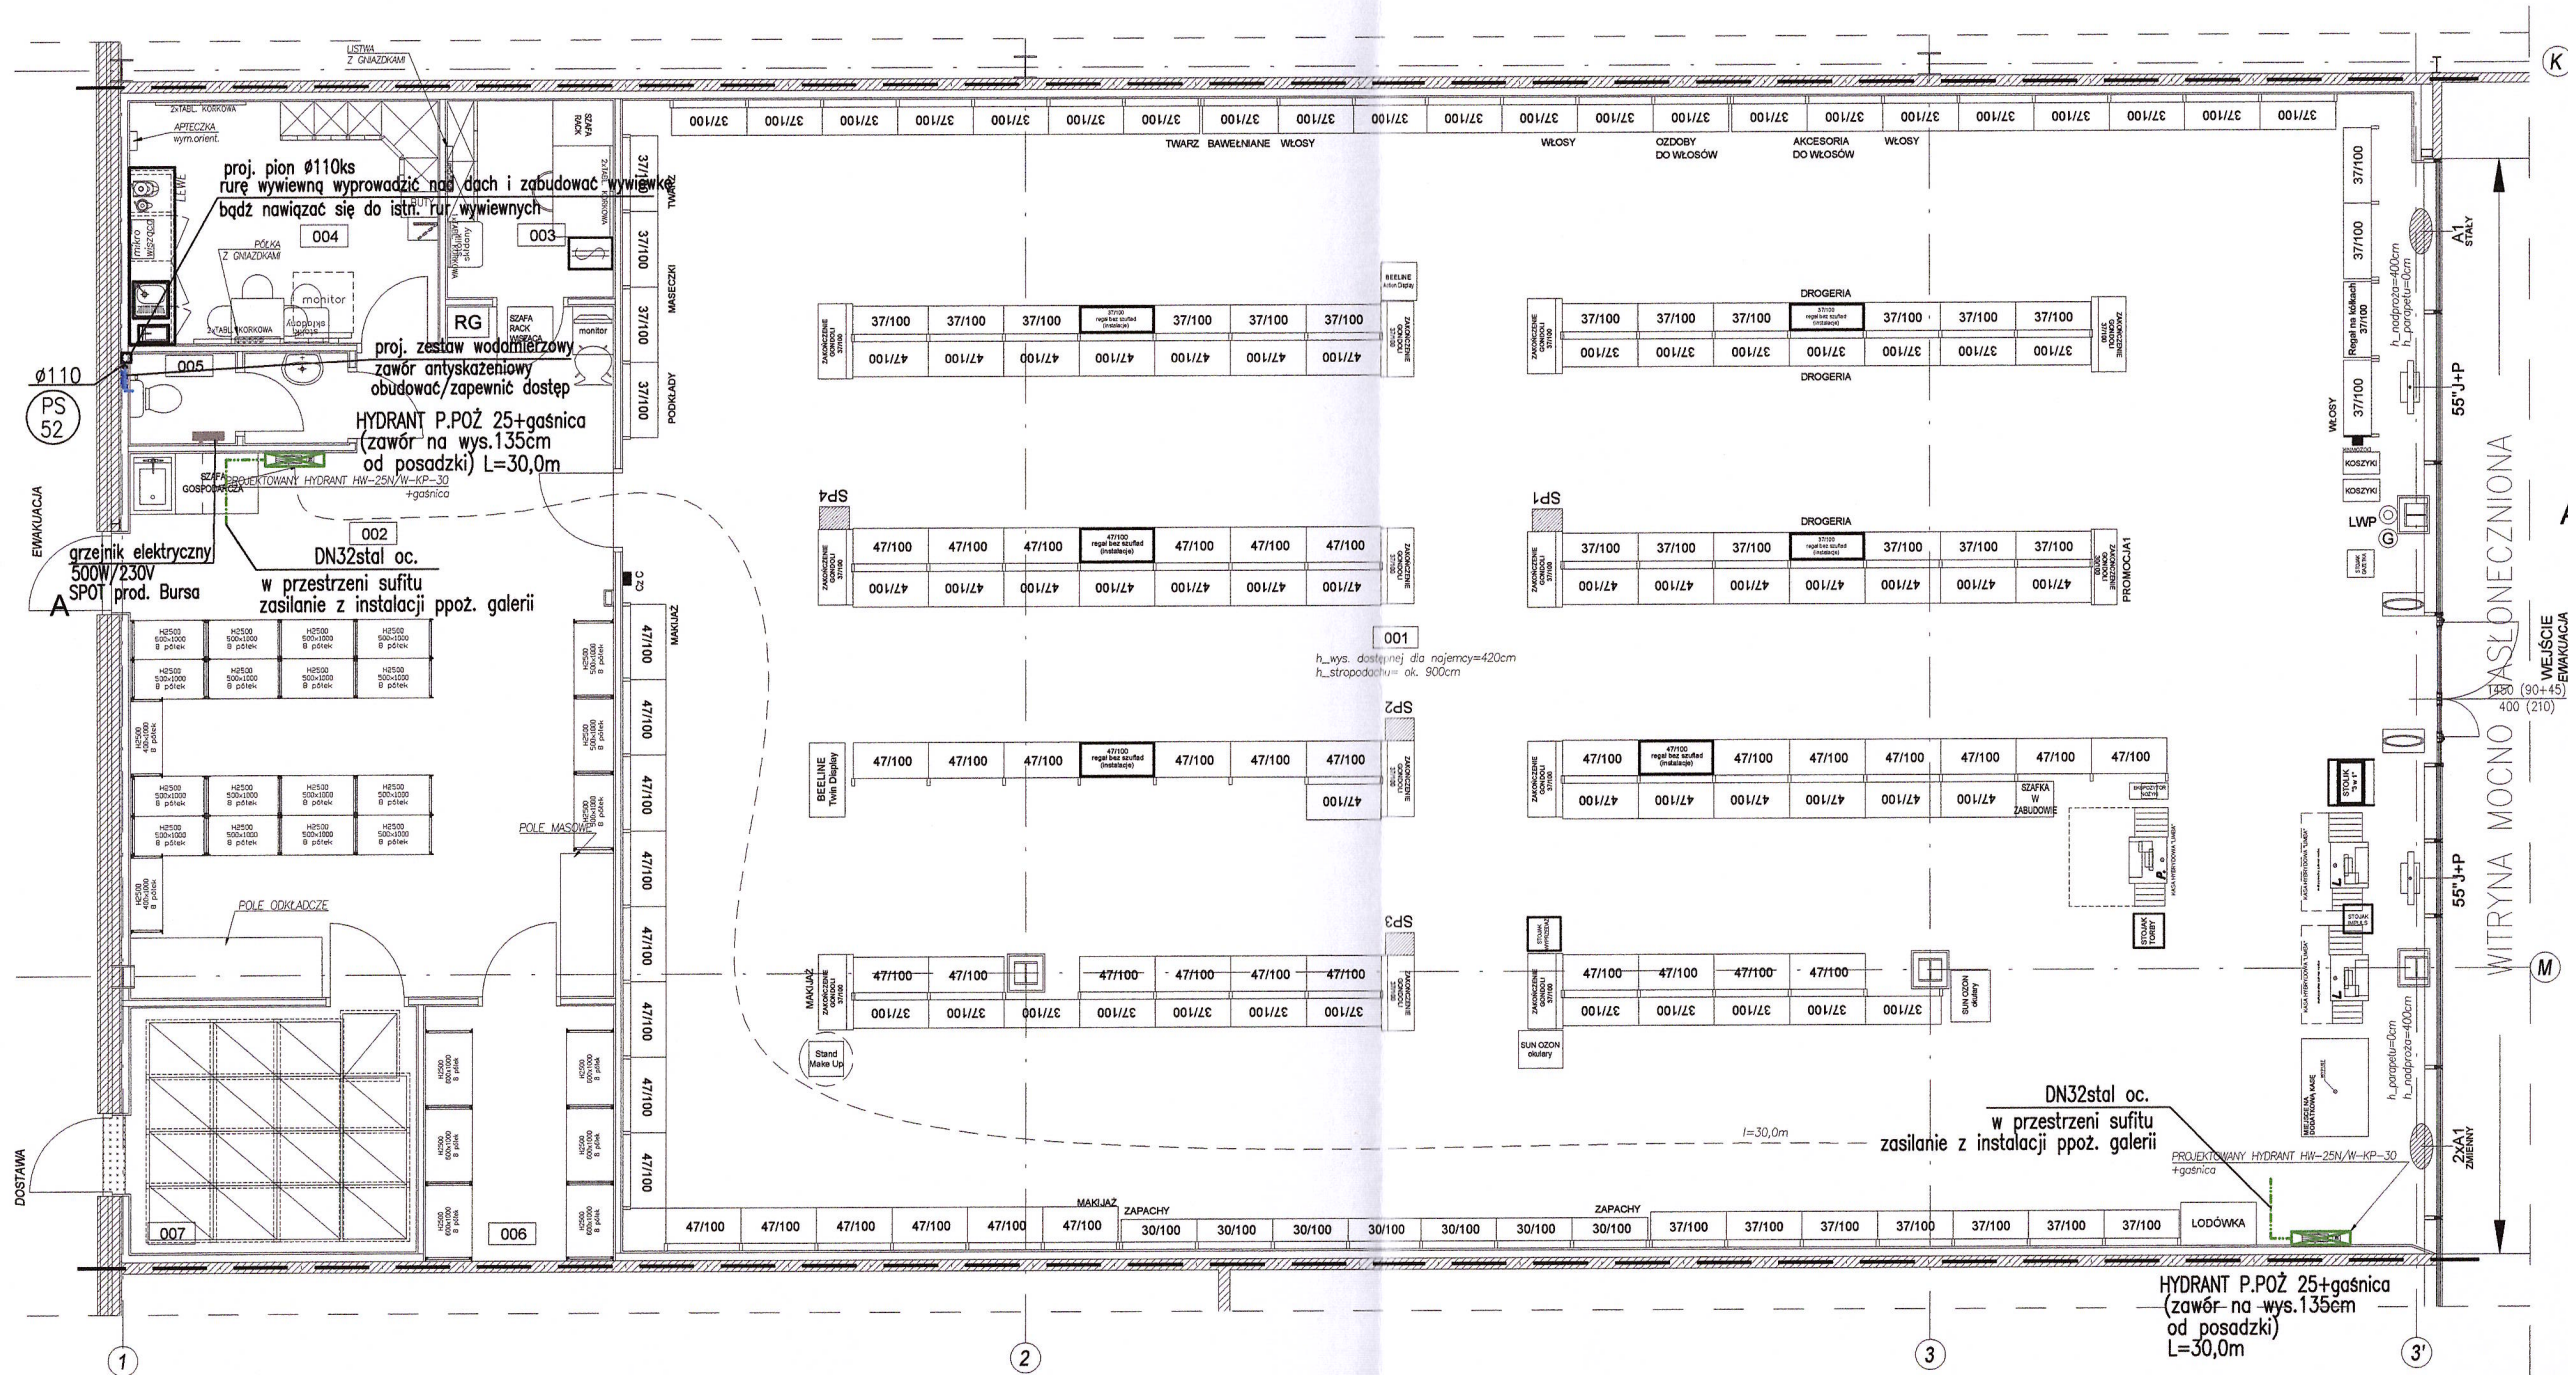


LEGENDA:

- ciepła woda użytkowa proj.
- zimna woda użytkowa proj.
- zimna woda ppoż proj.
- kanalizacja sanitarna proj.
- ⊙ zejście podejścia wodnego

- podejścia wodne prowadzić w bruzdach płyt wykończeniowych
- przejścia przez ściany prowadzić w tulejach ochronnych
- przewody instalacji wodnej zaizolować
- kanalizację prowadzić w przestrzeni ścianek g-k i bruzdzie posadzkowej
- wszystkie elementy instalacji podwieszać do istniejących elementów konstrukcji i stropu

ZAPLECZE SKALA 1:50

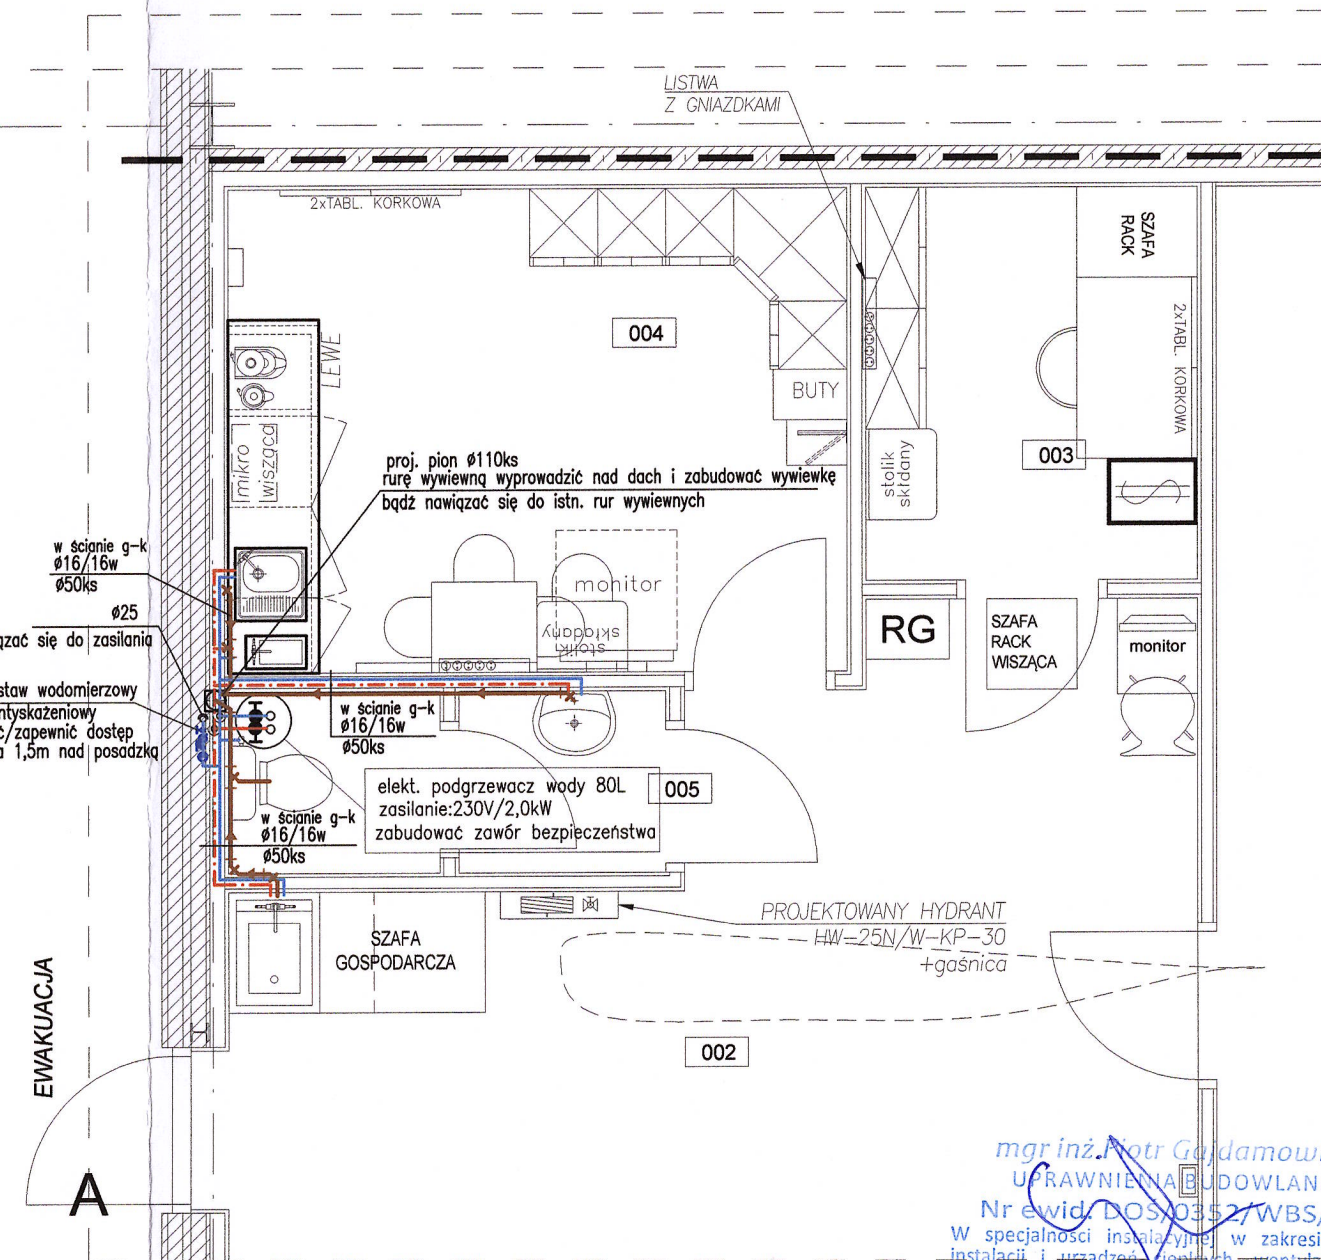

mgr inż. Piotr Gajdamowicz
UPRAWNIENIA BUDOWLANE
Nr ewid. 050352/WBS/18
W specjalności instalacyjnej w zakresie sieci, instalacji i urządzeń cieplnych, wentylacyjnych, gazowych, wodociagowych i kanalizacyjnych do kierowania robotami budowlanymi bez ograniczeń

JSA Jacek Świątek Architekt ul. Kościuszki 15, 32-650 Kęty tel. 48 601 087 420, e-mail: jsa@onet.com.pl	
PROJEKT DROGERII ROSSMANN NR 2417 - TYP STANDARDOWY Budynek handlowy, ul. Warszawska 180, 43-319 Bielsko-Biała	
PROJEKTANT mgr inż. Anna Żwirowska-Folga	PODPIS <i>[Signature]</i>
MAP/0367/PWOS/08 instalacyjna sanitarna	05.2024
NR UPRAWNIEN SPECJALNOŚĆ	DATA
OPRACOWANIE mgr inż. Anna Żwirowska-Folga	PODPIS <i>[Signature]</i>
MAP/0367/PWOS/08 instalacyjna sanitarna	05.2024
NR UPRAWNIEN SPECJALNOŚĆ	DATA
SPRAWDZIŁ mgr inż. Beata Gowin	PODPIS <i>[Signature]</i>
SLK/1239/PWOS/06 instalacyjna sanitarna	05.2024
NR UPRAWNIEN SPECJALNOŚĆ	DATA
RZUT PARTERU- WODA I KANALIZACJA	
TEMAT RYSUNKU instalacyjna sanitarna	NR RYSUNKU 0224
BRANŻA instalacyjna sanitarna	SKALA 1:50