


DOKUMENTACJA
POWYKONAWCZA

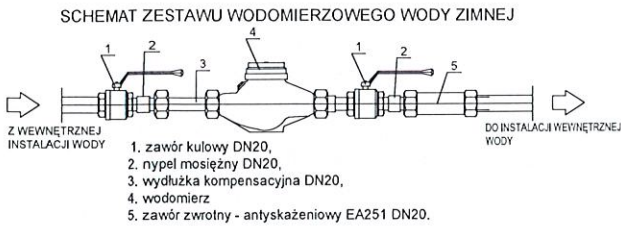

- UWAGA:
1. Dociąganie rurociągów i elementów wykonać na budowie.
 2. Wszystkie wymiary należy sprawdzić w naturze i w razie potrzeby skonsultować się z projektantem.
 3. Wysokość montażu elementów instalacji dopasować podczas montażu w sposób pozwalający ominąć istniejące instalacje C.H..
 4. Wykonać rewizję pod wszystkie elementy instalacji wymagających serwisu, przeglądu, legalizacji itp. – dokonać lokalizację rewizji uzgodnić z C.H..
 5. Wszystkie urządzenia montować zgodnie z ich DTR.
 6. Przejścia przez przegrody ppoż wykonać w klasie odporności przegrody zgodnie z obowiązującymi przepisami.

Oznaczenia:

- instalacja kanalizacji sanitarnej
- instalacja kanalizacji sanitarnej podposadzkowa
- instalacja ciepłej wody użytkowej
- instalacja zimnej wody użytkowej
- instalacje C.H.

mgr inż. Michał Kowa
upr. bud. 2308/Gd/86
POM/S/5839/01
do projektowania w ograniczonym zakresie
i kierowania robotami bez ograniczeń
w specjalności instalacyjno-inżynieryjnej
w zakresie instalacji sanitarnych

STORKE Sp. z o.o. 93-153 Łódź, ul. Rzgowska 100/102, tel. 604636716	
Branża: PROJEKT TECHNICZNY INSTALACJI SANITARNYCH	Nr rys. 2
Treść opracowania: Projekt techniczny instalacji wentylacji mechanicznej, klimatyzacji oraz wod-kan lokalu 017 w Parku Handlowym REDKOM w Bielsku-Białej	Data: 07.2024r.
Investor: REDKOM PARK BIELSKO SP. Z O.O. UL. SŁONECZNA 116A 05-500 STARA IWICZNA NIP 1231527802	Adres inwestycji: Budynek Handlowy ul. Warszawska 180 43-346 Bielsko-Biała
Nazwa rysunku: RZUT LOKALU - INSTALACJA WOD-KAN	Skala: 1:50
Projektant: mgr inż. Marcin Bocian upr. bud. LOD/1706/PWOS/11	
Sprawdzający: mgr inż. Jakub Linowiecki upr. bud. LOD/4780/PWBS/22	

