
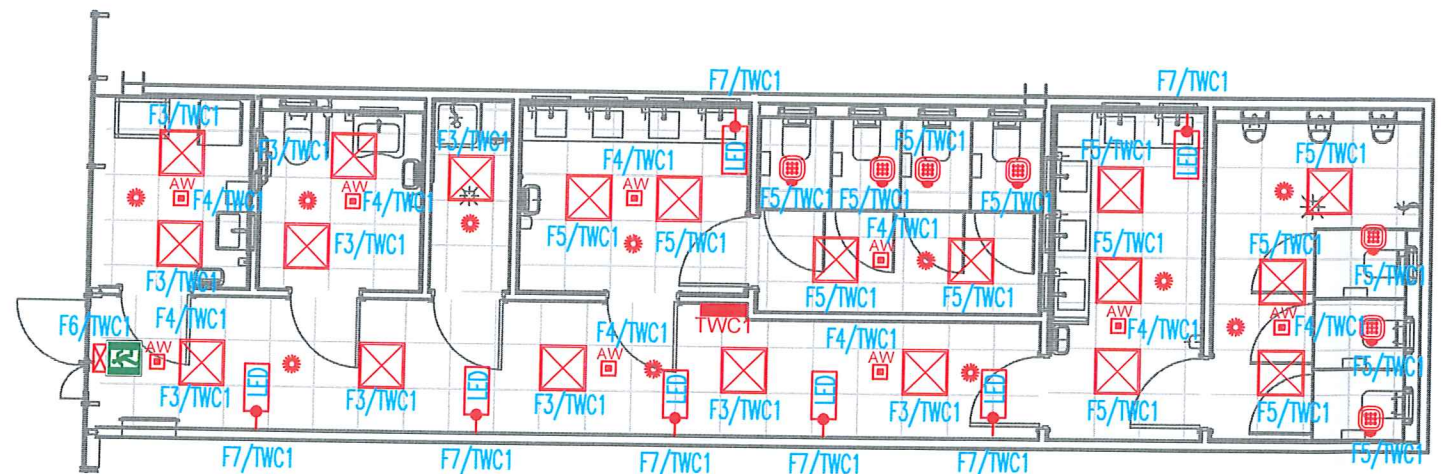
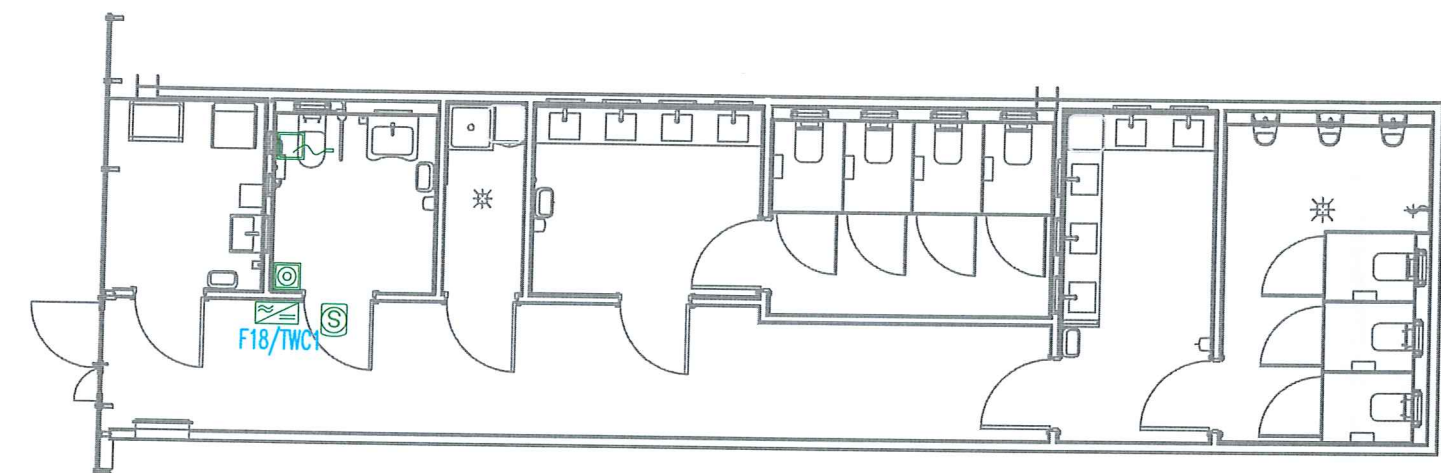


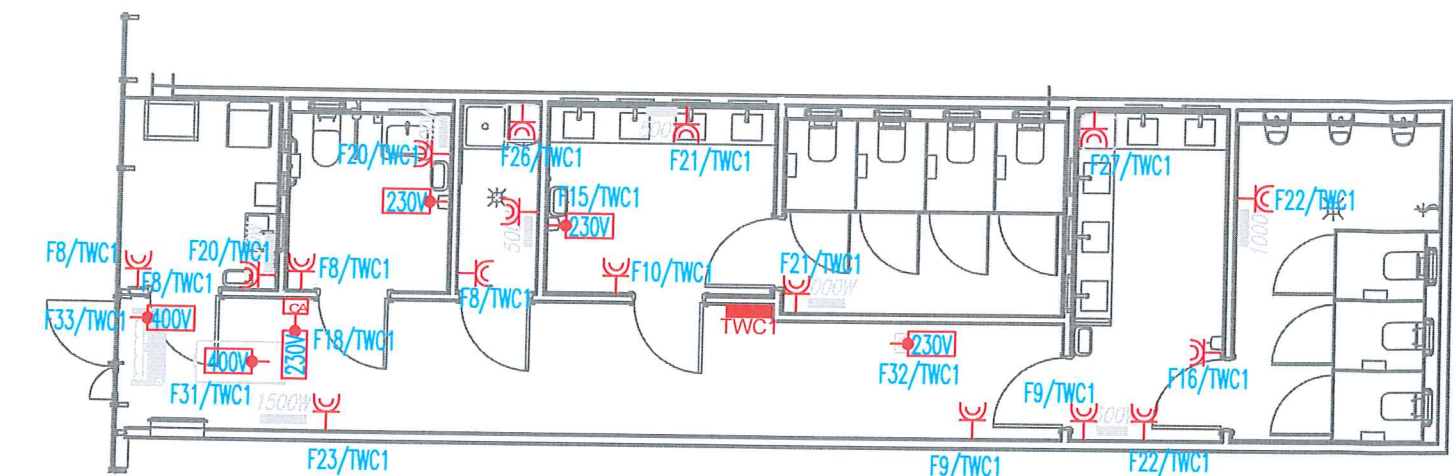

OZNACZENIA

	Pojedyncze gniazdo wtykowe 2P+Z, IP20, 16A, 250V AC, podtynkowe		OPRAWA LED 35W IP44 4000K Z KŁOSZEM MIKROPRYZMATYCZNYM
	2 x Pojedyncze gniazdo wtykowe 2P+Z, IP20, 16A, 250V AC, podtynkowe, montowane w jednej ramce		OPRAWA LED 18W IP44 4000K Z KŁOSZEM MIKROPRYZMATYCZNYM
	Pojedyncze gniazdo wtykowe 2P+Z, IP44, 16A, 250V AC, podtynkowe		OPRAWA KIERUNKOWA LED AT 2W IP44, 1h Z PIKTOGRAMEM
	Wypust 230V(400V), dla zasilania urządzeń wentylacyjnych, klimatyzacyjnych, technologicznych		OPRAWA AWARYJNA LED AT 3W IP66, 1h Z MODULEM HTR-25
	W.P.POŻ. Wyłącznik P.POŻ.		OPRAWA AWARYJNA LED AT 6W IP44, 1h OPTYKA OTWARTA
	Elementy systemu przywoławczego w łazience dla niepełnosprawnych: Centralka alarmowa Przycisk resetujący Sygnalizator optyczno-akustyczny Przełącznik sufitowy		OPRAWA LED 50W IP65 4000K Z KŁOSZEM POLIWĘGLANOWYM ZASILANIE PRZELOTOWE
			SUFITOWY CZUJNIK OBECNOŚCI
			OPRAWA LED 18W IP44 4000K Z KŁOSZEM MIKROPRYZMATYCZNYM I CZUJNIKIEM OBECNOŚCI

TECHNET INVEST
SPÓŁKA Z OGRANICZONĄ ODPOWIEDZIALNOŚCIĄ
SPÓŁKA KOMANDYTOWA
ul. Ustrońska 3 43-460 Wisła
REGON: 369230628, NIP: 5482690217
KRS: 0000713359

DOKUMENTACJA
POWYKONAWCZA

Do każdego z lokali w stanie deweloperskim zostały zapewnione podejścia instalacji sanitarnych, które umożliwia realizację zaplecza socjalno-sanitarnego w ramach aranżacji projektów lokali przez docelowych najemców.

KOPIOWANIE BEZ PISEMNEJ ZGODY AUTORA ZABRONIONE PRAWA AUTORSKIE ZASTRZEŻONE

PRACOWNIA PROJEKTOWANIA
I USŁUG INWESTYCYJNYCH ALFA
Spółka z o.o. Spółka komandytowa
59-220 LEGNICA, ul. ŁOKIETKA 18
+48 76 8525671 www.ppalfa.pl pracownia@ppalfa.pl

ALFA
PRACOWNIA

OBIEKT: PRZEBUDOWA BUDYNKU HANDLOWEGO
BIELSKO BIAŁA
UL. WARSZAWSKA 180

IMIĘ I NAZWISKO: PROJEKTANT: mgr inż. Aleksander Pater uprawnienia budowlane do projektowania bez ograniczeń w specjalności instalacyjnej nr 131/DOŚ/06	PODPIS:
SPRAWDZAJĄCY: mgr inż. Jarosław Przybysz uprawnienia budowlane do projektowania bez ograniczeń w specjalności instalacyjnej nr 105/DOŚ/05	

TYTUŁ RYSUNKU: POMIESZCZENIA TOALET NR 1 INSTALACJE ELEKTRYCZNE	BRANŻA: INSTALACJE ELEKTRYCZNE
---	--

NR V-23	STADIUM P.T.	SKALA 1:100	NR RYS E-7
ID ZMIAN -	DATA 26.01.2024	NAZWA PLIKU: V-23_PW_NLE_RZUTY POM TECH	