


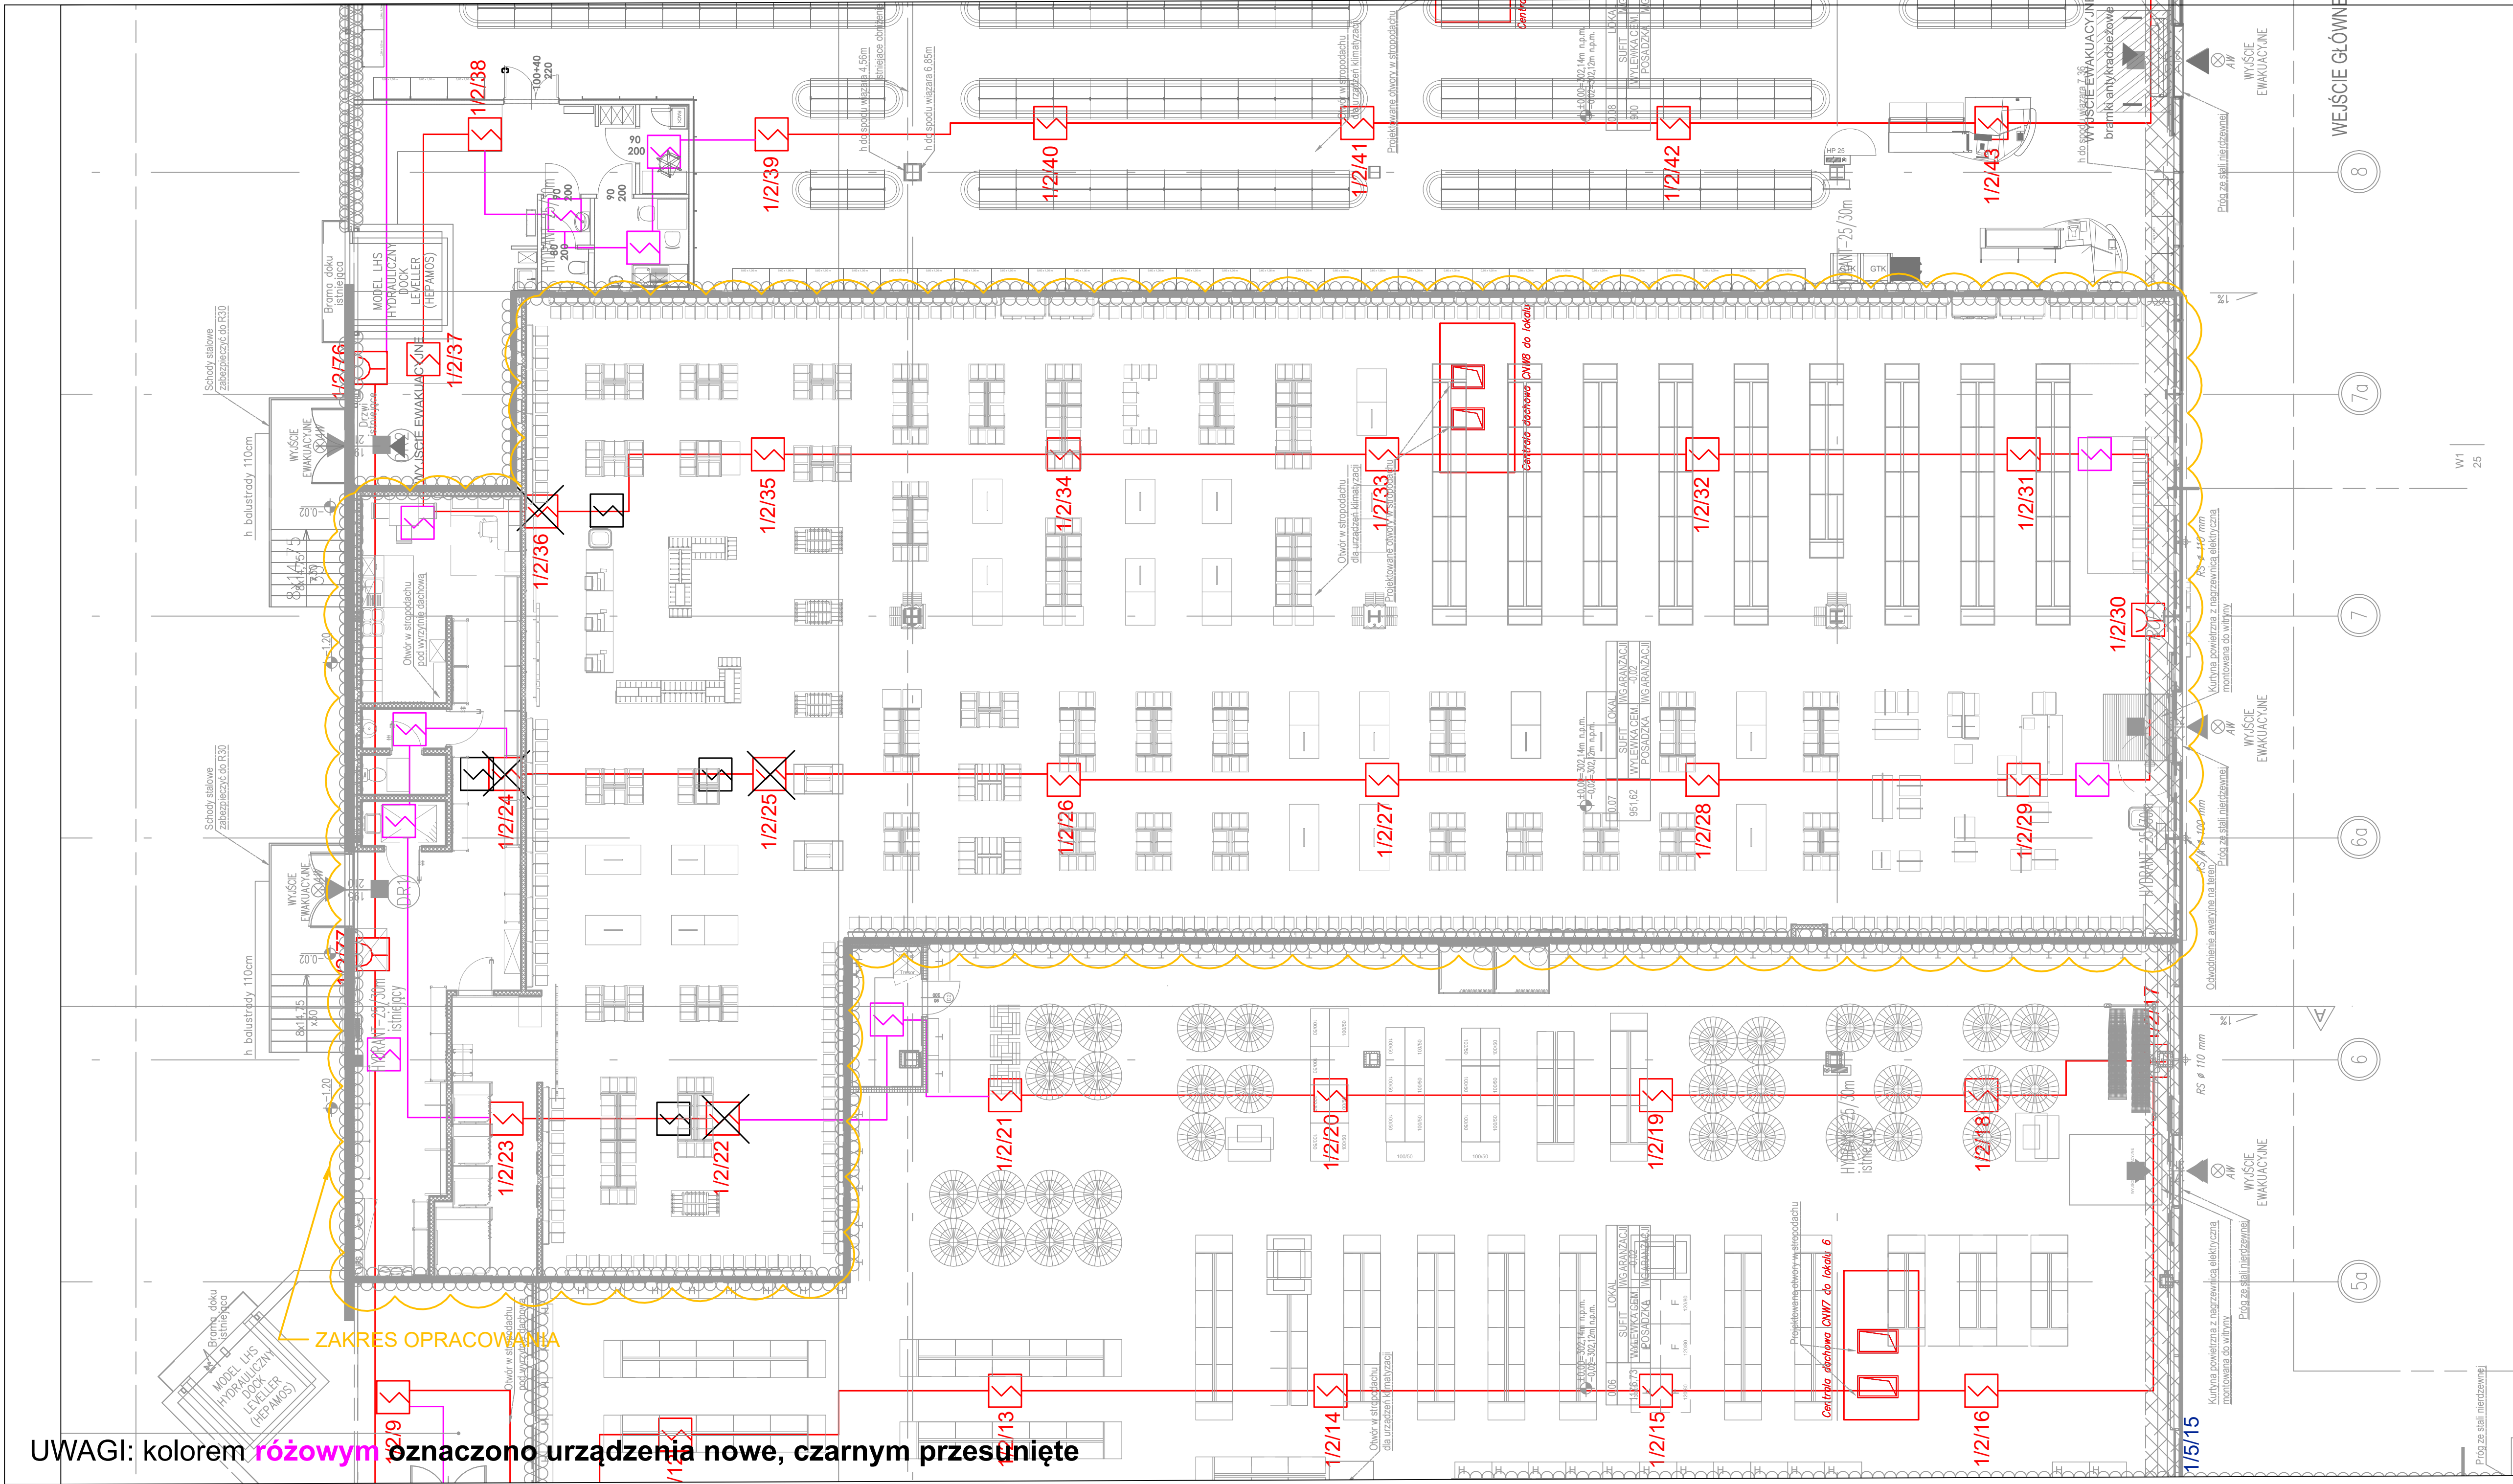

Legenda - sygnalizacja pożaru (SAP):

	Centrala sygnalizacji pożarowej
	Czujka optyczna dymu
	Ręczny ostrzegacz pożarowy
	Moduł sterująco-kontrolny
	Wyniesiony wskaźnik zadziałania czujki
	Przewód / wiązka przewodów YnTKSYekw 1x2x0,8 Zestaw kablowy PH90 / przewód HTKSHekw PH90 1x2x0,8
	1/1/1 Numer elementu na linii Numer linii Numer centrali

Lista sterowań

WY1 - Otwarcie drzwi rozsuwanych - zewnętrznych
WY2 - Pozwolenie na pracę wentylacji
WY3 - Wyłączenie klimatyzacji
WY4 - Wyłączenie wentylatorów w węzłach sanitarnych i na zapleczu
WY5 - Wyłączenie nagłośnienia
WY6 - Zwolnienie kontroli dostępu
WY7 - Wyłączenie UPS-a

Kolorem **zielonym** zaznaczono sygnały dodatkowe, **czerwonym** istniejące

PROJEKT:	PRZEBUDOWA BUDYNKU HANDLOWEGO BIELSKO-BIAŁA UL. WARSZAWSKA 180		
INWESTOR:	LPP spółka akcyjna ul. Łąkowa 39/44 80-769 Gdańsk		
JEDNOSTKA PROJEKTUJĄCA:	DB PROJEKT Sp. z o.o. Ząbkowicka 24 / 2, 58-200 Dzierżonów		
FAZA PROJEKTU:	STADIUM PROJEKTU:	BRANŻA:	DATA:
PW	DOKUMENTACJA POWYKONAWCZA Imię i Nazwisko	INSTALACJE NISKOPRĄDOWE Nr uprawnień	08.2024 Podpis
OPRACOWUJĄCY:	Robert Jopek	KNP 1/12/2008	
OPRACOWUJĄCY:	Łukasz Neuberg	369/DOŚ/12	
OPRACOWUJĄCY:	Igor Mikołajczyk		
TYTUŁ RYSUNKU:	Instalacja SSP w lokalu		SKALA: 1:100 NR RYS: PW.R.SSP.R02

UWAGI: kolorem **rózowym** oznaczono urządzenia nowe, czarnym przesunięte