


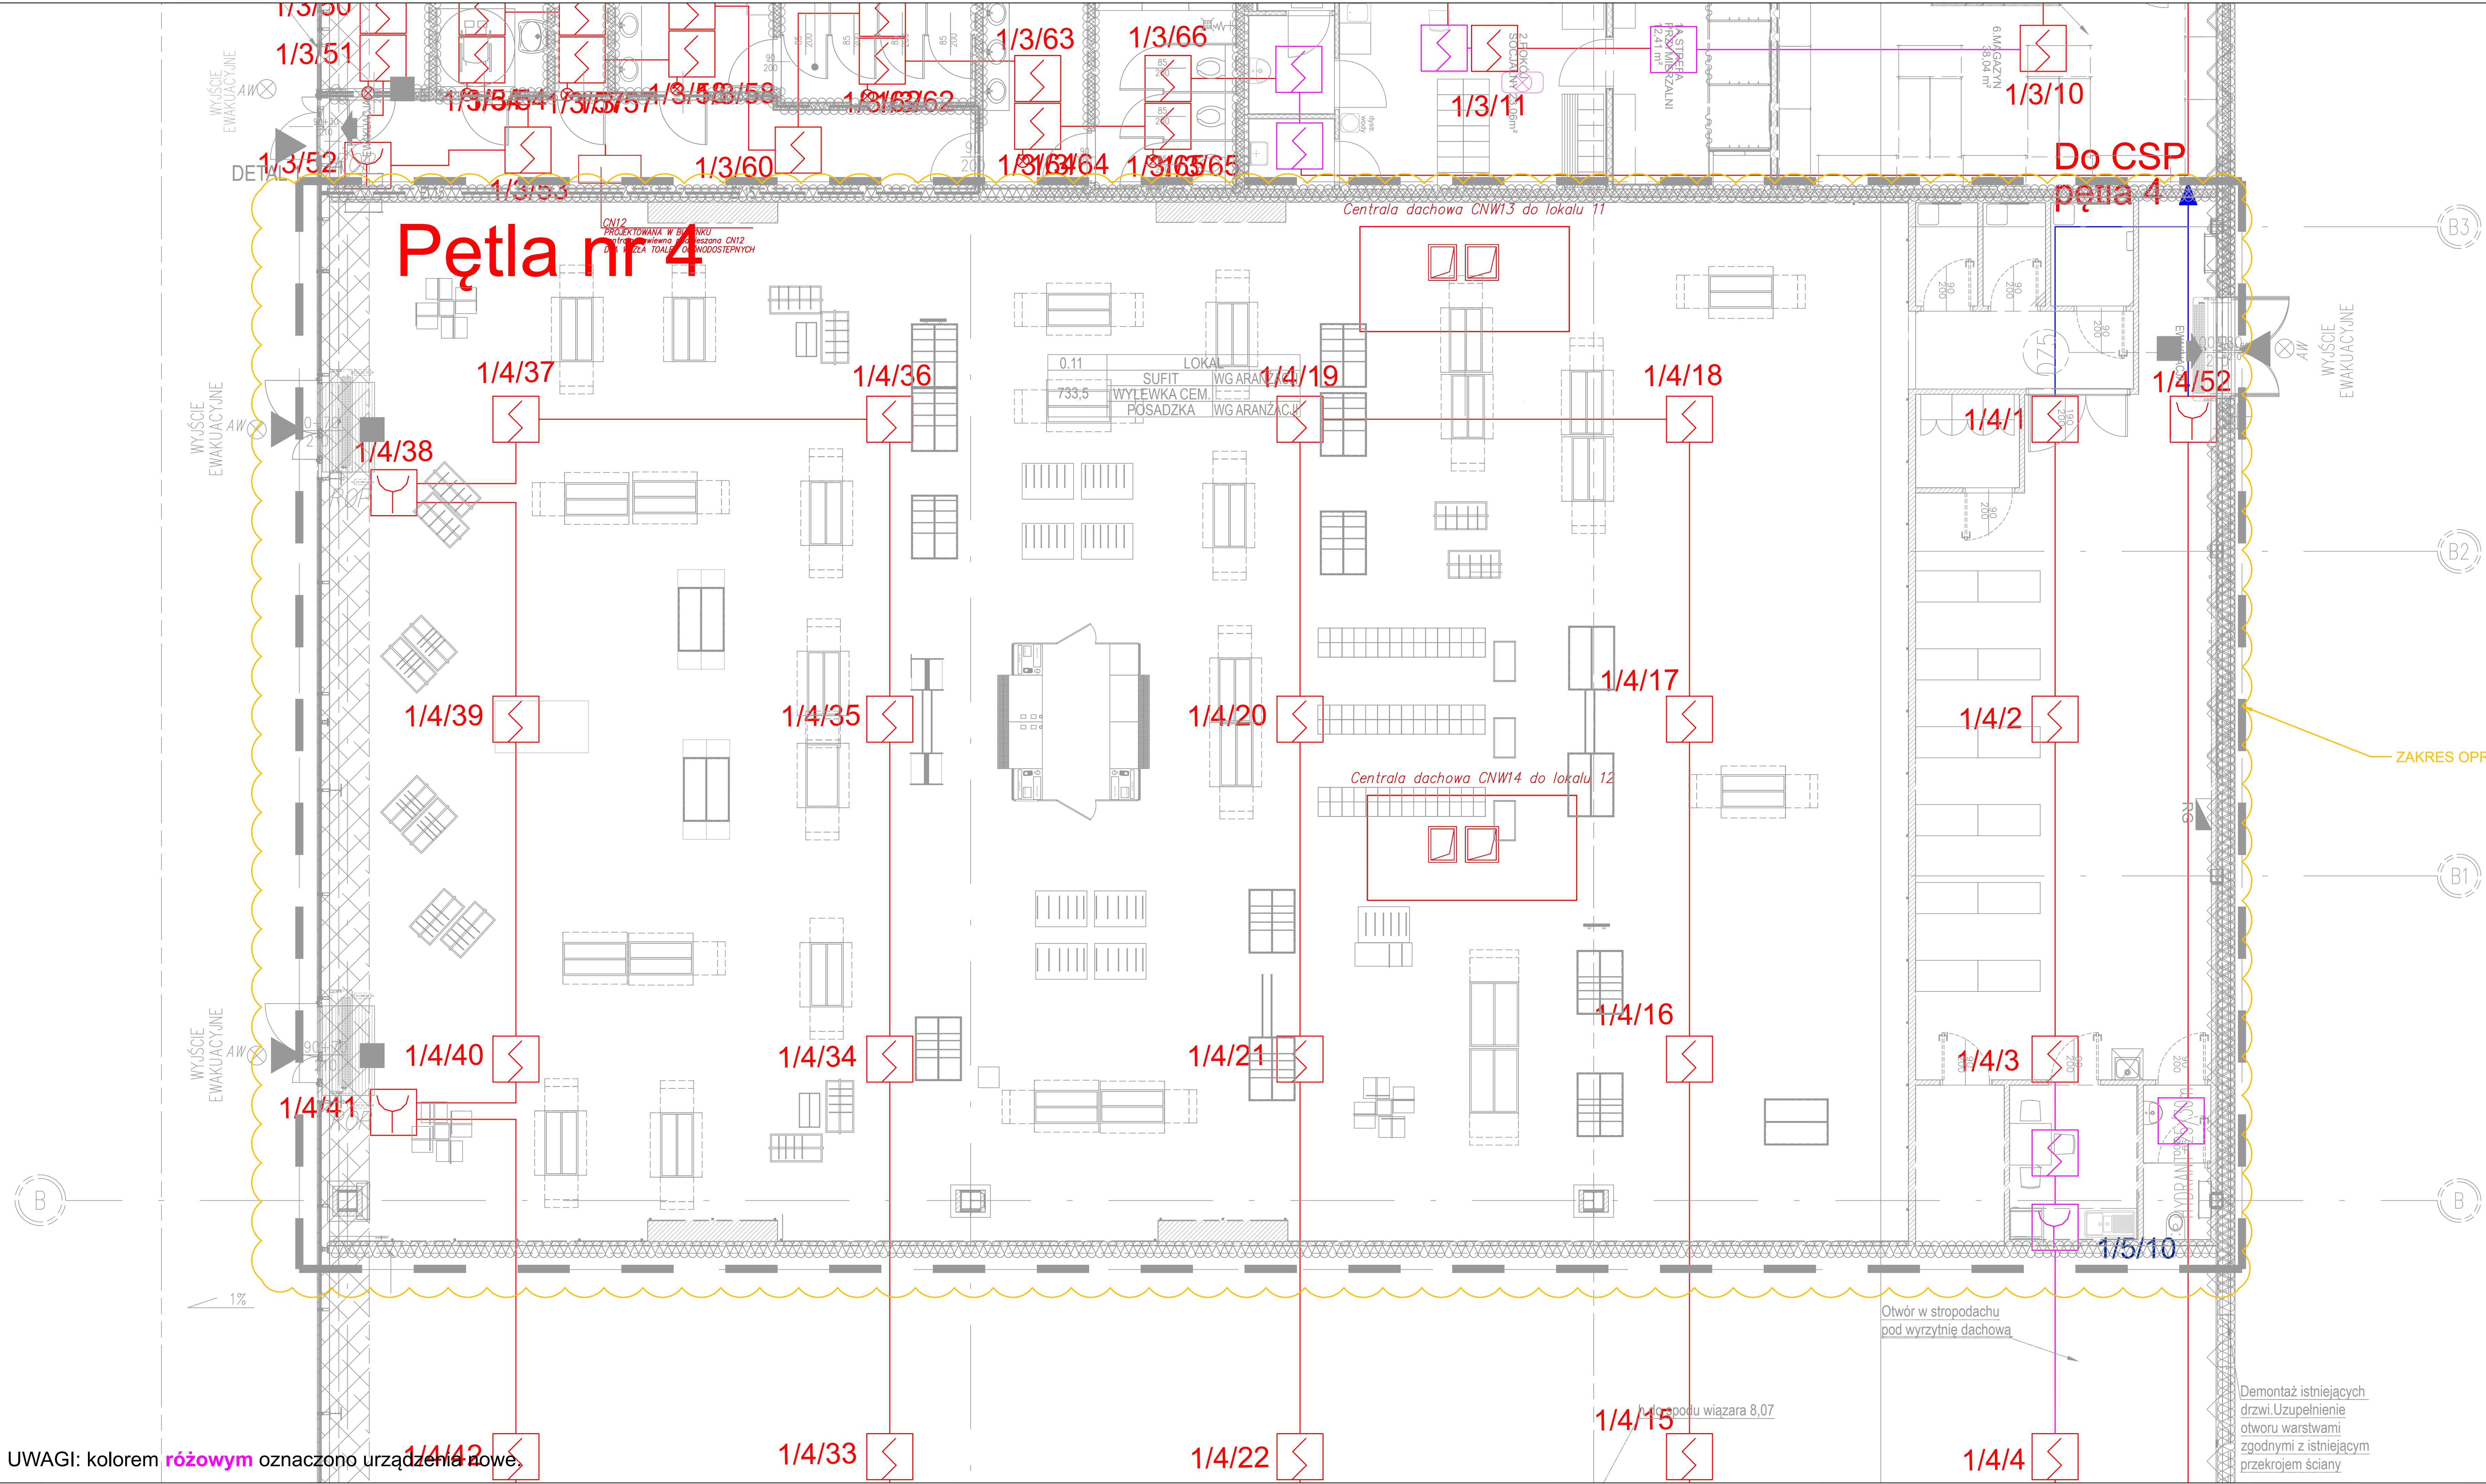

Legenda - sygnalizacja pożaru (SAP):

- CSP** Centrala sygnalizacji pożarowej
- Czujka optyczna dymu
- Ręczny ostrzegacz pożarowy
- Moduł sterująco-kontrolny
- Wyniesiony wskaźnik zadziałania czujki

Przewód / wiązka przewodów
YnTKSYekw 1x2x0,8
Zestaw kablowy PH90 / przewód
HTKSHekw PH90 1x2x0,8

1/1/1 Numer elementu na linii
Numer linii
Numer centrali

Lista sterowań

- WY1 - Otwarcie drzwi rozsuwanych - zewnętrznych
- WY2 - Pozwolenie na pracę wentylacji
- WY3 - Wyłączenie Klimatyzacji
- WY4 - Wyłączenie wentylatorów w węzłach sanitarnych i na zapleczu
- WY5 - Wyłączenie nagłośnienia
- WY6 - Zwolnienie kontroli dostępu
- WY7 - Wyłączenie UPS-a

Kolorem zielonym zaznaczono sygnały dodatkowe, czerwonym istniejące

PROJEKT	PRZEBUDOWA BUDYNKU HANDLOWEGO BIELSKO-BIAŁA UL. WARSZAWSKA 180		
INWESTOR:	MOUNTAIN WAREHOUSE sp. z o.o. ul. Mianowskiego 3/6 02-044 Warszawa		
JEDNOSTKA PROJEKTUJĄCA:	DB PROJEKT Sp. z o.o. Ząbkowicka 24 / 2, 58-200 Dzierżonów		
FAZA PROJEKTU	STADIUM PROJEKTU	BRANŻA:	DATA:
PW	DOKUMENTACJA POWYKONAWCZA	INSTALACJE NISKOPRĄDOWE	08.2024
	Imię i Nazwisko	Nr uprawnień	Podpis
OPRACOWUJĄCY:	Robert Jopek	KNP 1/12/2008	
OPRACOWUJĄCY:	Łukasz Neuberg	369/DOŚ/12	
OPRACOWUJĄCY:	Igor Mikołajczyk		
TYTUŁ RYSUNKU	Instalacja SSP w lokalu		SKALA: 1:50
			NR RYS: PW.R.SSP.002