


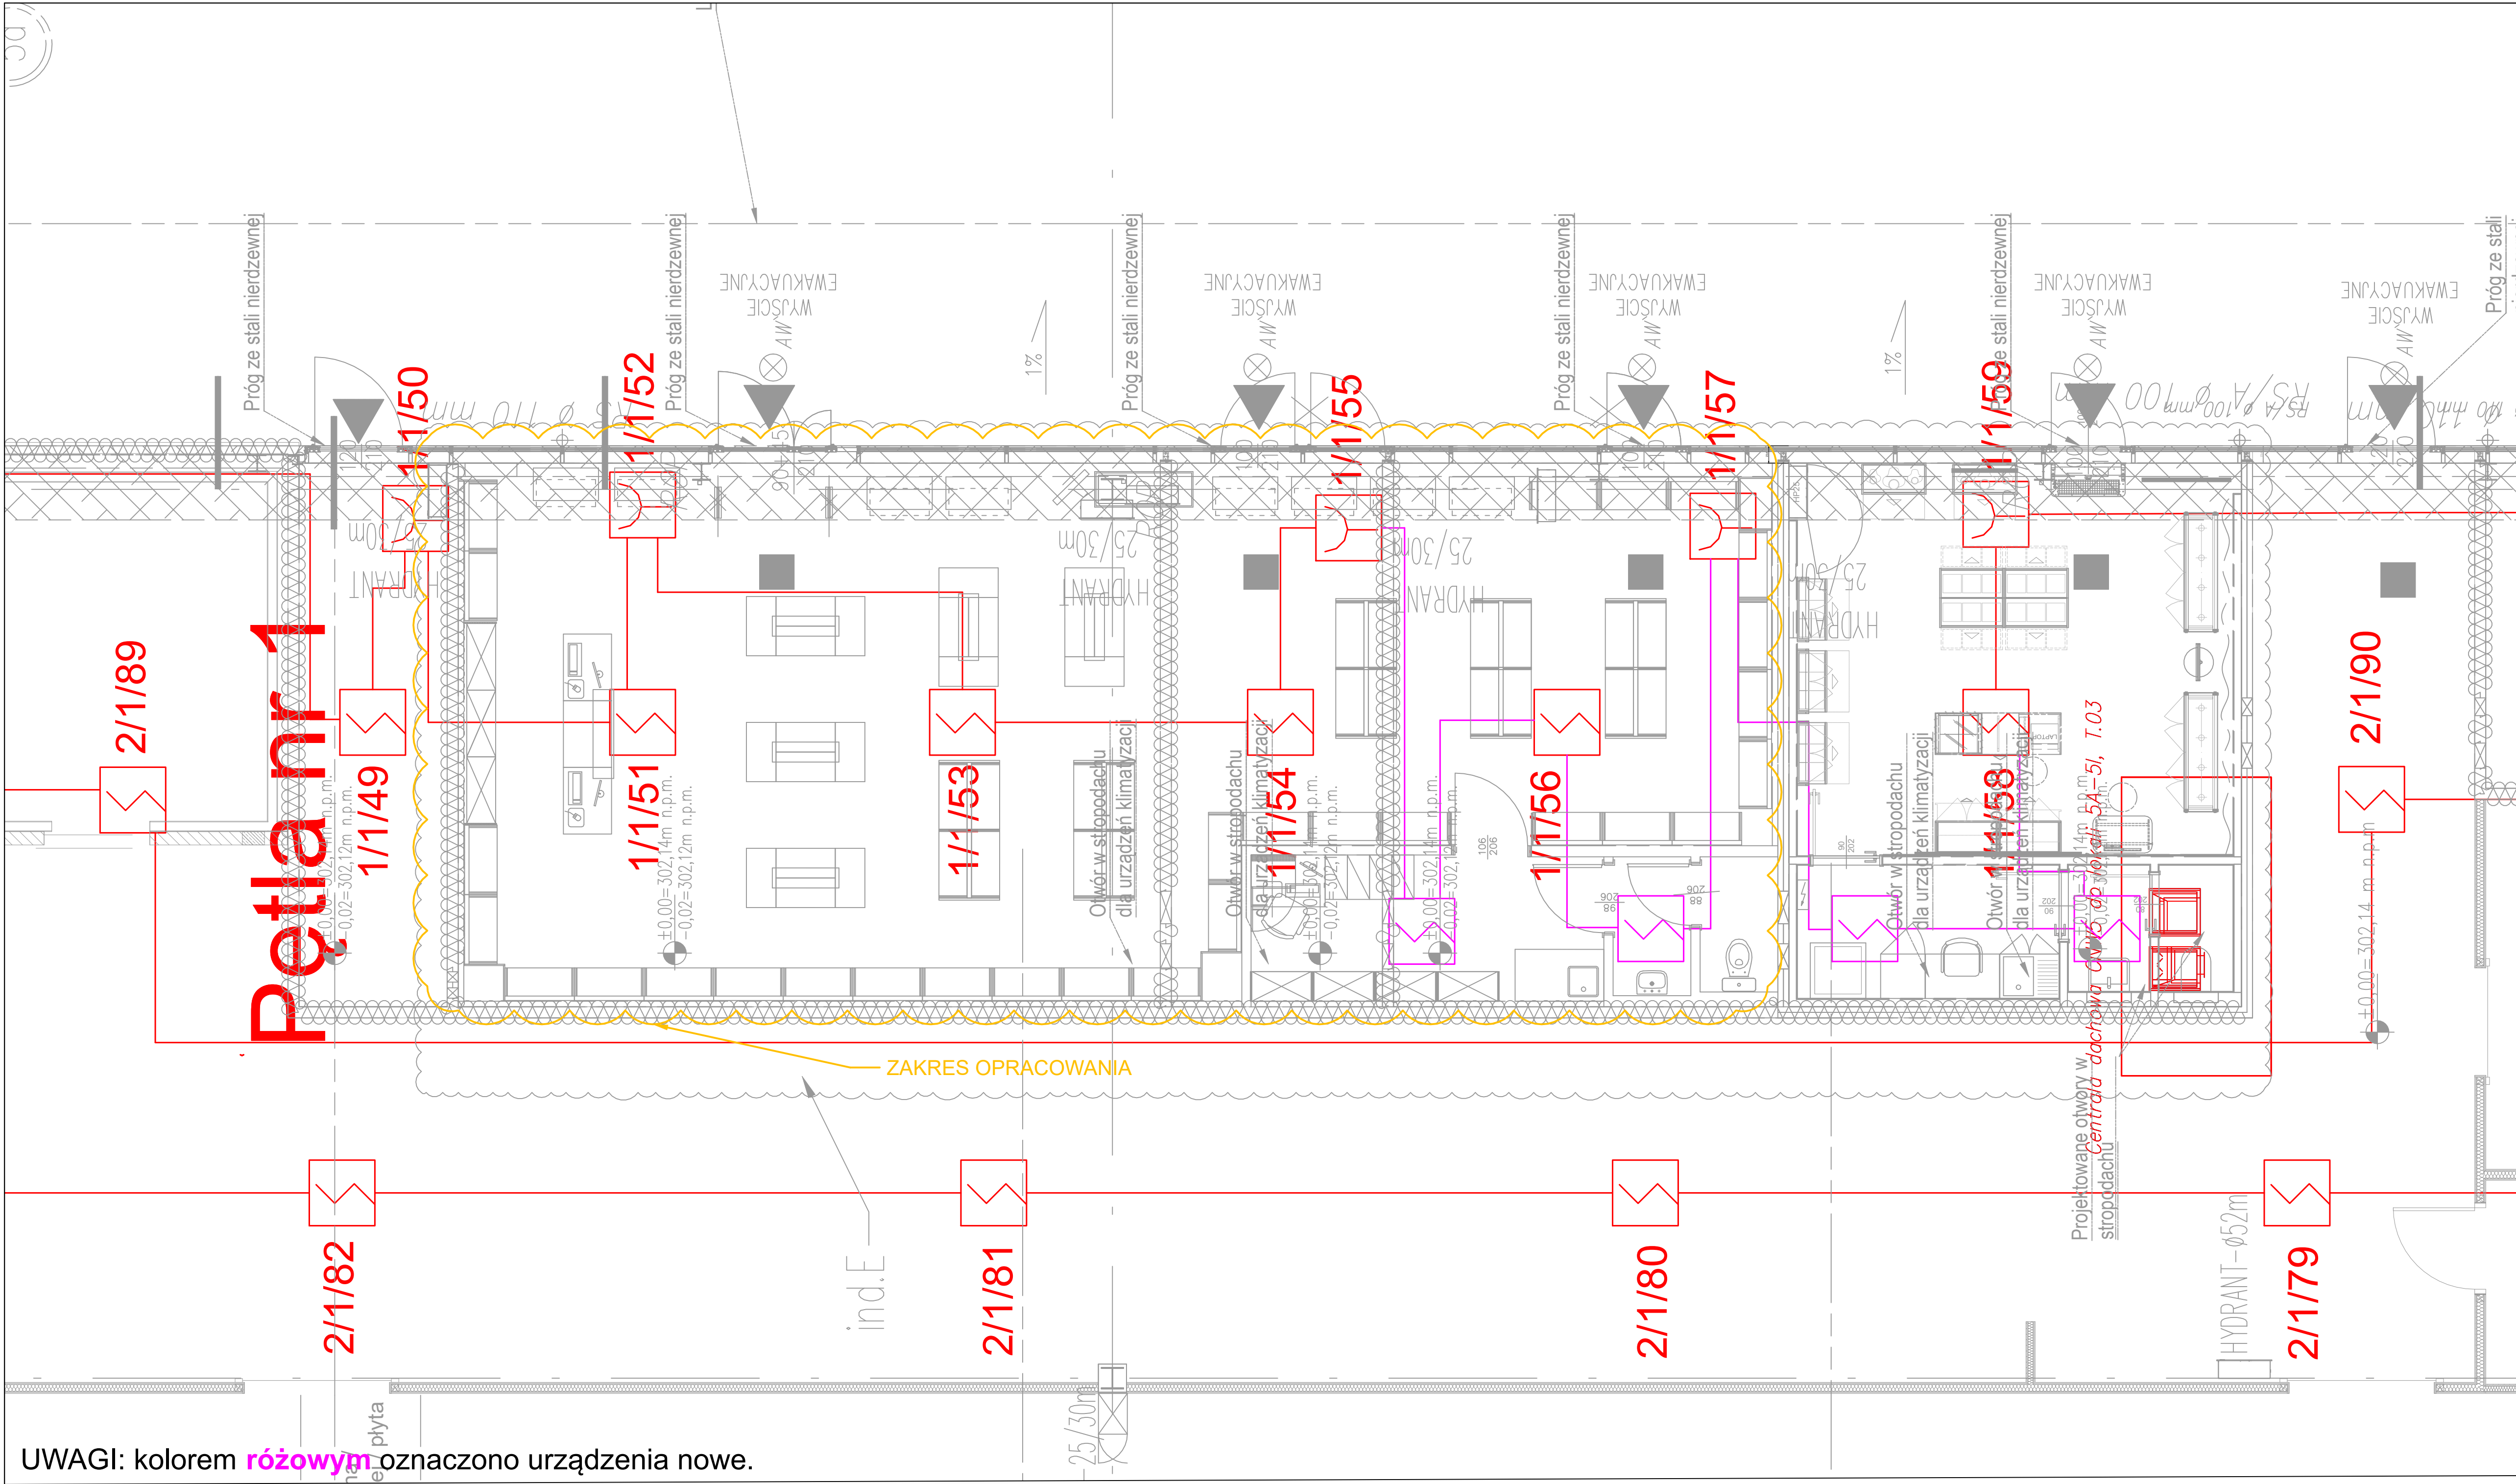

UWAGI: kolorem różowym oznaczono urządzenia nowe.

Legenda - sygnalizacja pożaru (SAP):	
	Centrala sygnalizacji pożarowej
	Czujka optyczna dymu
	Ręczny ostrzegacz pożarowy
	Moduł sterująco-kontrolny
	Wyniesiony wskaźnik zadziałania czujki
	Przewód / wiazka przewodów YnTKSYekw 1x2x0,8 Zestaw kablowy PH90 / przewód HTKSHekw PH90 1x2x0,8
1/1/1	Numer elementu na linii
	Numer linii
	Numer centrali

Lista sterowań

- WY1 - Wyłączenie klimatyzacji
- WY2 - Pozwolenie na pracę wentylacji

Kolorem zielonym zaznaczono sygnały dodatkowe, czerwonym istniejące

PROJEKT:	PRZEBUDOWA BUDYNKU HANDLOWEGO BIELSKO-BIAŁA UL. WARSZAWSKA 180		
INWESTOR:	Dressler Dublin sp. z o.o. ul. Poznańska 91 05-850 Ożarów Mazowiecki		
JEDNOSTKA PROJEKTUJĄCA:	DB PROJEKT Sp. z o.o. Ząbkowicka 24 / 2, 58-200 Dzierżoniów		
FAZA PROJEKTU:	STADIUM PROJEKTU:	BRANŻA:	DATA:
PW	DOKUMENTACJA POWYKONAWCZA	INSTALACJE NISKOPRĄDOWE	08.2024
OPRACOWUJĄCY:	Robert Jopek	KNP 1/12/2008	Podpis
OPRACOWUJĄCY:	Łukasz Neuberg	369/DOŚ/12	
OPRACOWUJĄCY:	Igor Mikołajczyk		
TYTUŁ RYSUNKU:	Instalacja SSP w lokalu		SKALA: 1:50 NR RYS: PW.R.SSPR02