


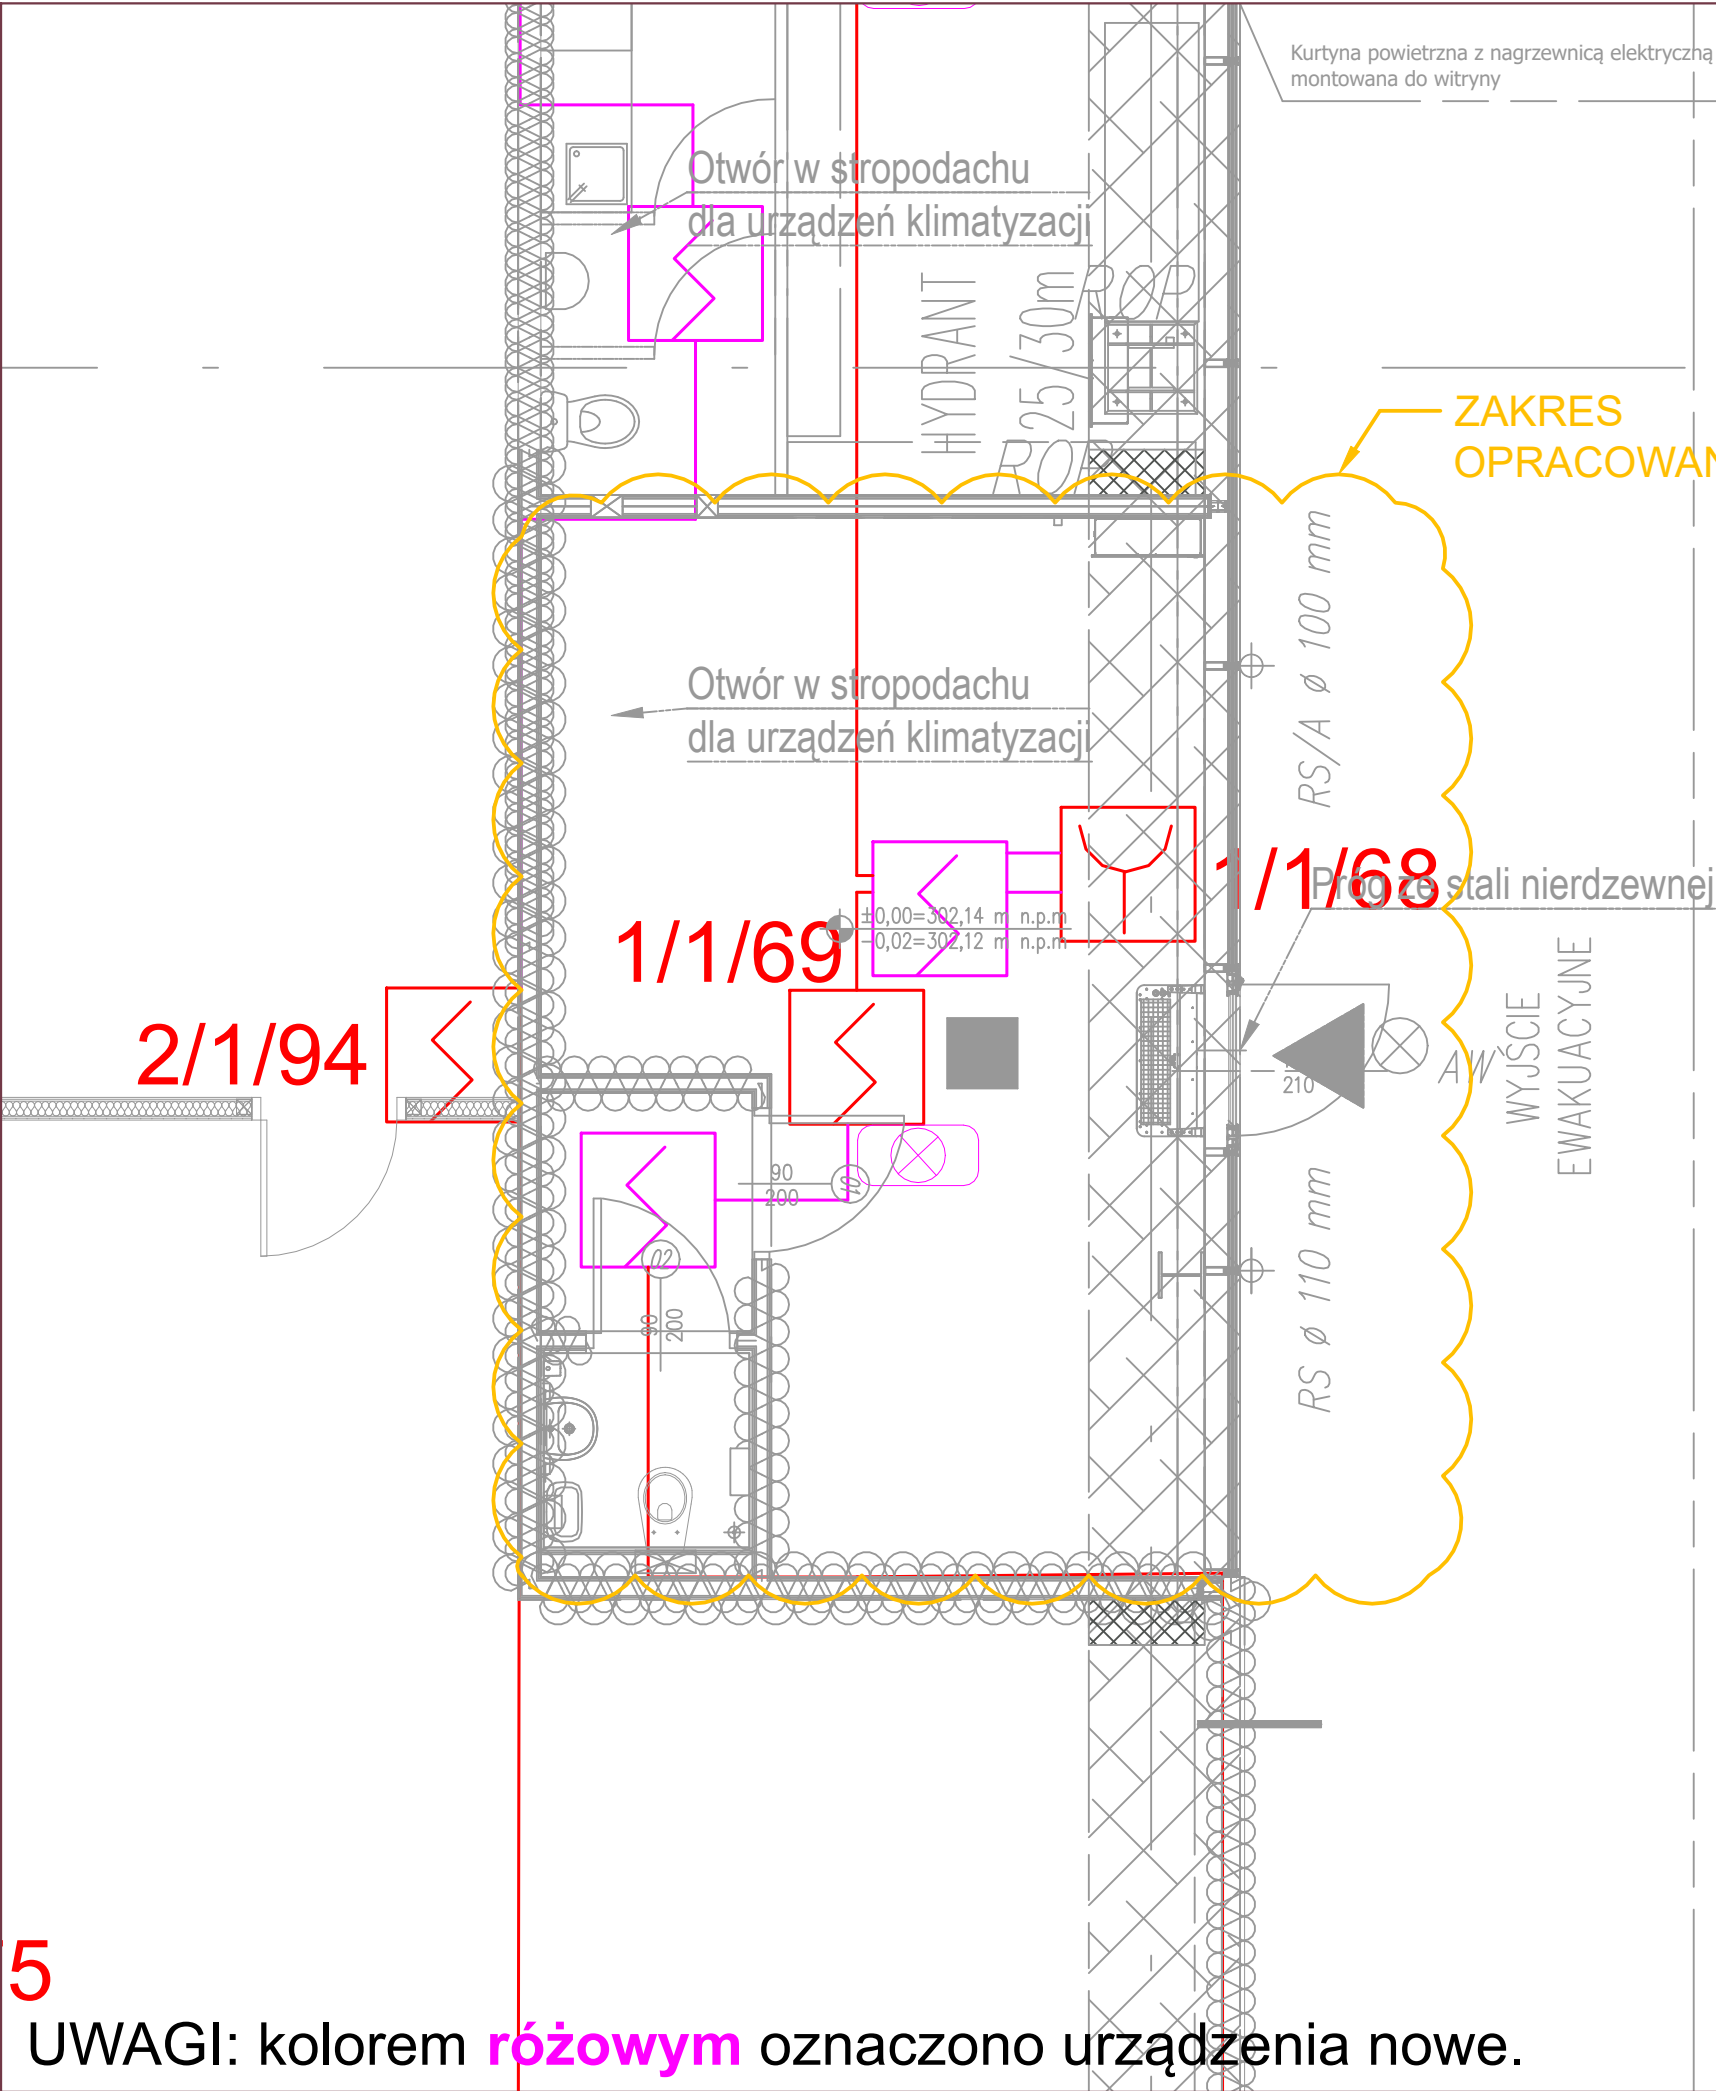

| Legenda - sygnalizacja pożaru (SAP): |                                                        |
|--------------------------------------|--------------------------------------------------------|
|                                      | Centrala sygnalizacji pożarowej                        |
|                                      | Czujka optyczna dymu                                   |
|                                      | Ręczny ostrzegacz pożarowy                             |
|                                      | Moduł sterująco-kontrolny                              |
|                                      | Wyniesiony wskaźnik zadziałania czujki                 |
|                                      | Przewód / wiązka przewodów<br>YnTKSYekw 1x2x0,8        |
|                                      | Zestaw kablowy PH90 / przewód<br>HTKSHekw PH90 1x2x0,8 |
| 1/1/1                                | Numer elementu na linii                                |
|                                      | Numer linii                                            |
|                                      | Numer centrali                                         |

Lista sterowań

|                                      |
|--------------------------------------|
| WY1 - Wyłączenie klimatyzacji        |
| WY2 - Pozwolenie na pracę wentylacji |

Kolorem zielonym zaznaczono sygnały dodatkowe, czerwonym istniejące

5 UWAGI: kolorem różowym oznaczono urządzenia nowe.

|                         |                                                                      |                         |                                                                                       |
|-------------------------|----------------------------------------------------------------------|-------------------------|---------------------------------------------------------------------------------------|
| PROJEKT:                | PRZEBUDOWA BUDYNKU HANDLOWEGO<br>BIELSKO-BIAŁA<br>UL. WARSZAWSKA 180 |                         |                                                                                       |
| INWESTOR:               | CASEOWNIA<br>ul. Traugutta 15<br>07-410 Ostrołęka                    |                         |  |
| JEDNOSTKA PROJEKTUJĄCA: | DB PROJEKT Sp. z o.o.<br>Ząbkowicka 24 / 2, 58-200 Dzierżoniów       |                         |                                                                                       |
| FAZA PROJEKTU:          | STADIUM PROJEKTU:                                                    | BRANŻA:                 | DATA:                                                                                 |
| PW                      | DOKUMENTACJA POWYKONAWCZA                                            | INSTALACJE NISKOPRĄDOWE | 08.2024                                                                               |
|                         | Imię i Nazwisko                                                      | Nr uprawnień            | Podpis                                                                                |
| OPRACOWUJĄCY:           | Robert Jopek                                                         | KNP 1/12/2008           |                                                                                       |
| OPRACOWUJĄCY:           | Łukasz Neuberg                                                       | 369/DOŚ/12              |                                                                                       |
| OPRACOWUJĄCY:           | Igor Mikołajczyk                                                     |                         |                                                                                       |
| TYTUŁ RYSUNKU:          | Instalacja SSP w lokalu                                              |                         | SKALA: 1:50                                                                           |
|                         |                                                                      |                         | NR RYS: PWR.SSPR02                                                                    |